
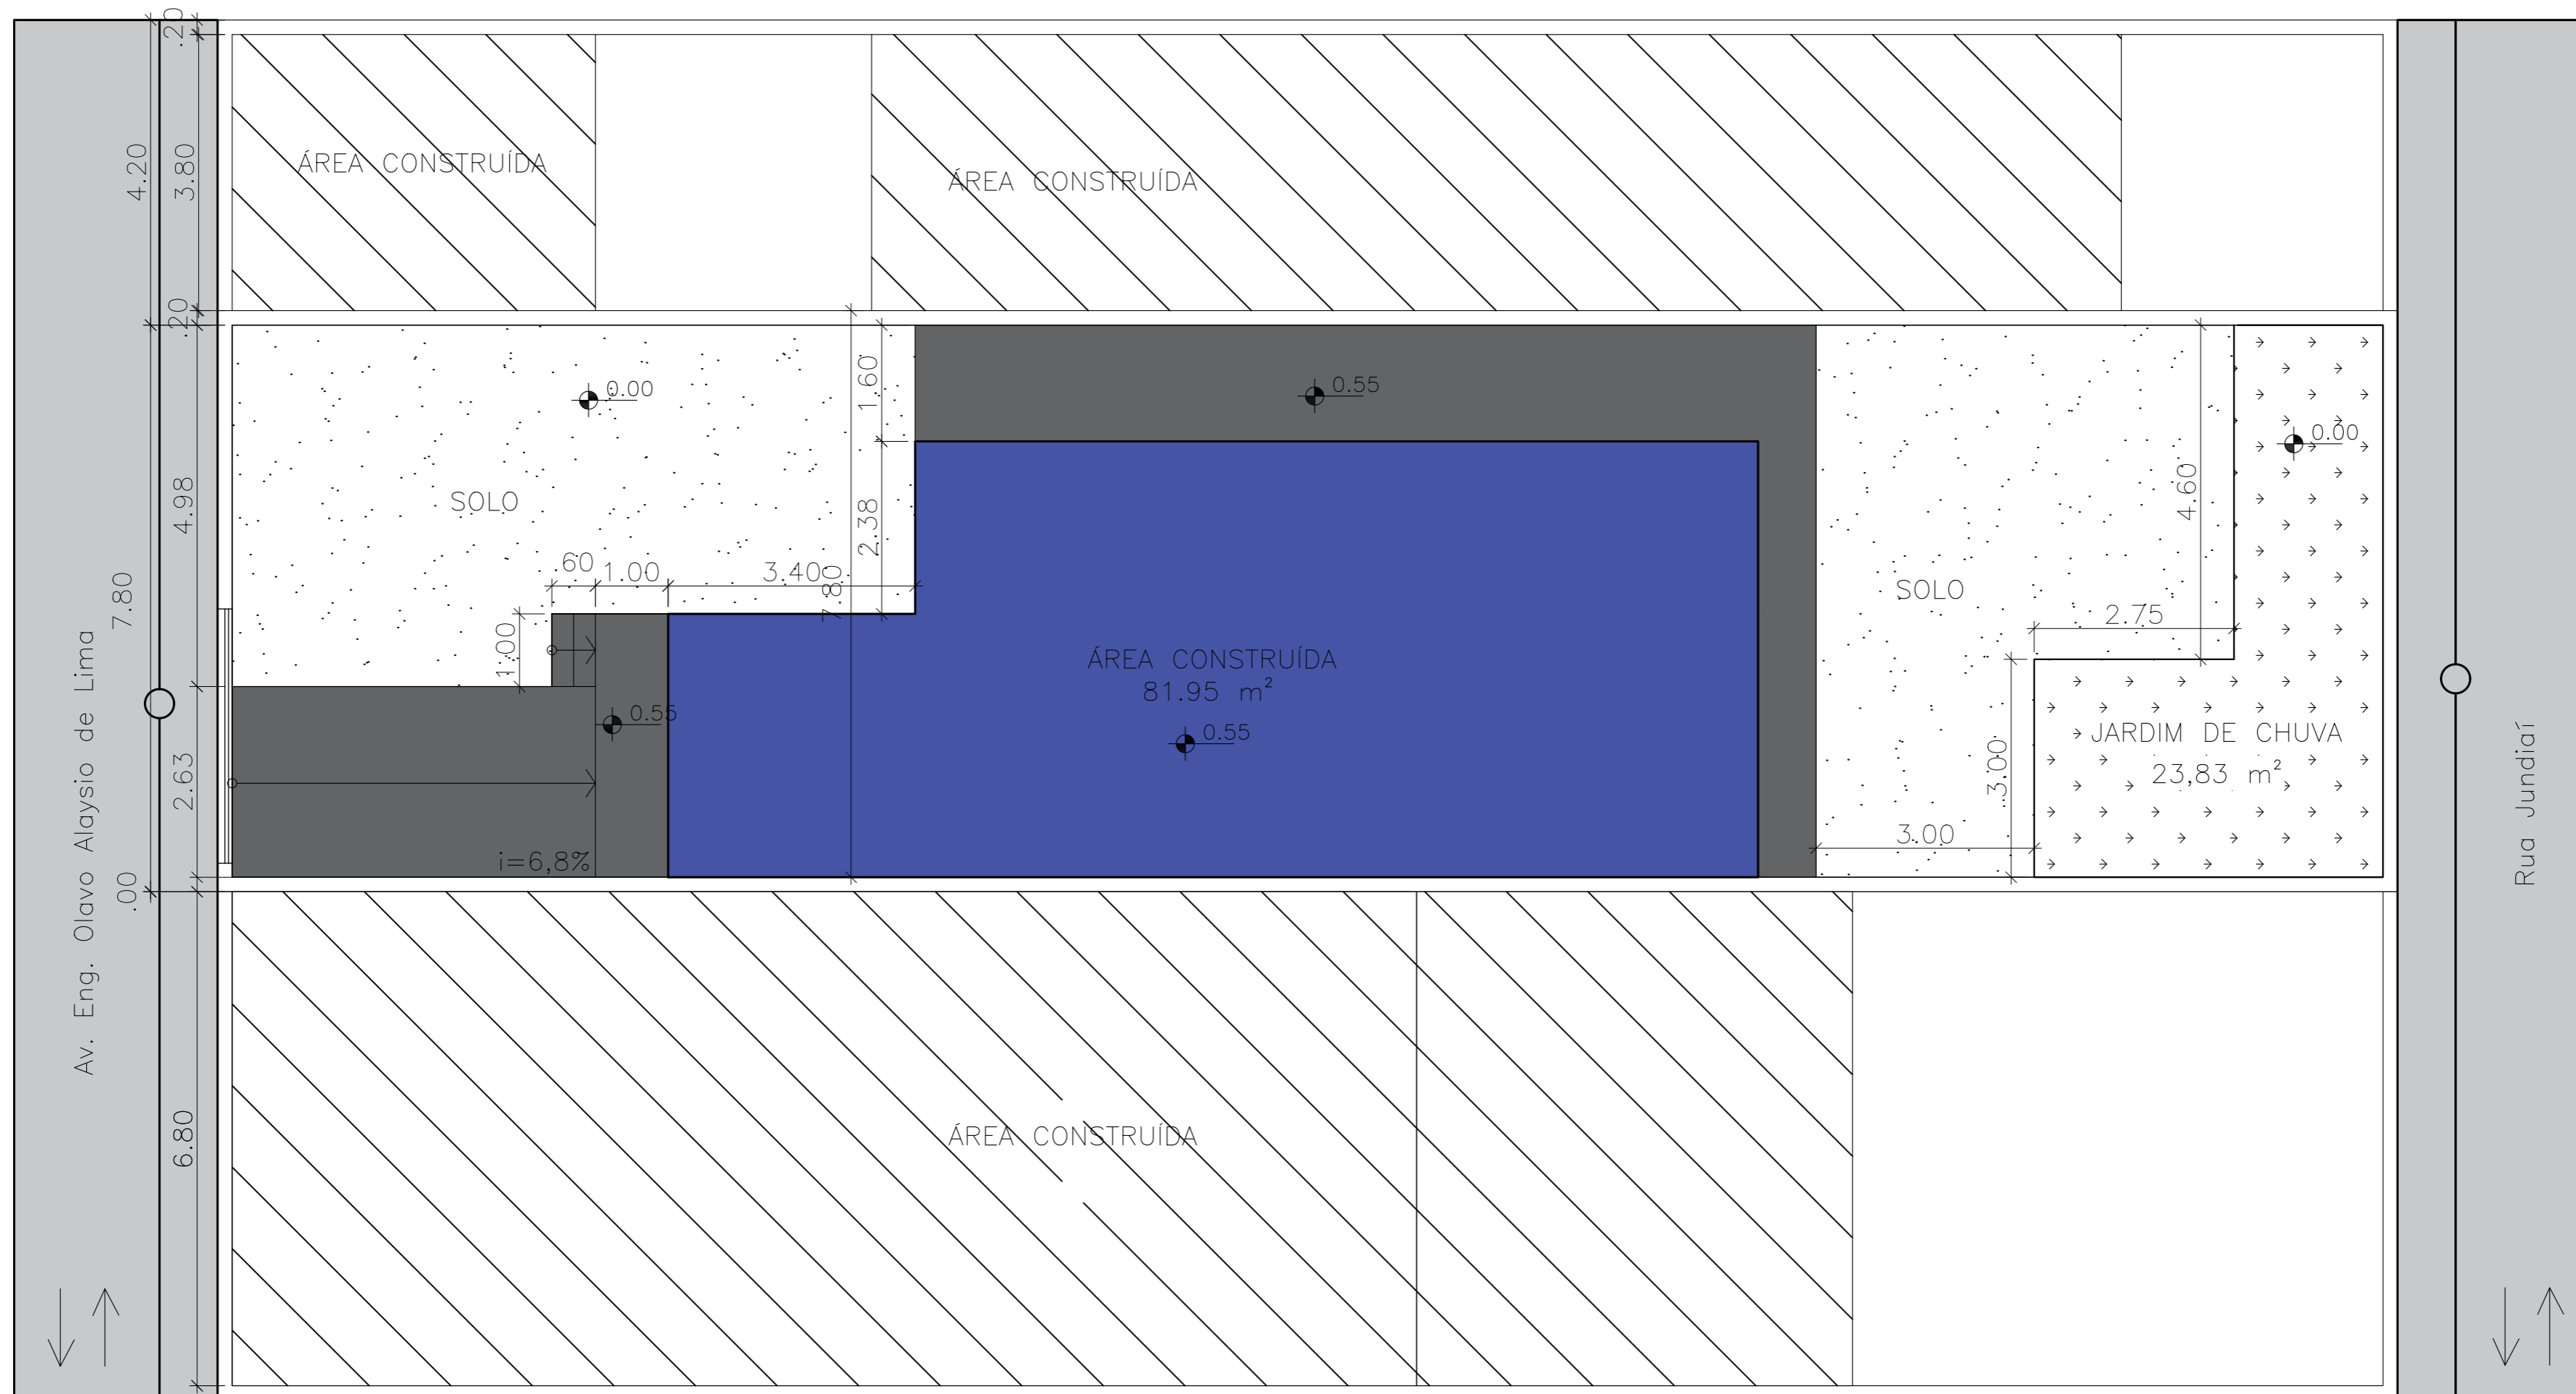


SITUAÇÃO  
 ESCALA 1:350

ETEC JM	ASSUNTO: PLANTA DE SITUAÇÃO			ESCALA: 1:350	FOLHA:  01
	ALUNO(A): GR-02 PREVENÇÃO A INUNDAÇÃO			RM: 58469 58465 58466 58448 58461	
	CURSO: EDIFICAÇÕES	SÉRIE: 3ºB	DATA: 03.12.25	PROFESSOR: ALINE E MARÍLIA	


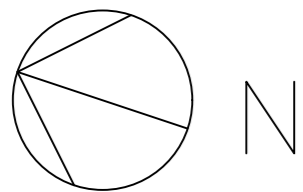


### LOCALIZAÇÃO

ESCALA 1:75

ETEC  
JM

ASSUNTO: PLANTA DE LOCALIZAÇÃO		ESCALA: 1:75	FOLHA: 01/01
ALUNO(A): GR-02 PREVENÇÃO A INUNDAÇÃO		RM: 58469 58466 58448 58461	
CURSO: EDIFICAÇÕES	SÉRIE: 3ºB	DATA: 03.12.25	

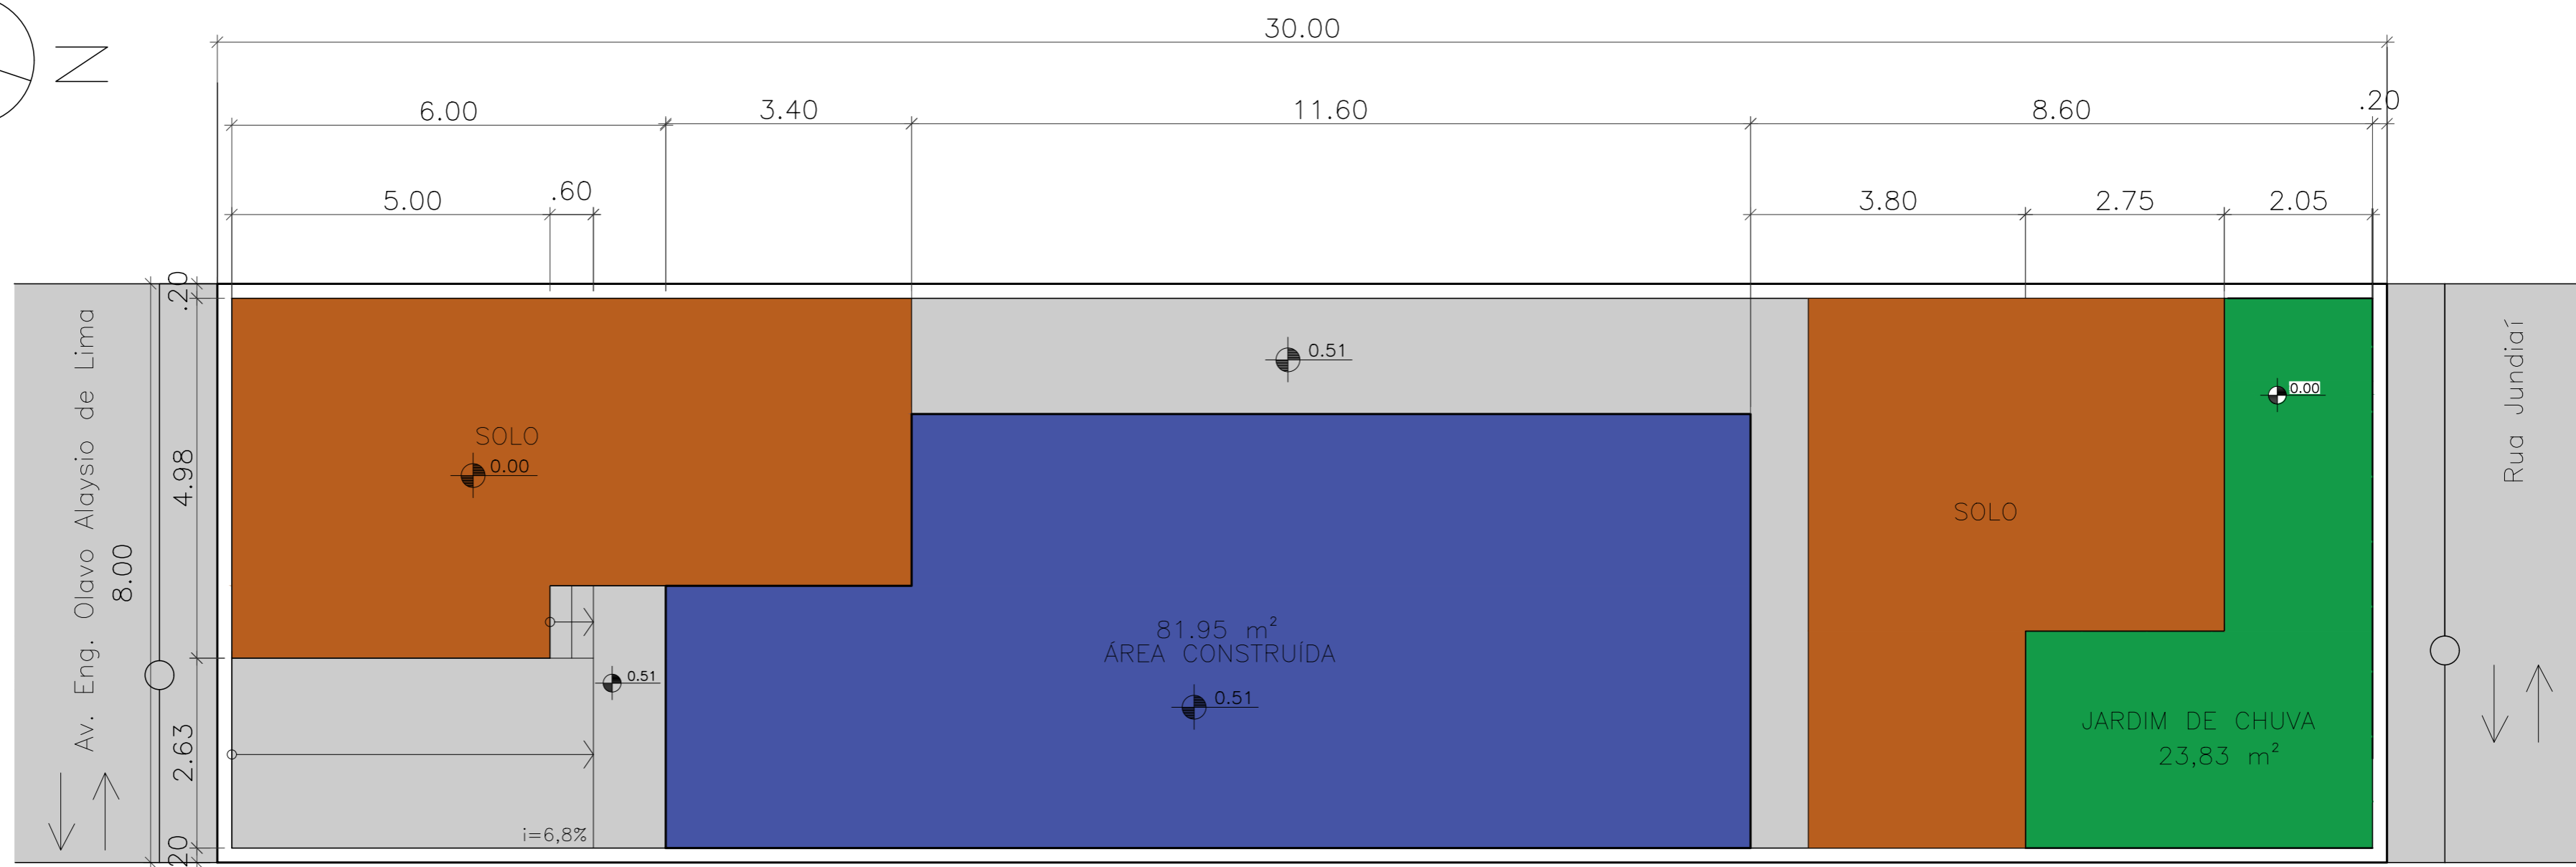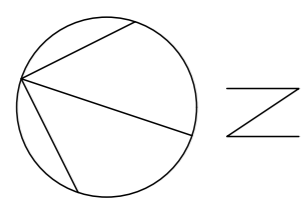


IMPLANTAÇÃO

ESCALA 1:75


ETEC  
JM

ASSUNTO: IMPLANTAÇÃO			ESCALA: 1:75	FOLHA:  01
ALUNO(A): GR-02 PREVENÇÃO A INUNDAÇÃO			RM: 58469 58465 58466 58448 58461	
CURSO: EDIFICAÇÕES	SÉRIE: 3ºB	DATA: 03.12.25	PROFESSOR: ALINE E MARÍLIA	

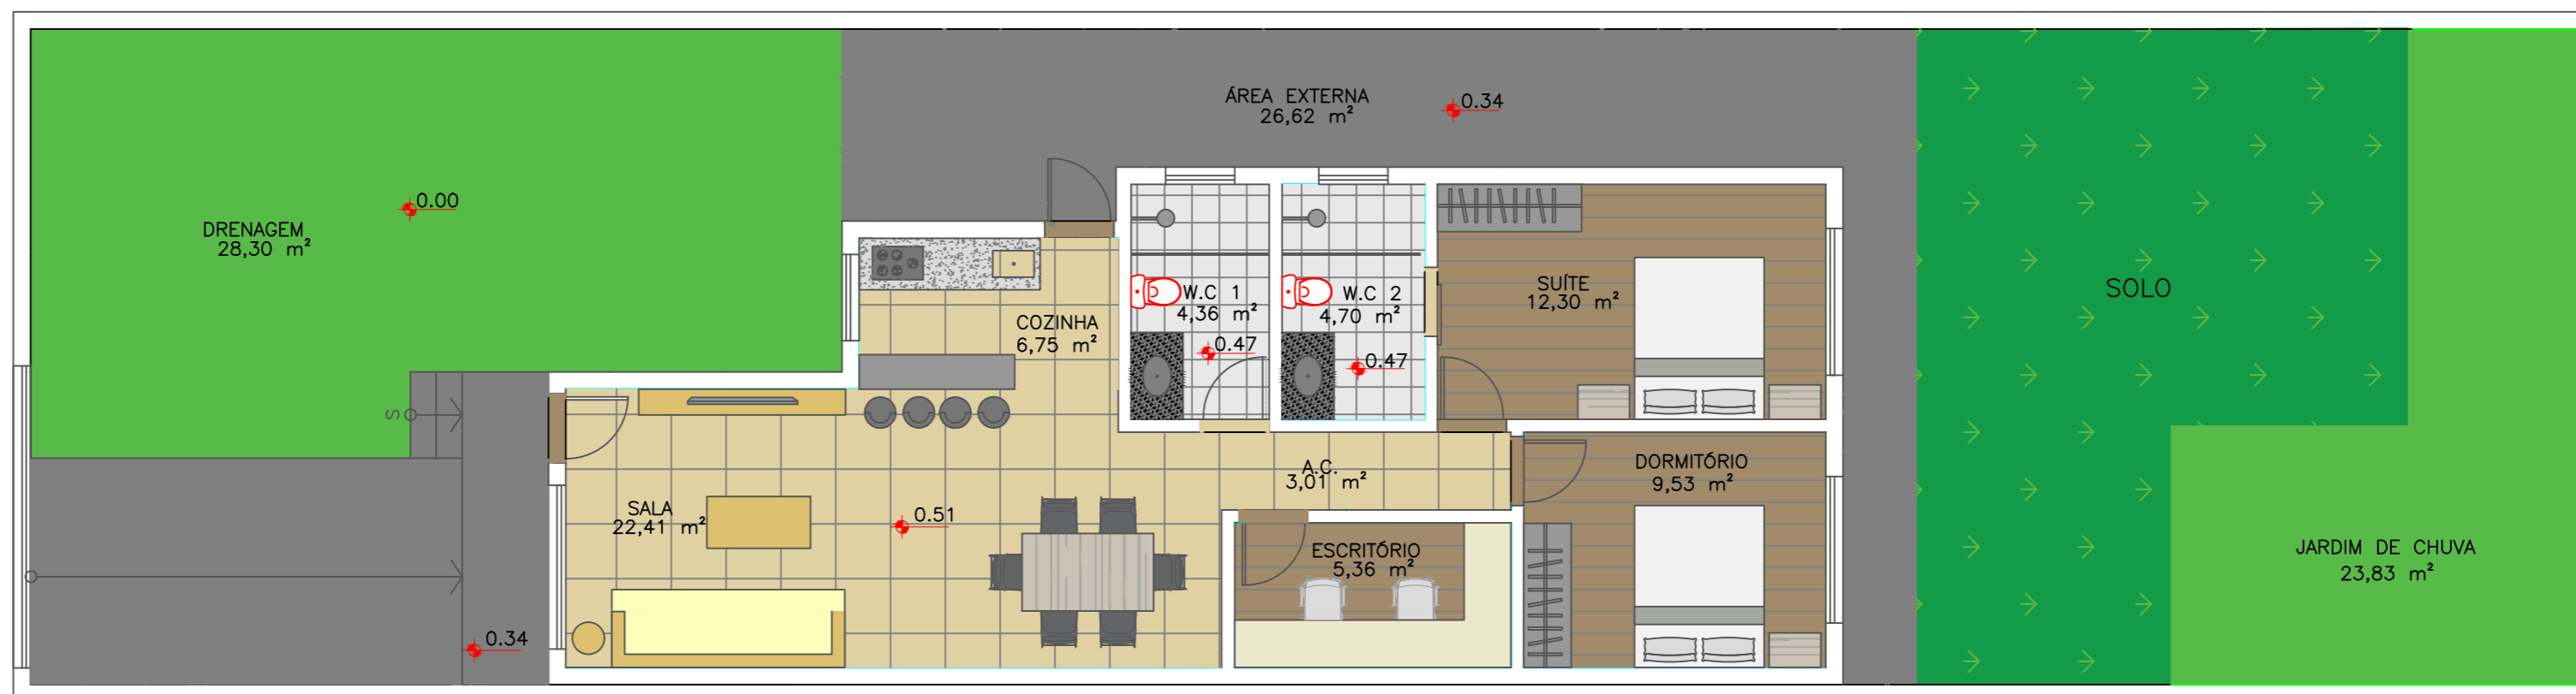

PLANTA HUMANIZADA

ESCALA 1:75

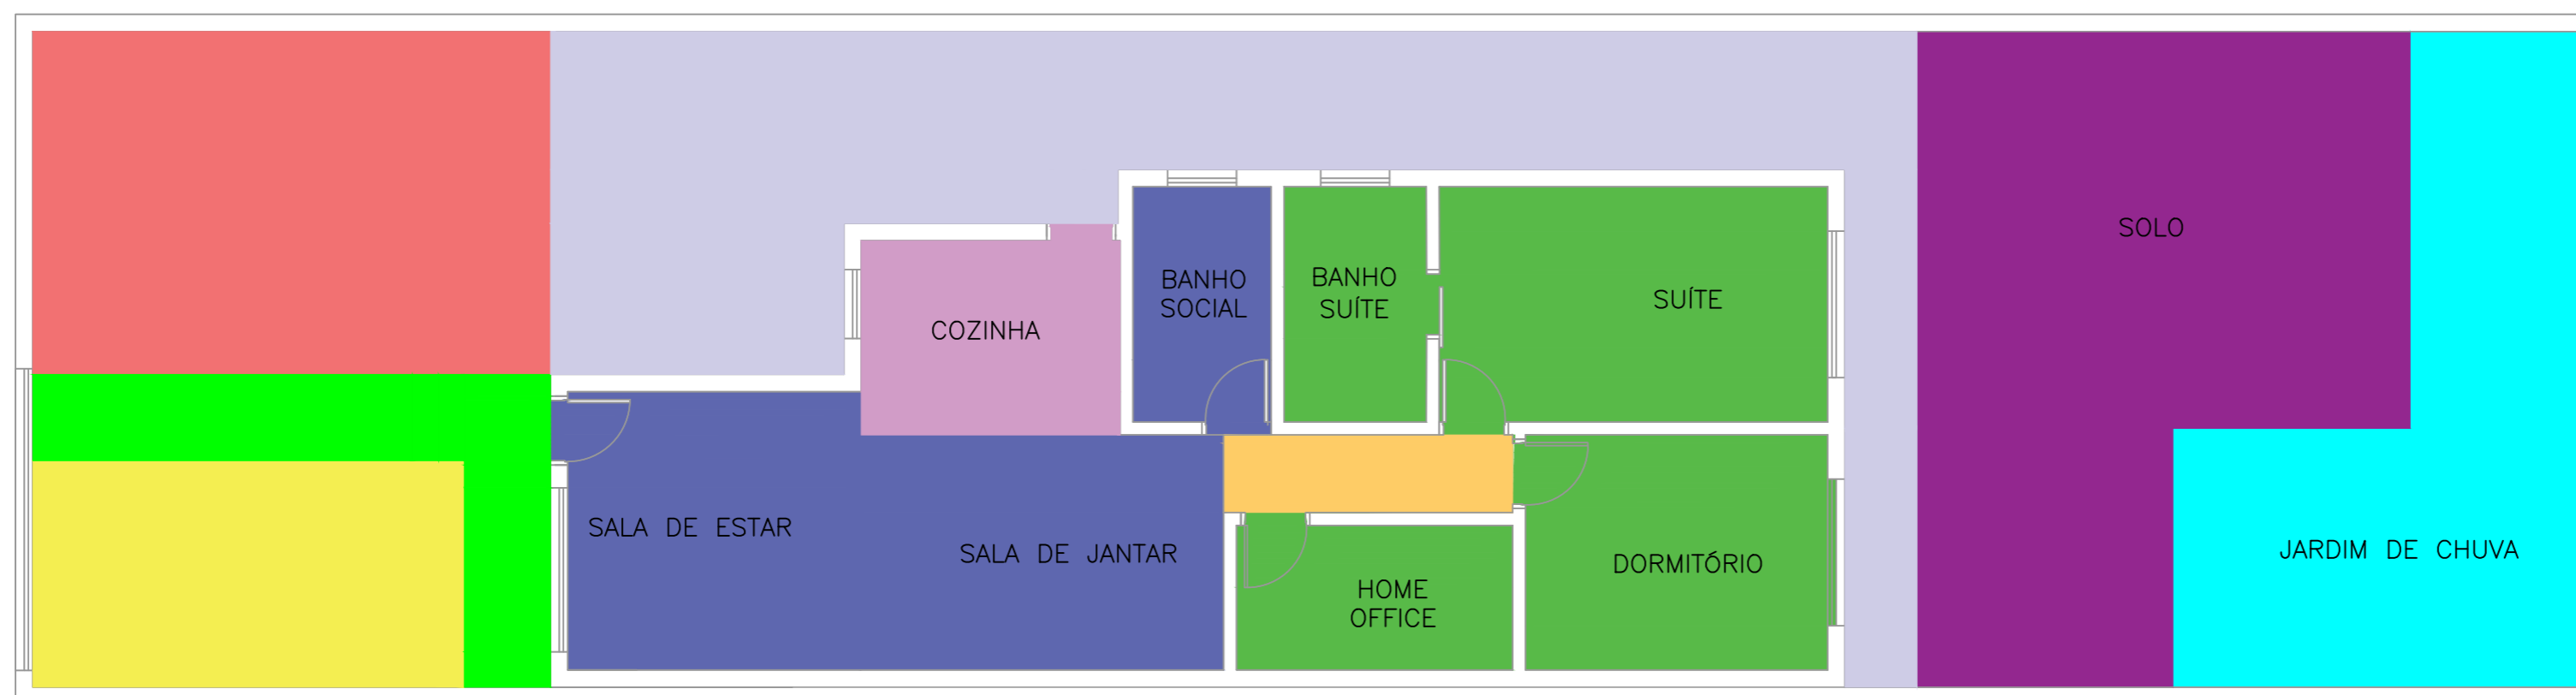


PLANTA DE SETORIZAÇÃO

ESCALA 1:75

LEGENDA	
	GARAGEM
	ÁREA DE DRENAGEM
	CIRCULAÇÃO EXTERNA
	JARDIM DE CHUVA
	ACESSO PEDESTRE
	COZINHA
	ÁREA SOCIAL
	ÁREA ÍNTIMA
	CIRCULAÇÃO INTERNA
	SOLO

ETEC  
JM

ASSUNTO: PLANTA HUMANIZADA E SETORIZAÇÃO		ESCALA: 1:75	FOLHA:
ALUNO(A): GR-02 PREVENÇÃO A INUNDAÇÃO		RM: 58465 58466 58448 58461	01
CURSO: EDIFICAÇÕES	SÉRIE: 3ºB	DATA: 03.12.25	

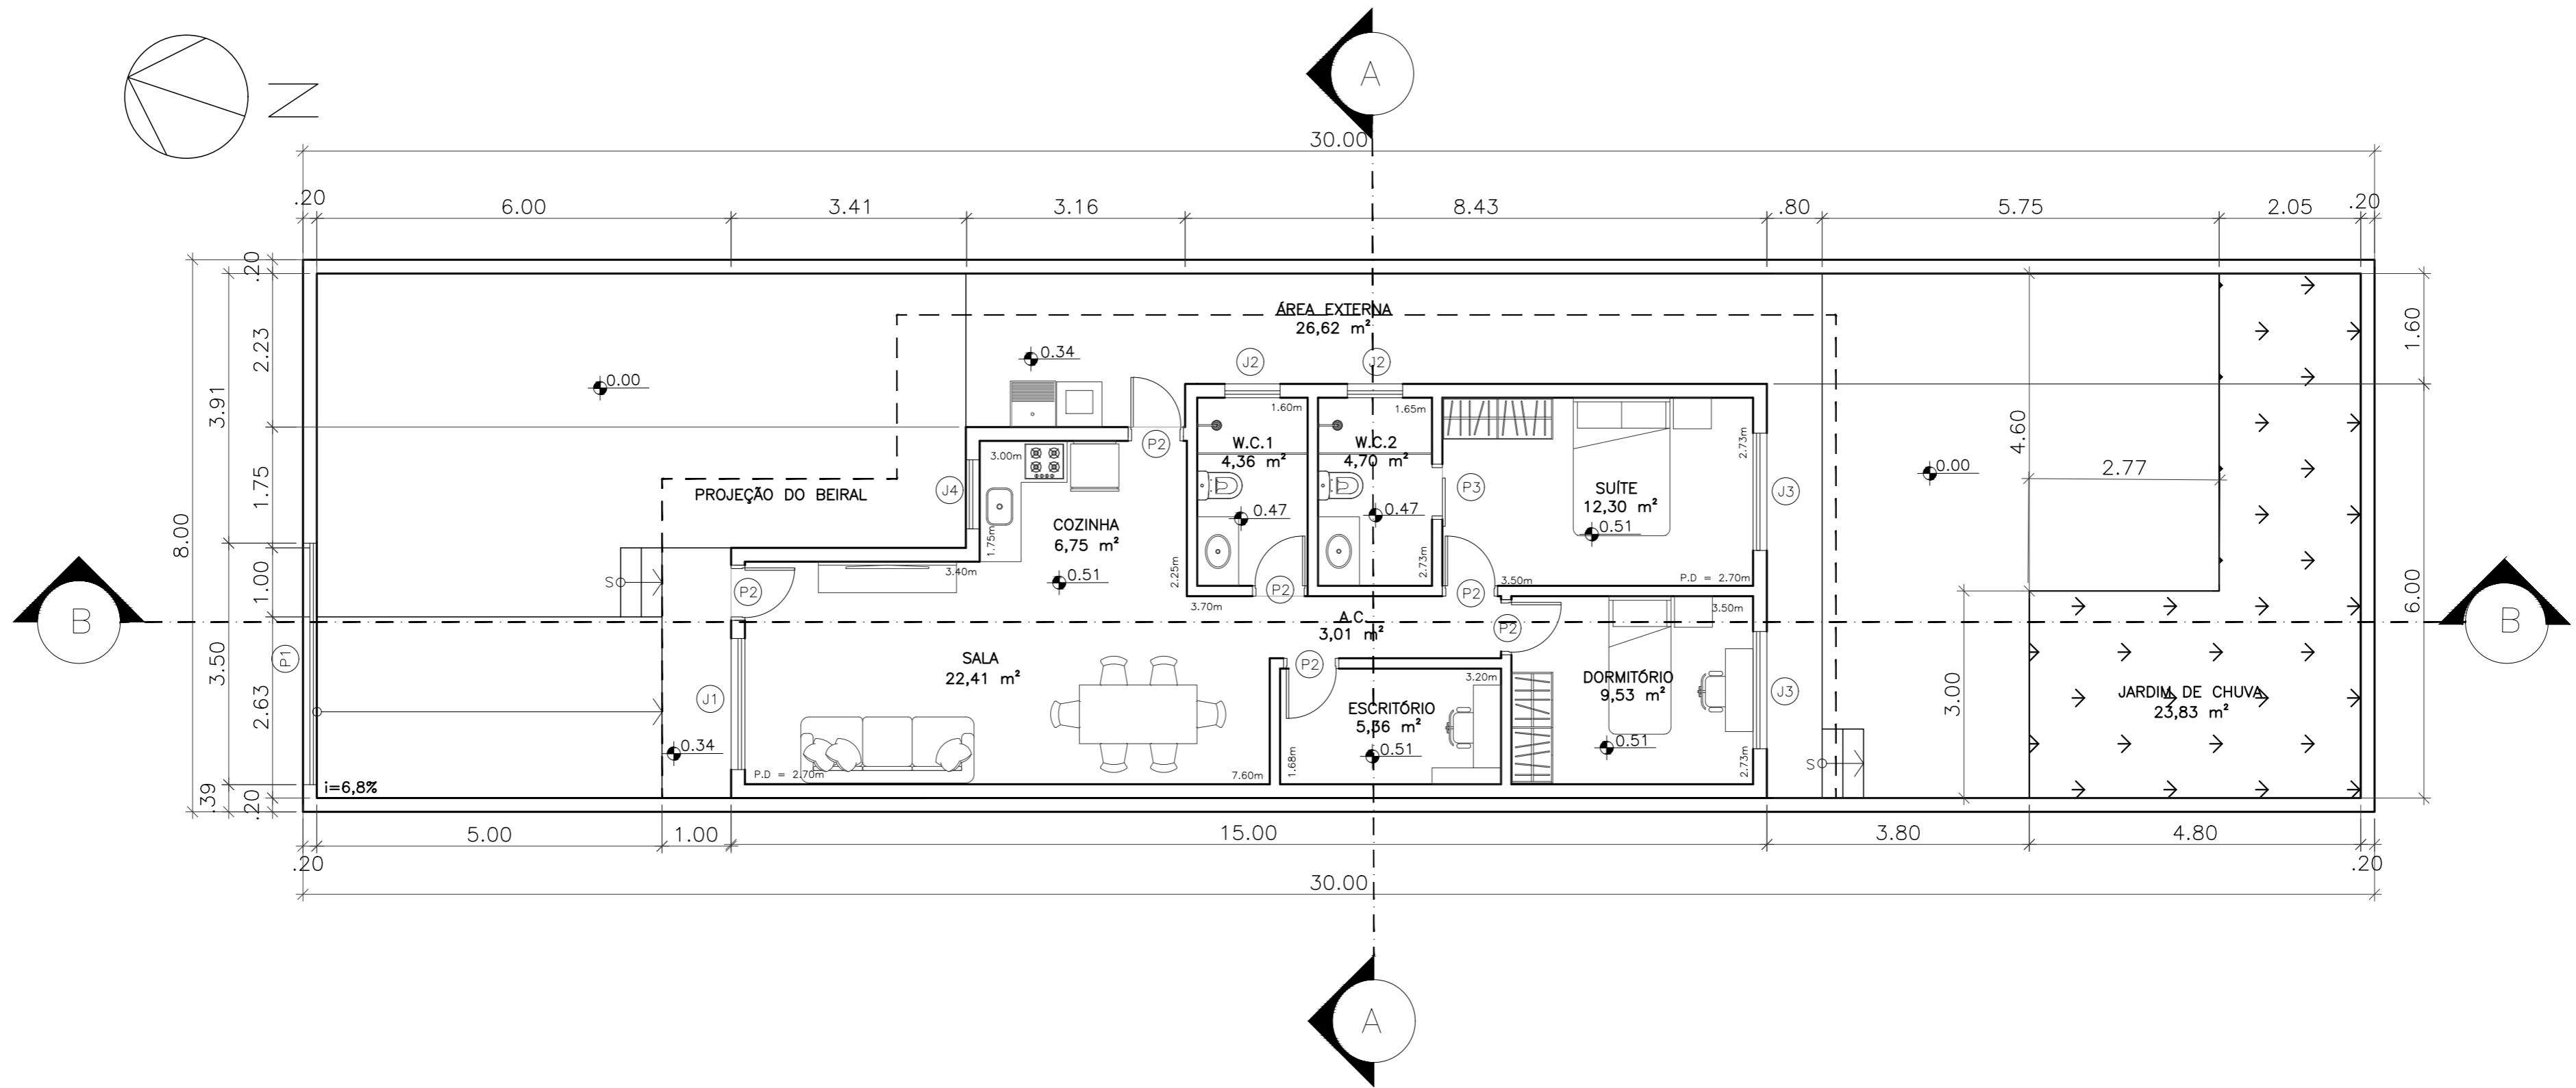


PLANTA BAIXA  
ESCALA 1:75


QUADRO DE ESQUADRIAS			
PORTAS			
COD.	ALTURA	LARGURA	PEITORIL
P1	2.20 m	3.00 m	—
P2	2.10 m	0.70 m	—
P3	2.10 m	0.70 m	—
JANELAS			
COD.	ALTURA	LARGURA	PEITORIL
J1	1.60 m	1.90 m	1.20 m
J2	0.70 m	0.80 m	1.60 m
J3	1.20 m	1.70 m	1.20 m
J4	0.70 m	1.00 m	1.60 m

QUADRO DE ILUMINAÇÃO E VENTILAÇÃO			
CÔMODO	A.P.	A.I.	A.V.
SALA	22,41	2,80	0,35
COZINHA	6,75	0,84	0,10
ESCRITÓRIO	5,36	0,67	0,08
DORMITÓRIO	9,53	0,54	0,07
SUÍTE	12,30	0,59	0,07
W.C 1	4,36	1,19	0,15
W.C 2	4,70	1,54	0,19


ETEC JM	ASSUNTO: PROJETO RESIDENCIAL			ESCALA: 1:75	FOLHA: 01/03
	ALUNO(A): GR-02 PREVENÇÃO A INUNDAÇÃO			RM: 58465 58466 58448 58461	
	CURSO: EDIFICAÇÕES	SÉRIE: 3ºB	DATA: 03.12.25	PROFESSOR: ALINE E MARÍLIA	

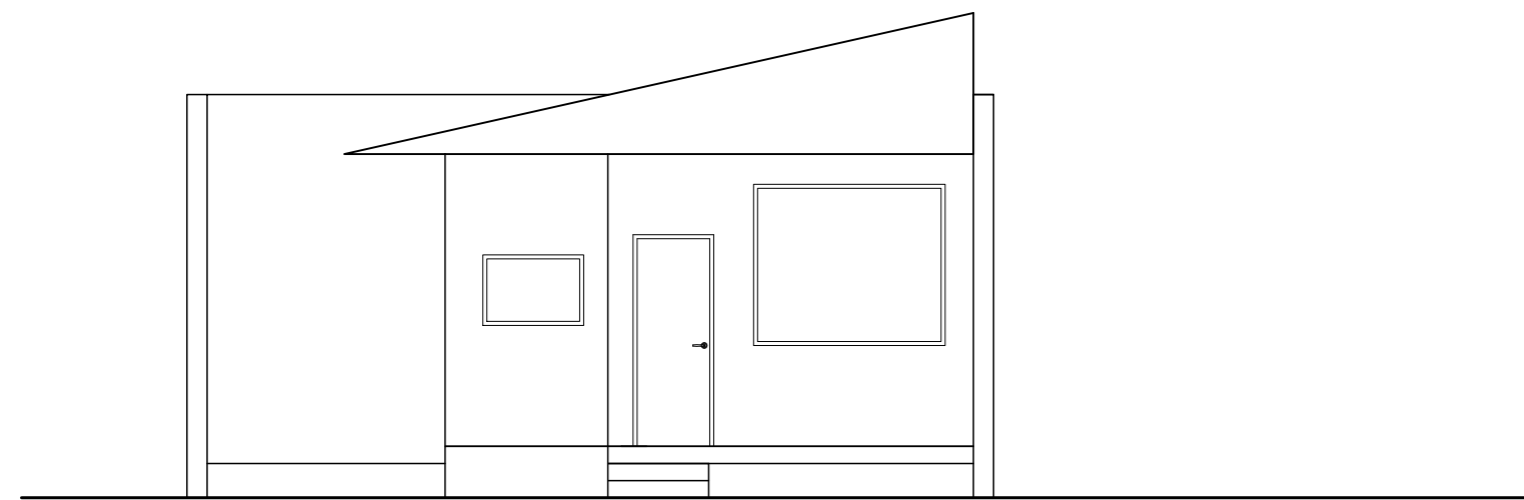

VISTA FRONTAL  
 ESCALA 1:75

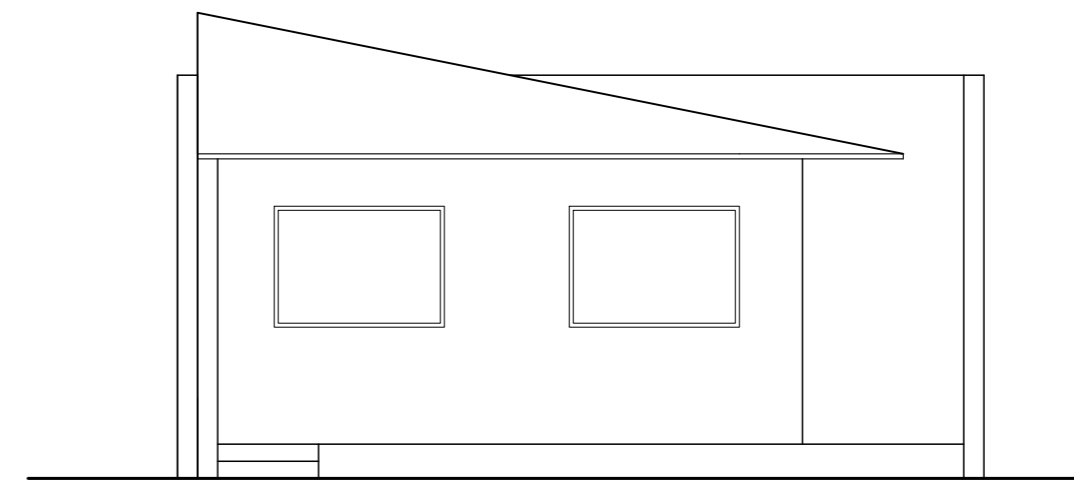


VISTA TRASEIRA  
 ESCALA 1:75

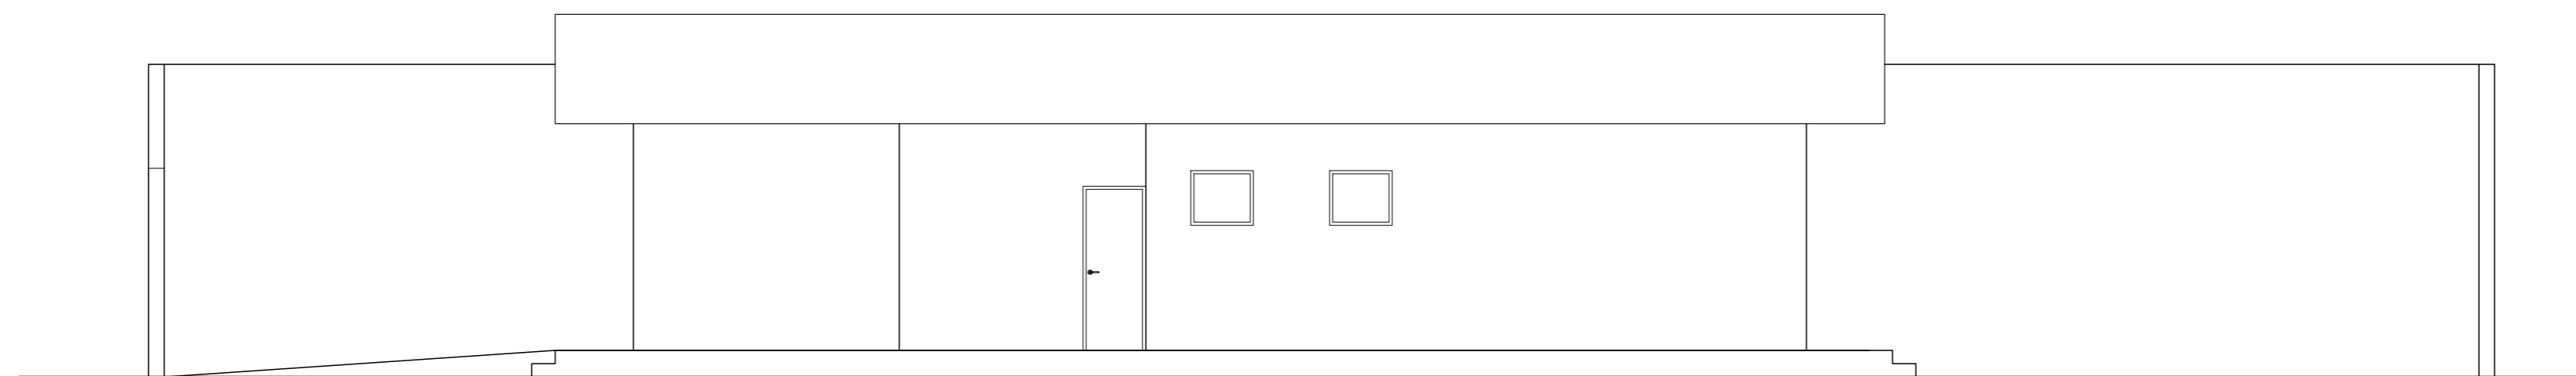


VISTA LATERAL DIREITA  
 ESCALA 1:75

ETEC JM	ASSUNTO: PROJETO RESIDENCIAL			ESCALA: 1:75	FOLHA:  02/03
	ALUNO(A): GR-02 PREVENÇÃO A INUNDAÇÃO			RM: 58469 58465 58466 58448 58461	
	CURSO: EDIFICAÇÕES	SÉRIE: 3ºB	DATA: 03.12.25	PROFESSOR: ALINE E MARÍLIA	

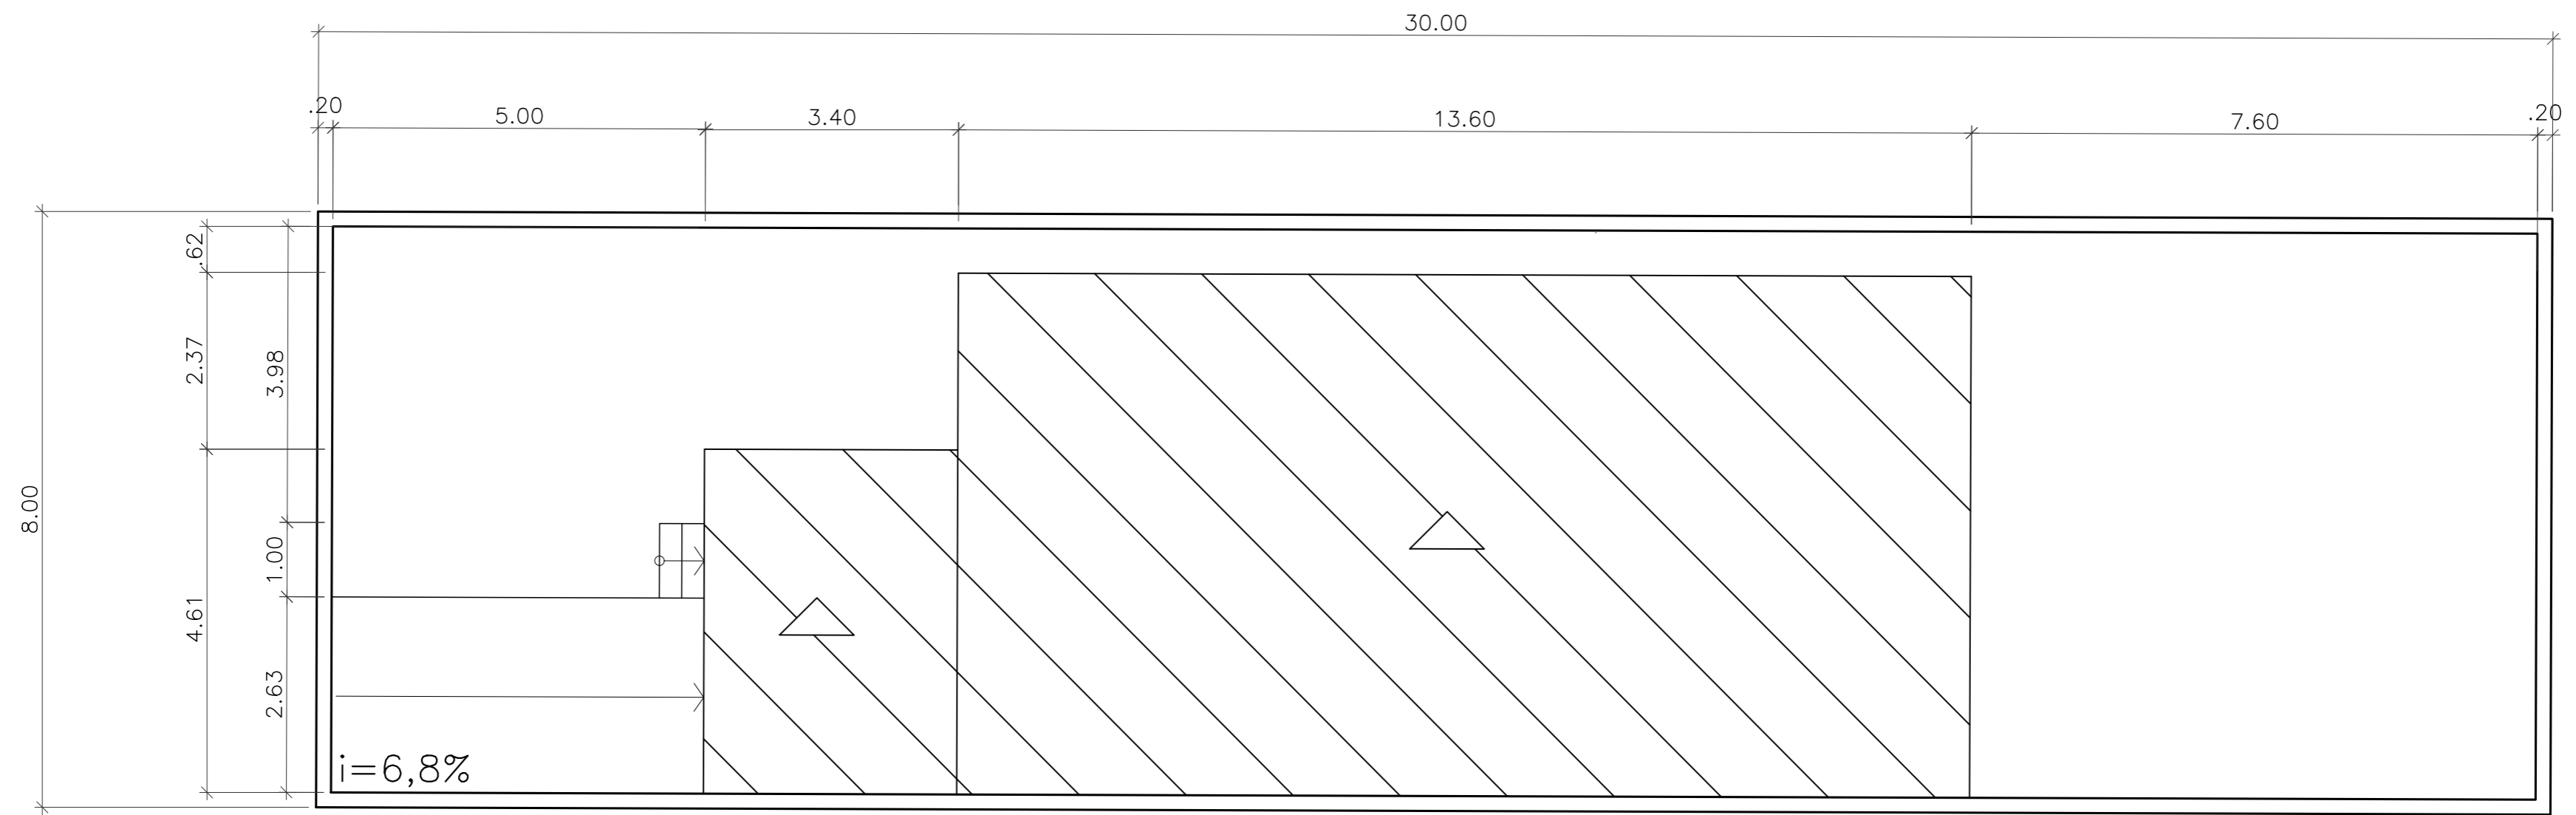


TELHADO  
 ESCALA 1:75

ETEC JM	ASSUNTO: PROJETO DA COBERTURA			ESCALA: 1:75	FOLHA:  01
	ALUNO(A): GR-02 PREVENÇÃO A INUNDAÇÃO			RM: 58469 58465 58466 58448 58461	
	CURSO: EDIFICAÇÕES	SÉRIE: 3ºB	DATA: 03.12.25	PROFESSOR: ALINE E MARÍLIA	

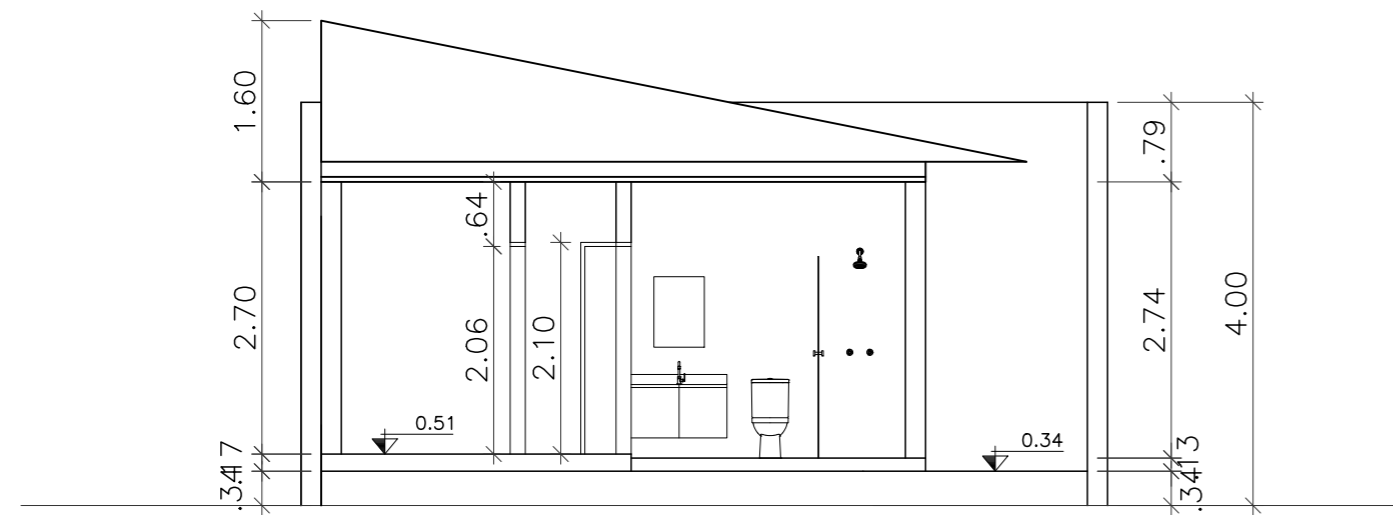


CORTE AA  
 ESCALA 1:75

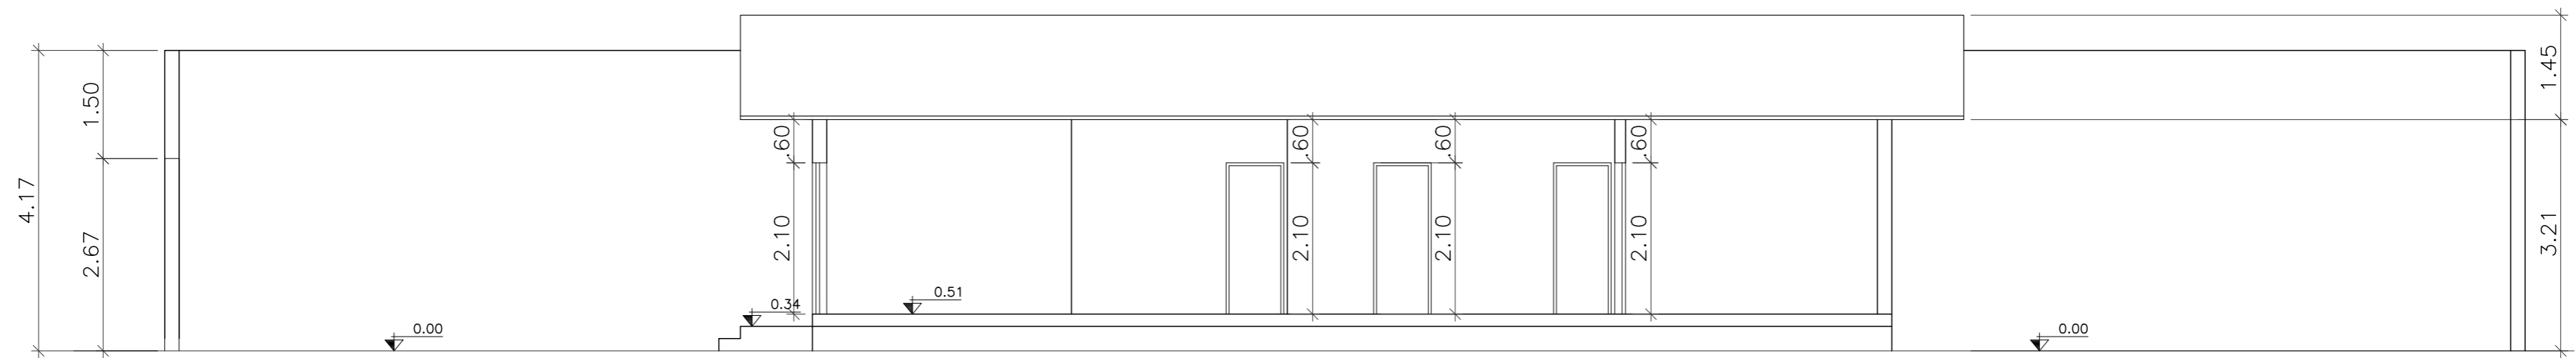

CORTE BB  
 ESCALA 1:75


ETEC  
 JM

ASSUNTO: PROJETO RESIDENCIAL		ESCALA: 1:75	FOLHA:
ALUNO(A): GR-02 PREVENÇÃO A INUNDAÇÃO		RM: 58465 58466 58448 58461	03/03
CURSO: EDIFICAÇÕES	SÉRIE: 3ºB	DATA: 03.12.25	

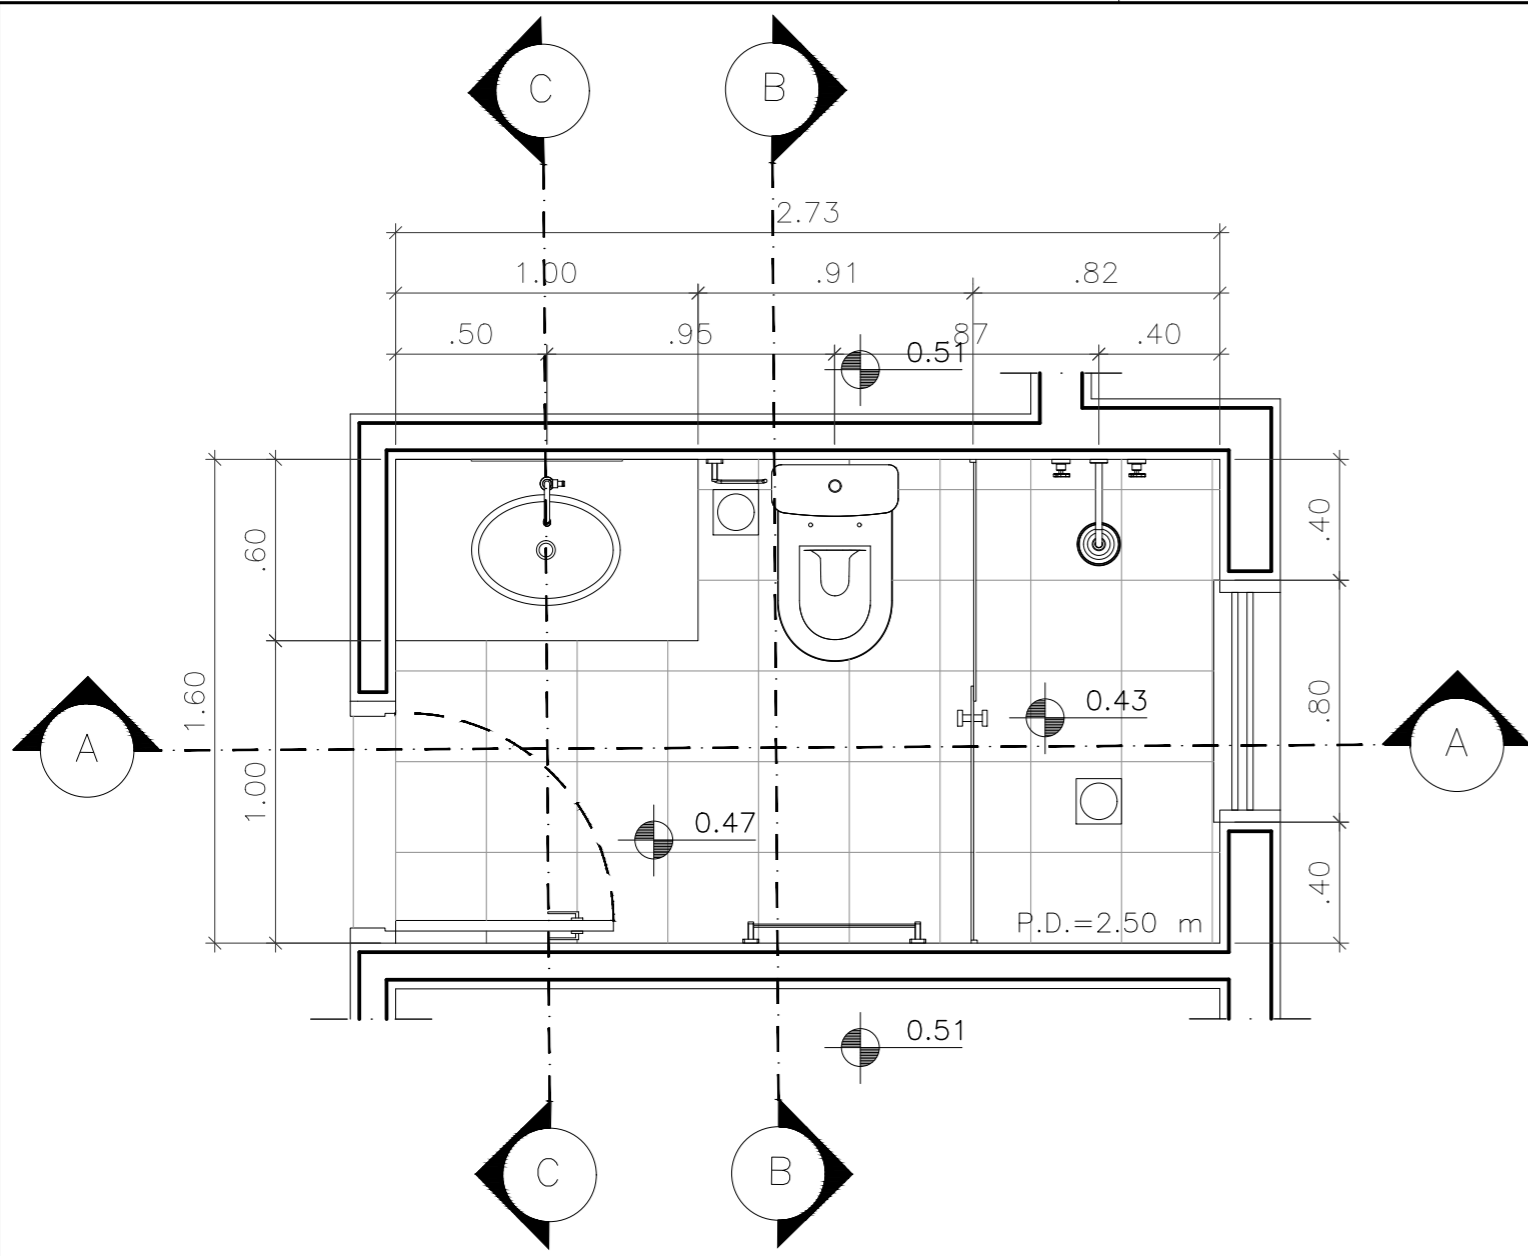


PLANTA DO W.C. 1

ESCALA 1:25

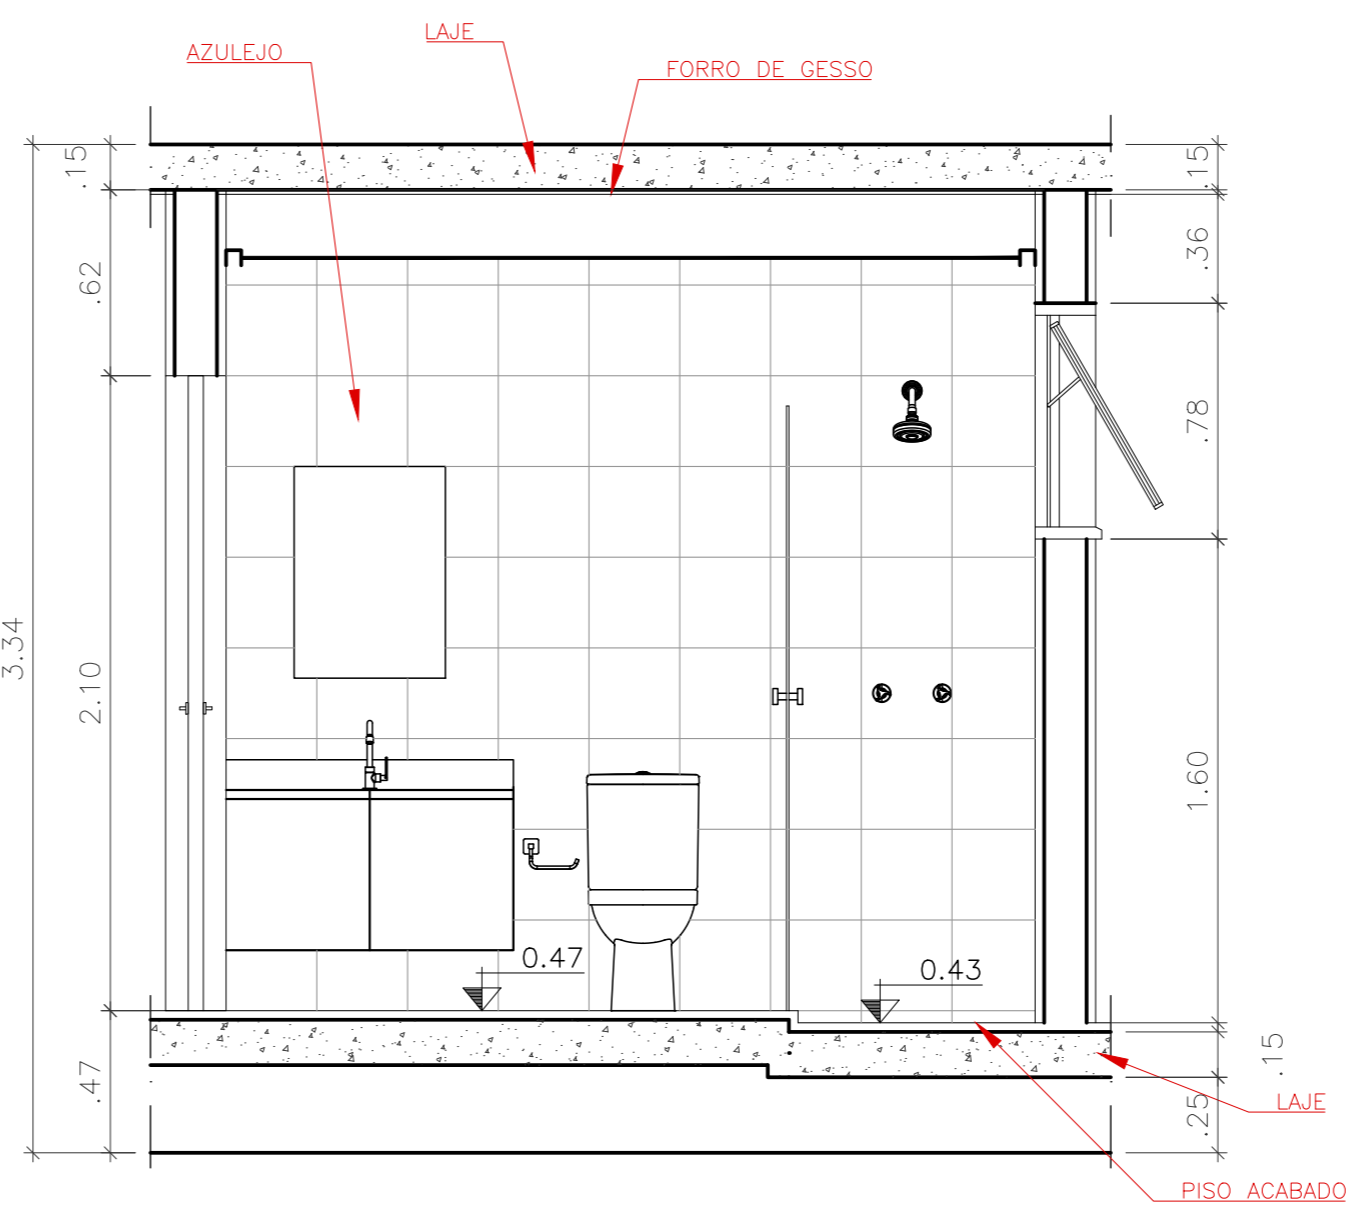


CORTE A:A

ESCALA 1:25

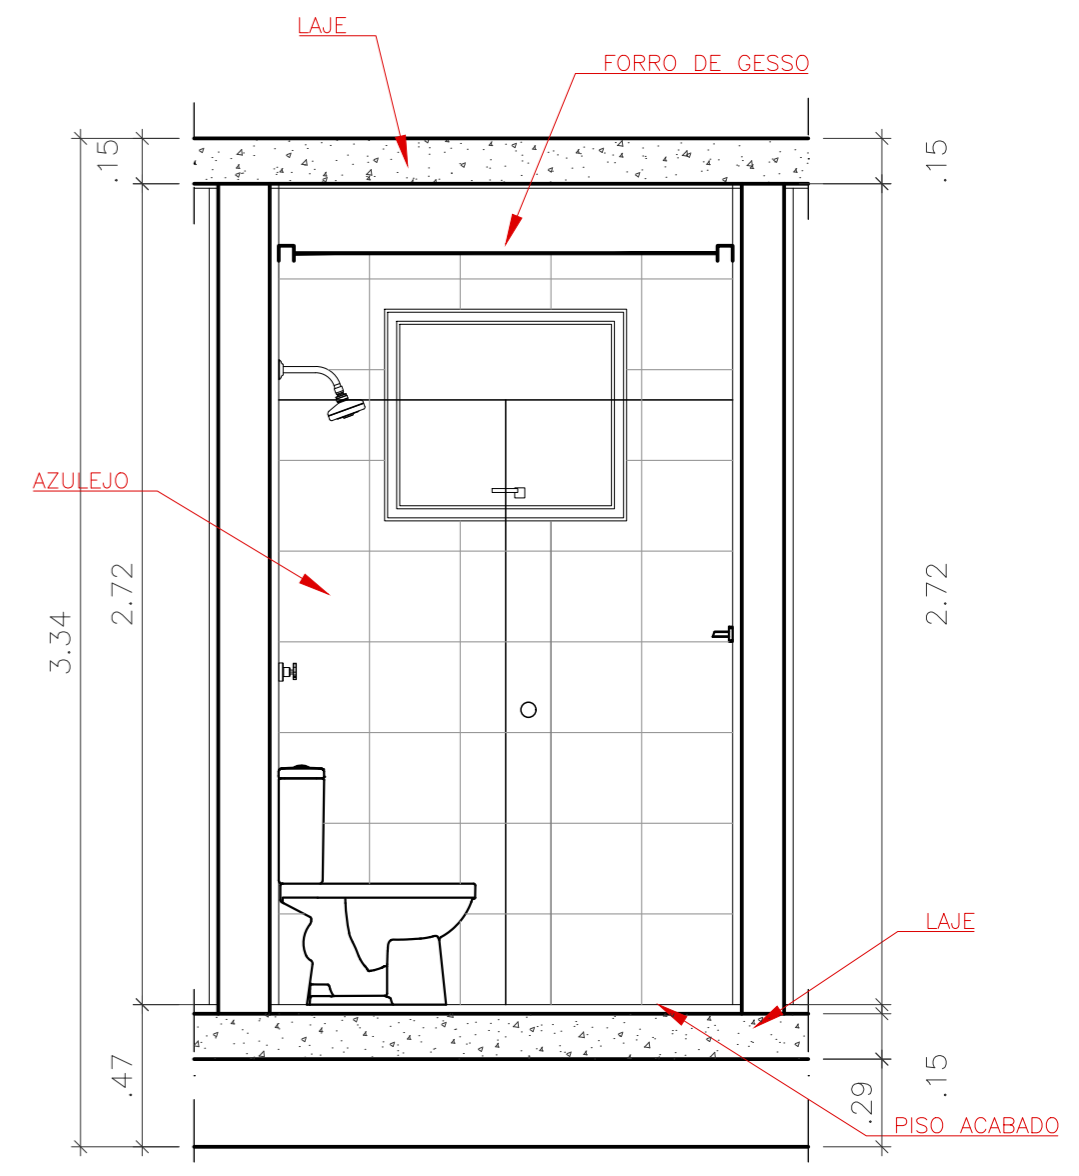


CORTE B:B

ESCALA 1:25

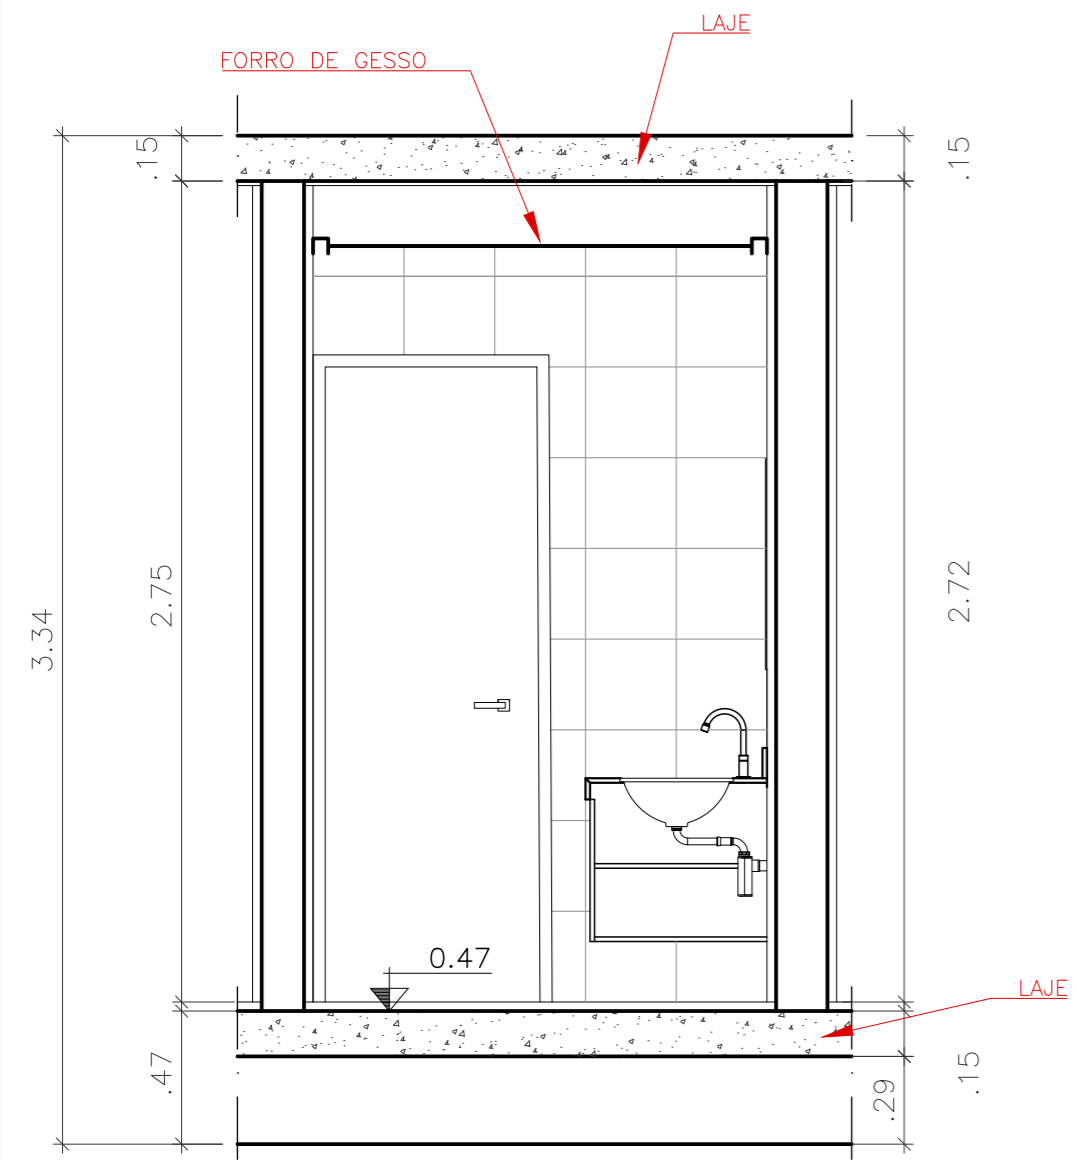

CORTE C:C


ESCALA 1:25

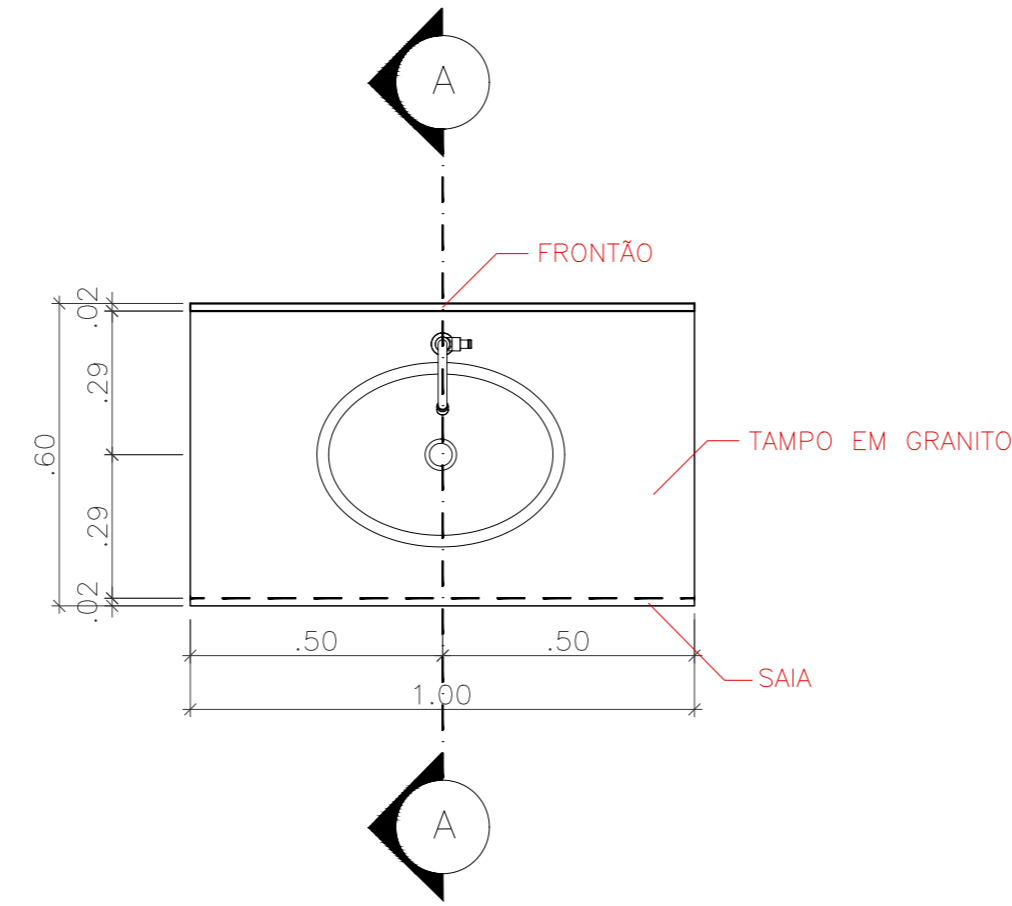

BANCADA W.C.1

VISTA SUPERIOR


ESC: 1/20

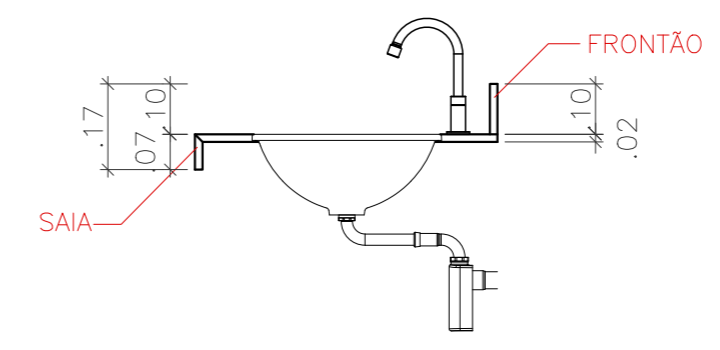

BANCADA W.C.1

CORTE A:A

ESC: 1/20

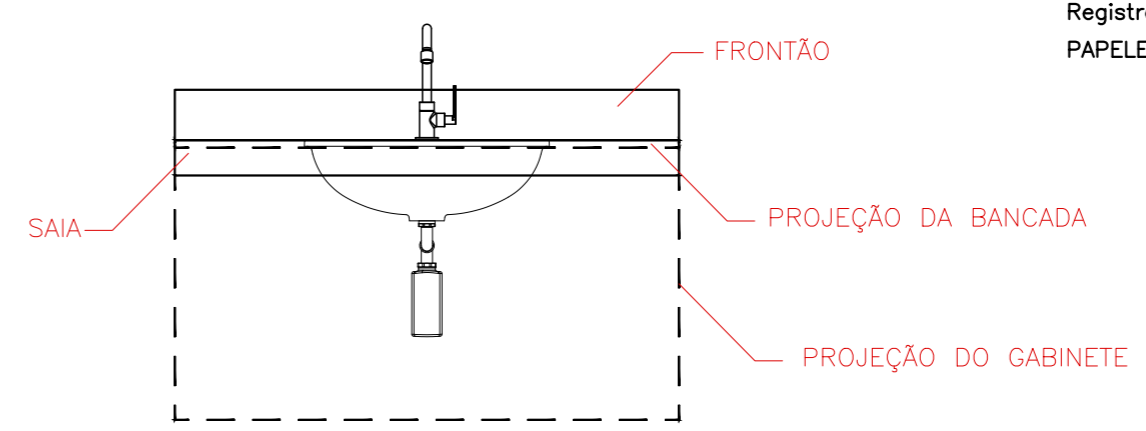

BANCADA W.C.1

VISTA FRONTAL

ESC: 1/20


ESPECIFICAÇÕES

- BANCADA: Mármore Travertino
- LOUÇA: Cuba de Embutir Oval DECA L37.17
- MISTURADOR: Misturador para Banheira ou Chuveiro Roscavel 3/4" DOCOL
- CHUVEIRO: Ducha de Parede Redonda 1 Jato Acqua Plus Cromada DECA
- TORNEIRA: Torneira de Bica Alta para Lavatório Cromado DECA
- ACABAMENTO DE REGISTRO: Acabamento de Registro DOCOL
- PAPELEIRA: Papeleira TRIP DOCOL

OBSERVAÇÕES:

- BANCADA DE MÁRMORE APOIADA EM GABINETE DE MARCENARIA (VIDE PROJETO ESPECÍFICO)
- TOMAR MEDIDAS IN LOCO ANTES DA EXECUÇÃO DA BANCADA
- \* COTAS ANOTADAS DEVEM PREVALECER SOBRE AS COTAS LEVANTADAS COM ESCALIMETRO


<p>ETEC JM</p>	ASSUNTO: IMPLANTAÇÃO			ESCALA: 1:75	<p>FOLHA: 01</p>
	ALUNO(A): GR-02 PREVENÇÃO A INUNDAÇÃO			RM: 58469 58465 58466 58448 58461	
CURSO: EDIFICAÇÕES		SÉRIE: 3ºB	DATA: 03.12.25	PROFESSOR: ALINE E MARÍLIA	

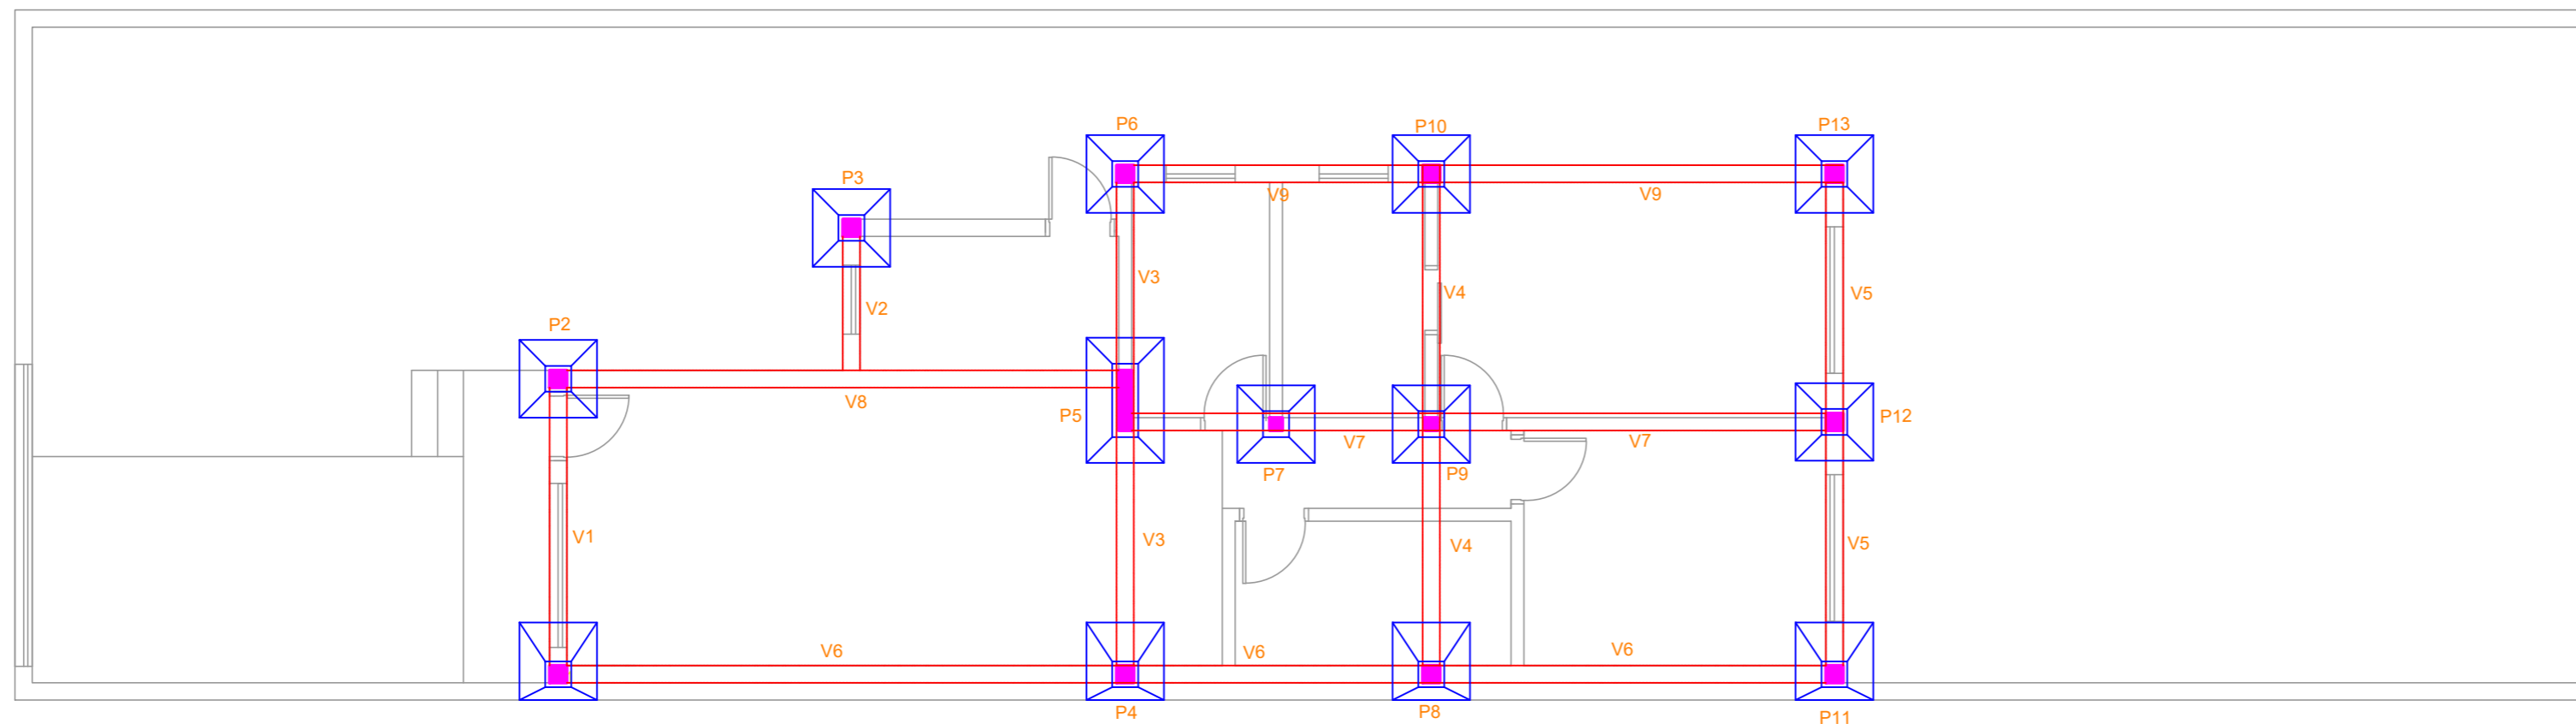

PLANTA ESTRUTURAL  
ESCALA 1:75

DET. VIGAS		
VIGA	L X h	COMP.
V1	20X30cm	3,62m
V2	20X30cm	1,75m
V3	20X30cm	6,00m
V4	20X30cm	6,00m
V5	20X30cm	6,00m
V6	20X30cm	15,00m
V7	20X30cm	8,40m
V8	20X30cm	6,75m
V9	20X30cm	8,42m

DET. PILARES	
P1/2/3/4 6/8/10/11 12/13	20X20 cm
P7/9	15X15 cm
P5	15X70 cm


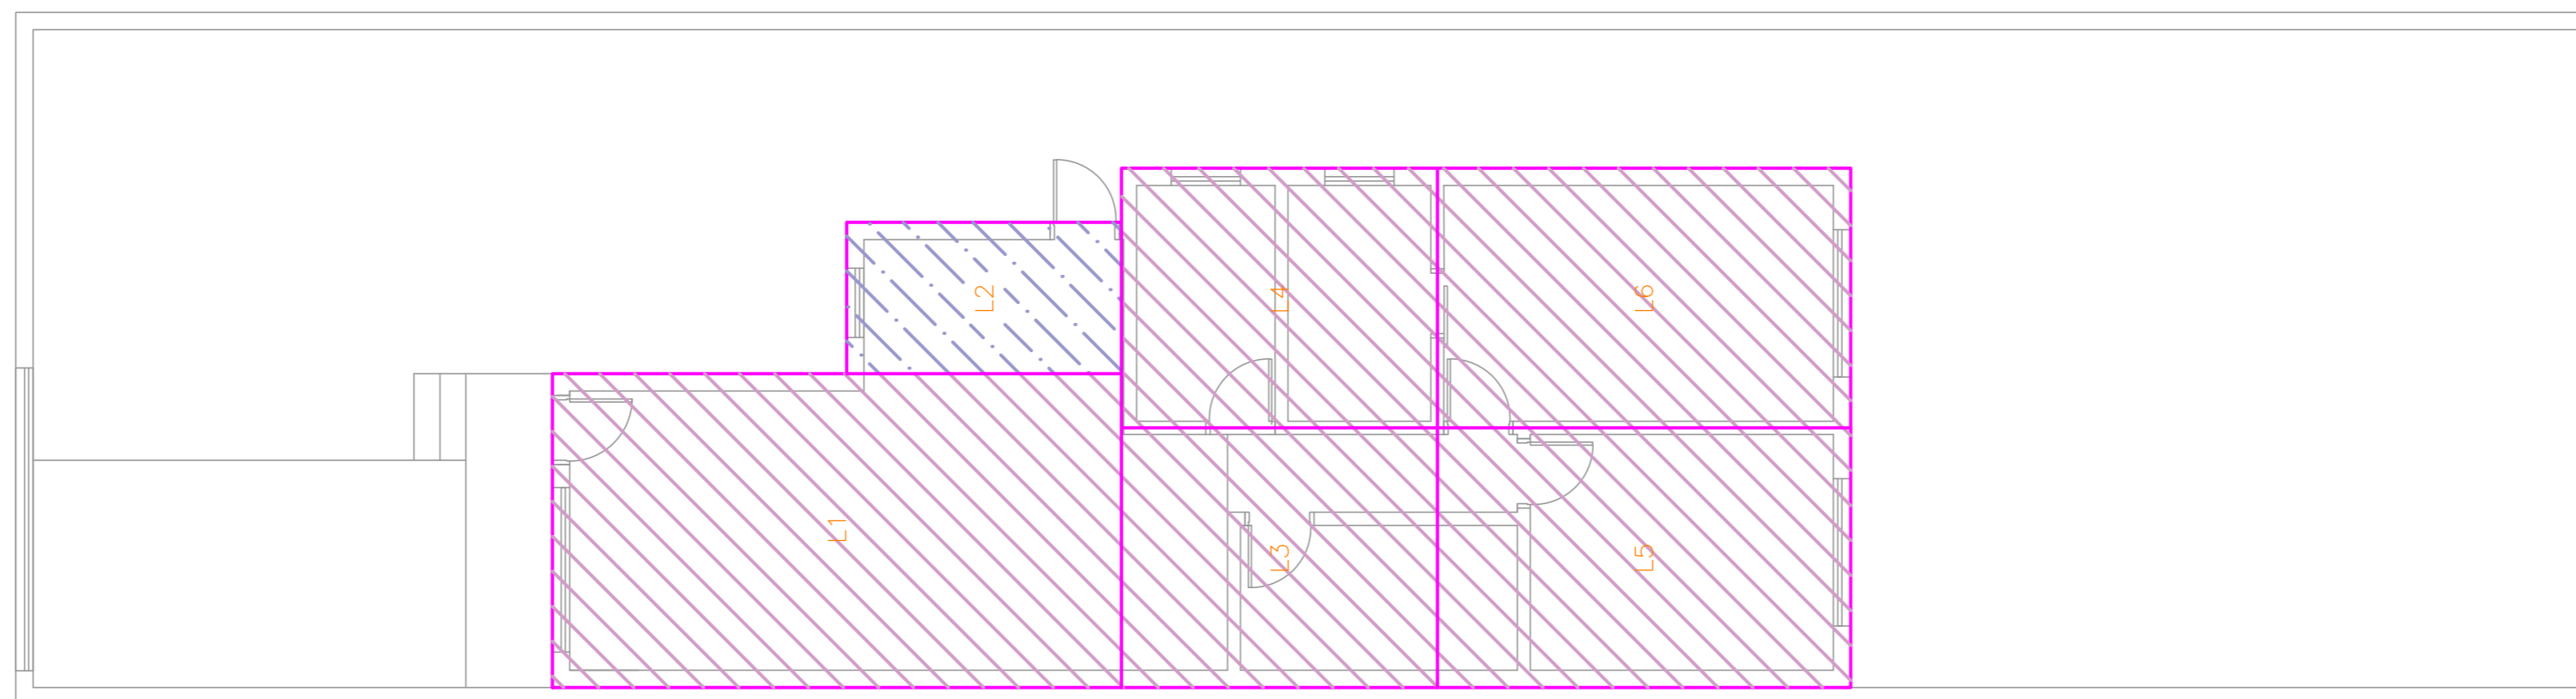


LAJE		
HAC.	TIPO	LAJE
	ENGASTADA	L2
	MISTA	L1/3/4/5/6


PLANTA DE FORMAS  
ESCALA 1:75

ETEC JM	ASSUNTO: ESTRUTURA			ESCALA: 1:75	01/02
	ALUNO(A): GR-02 PREVENÇÃO A INUNDAÇÃO			RM: 58465 58466 58448 58461	
	CURSO: EDIFICAÇÕES	SÉRIE: 3ºB	DATA: 03.12.25	PROFESSOR: ALINE E MARÍLIA	




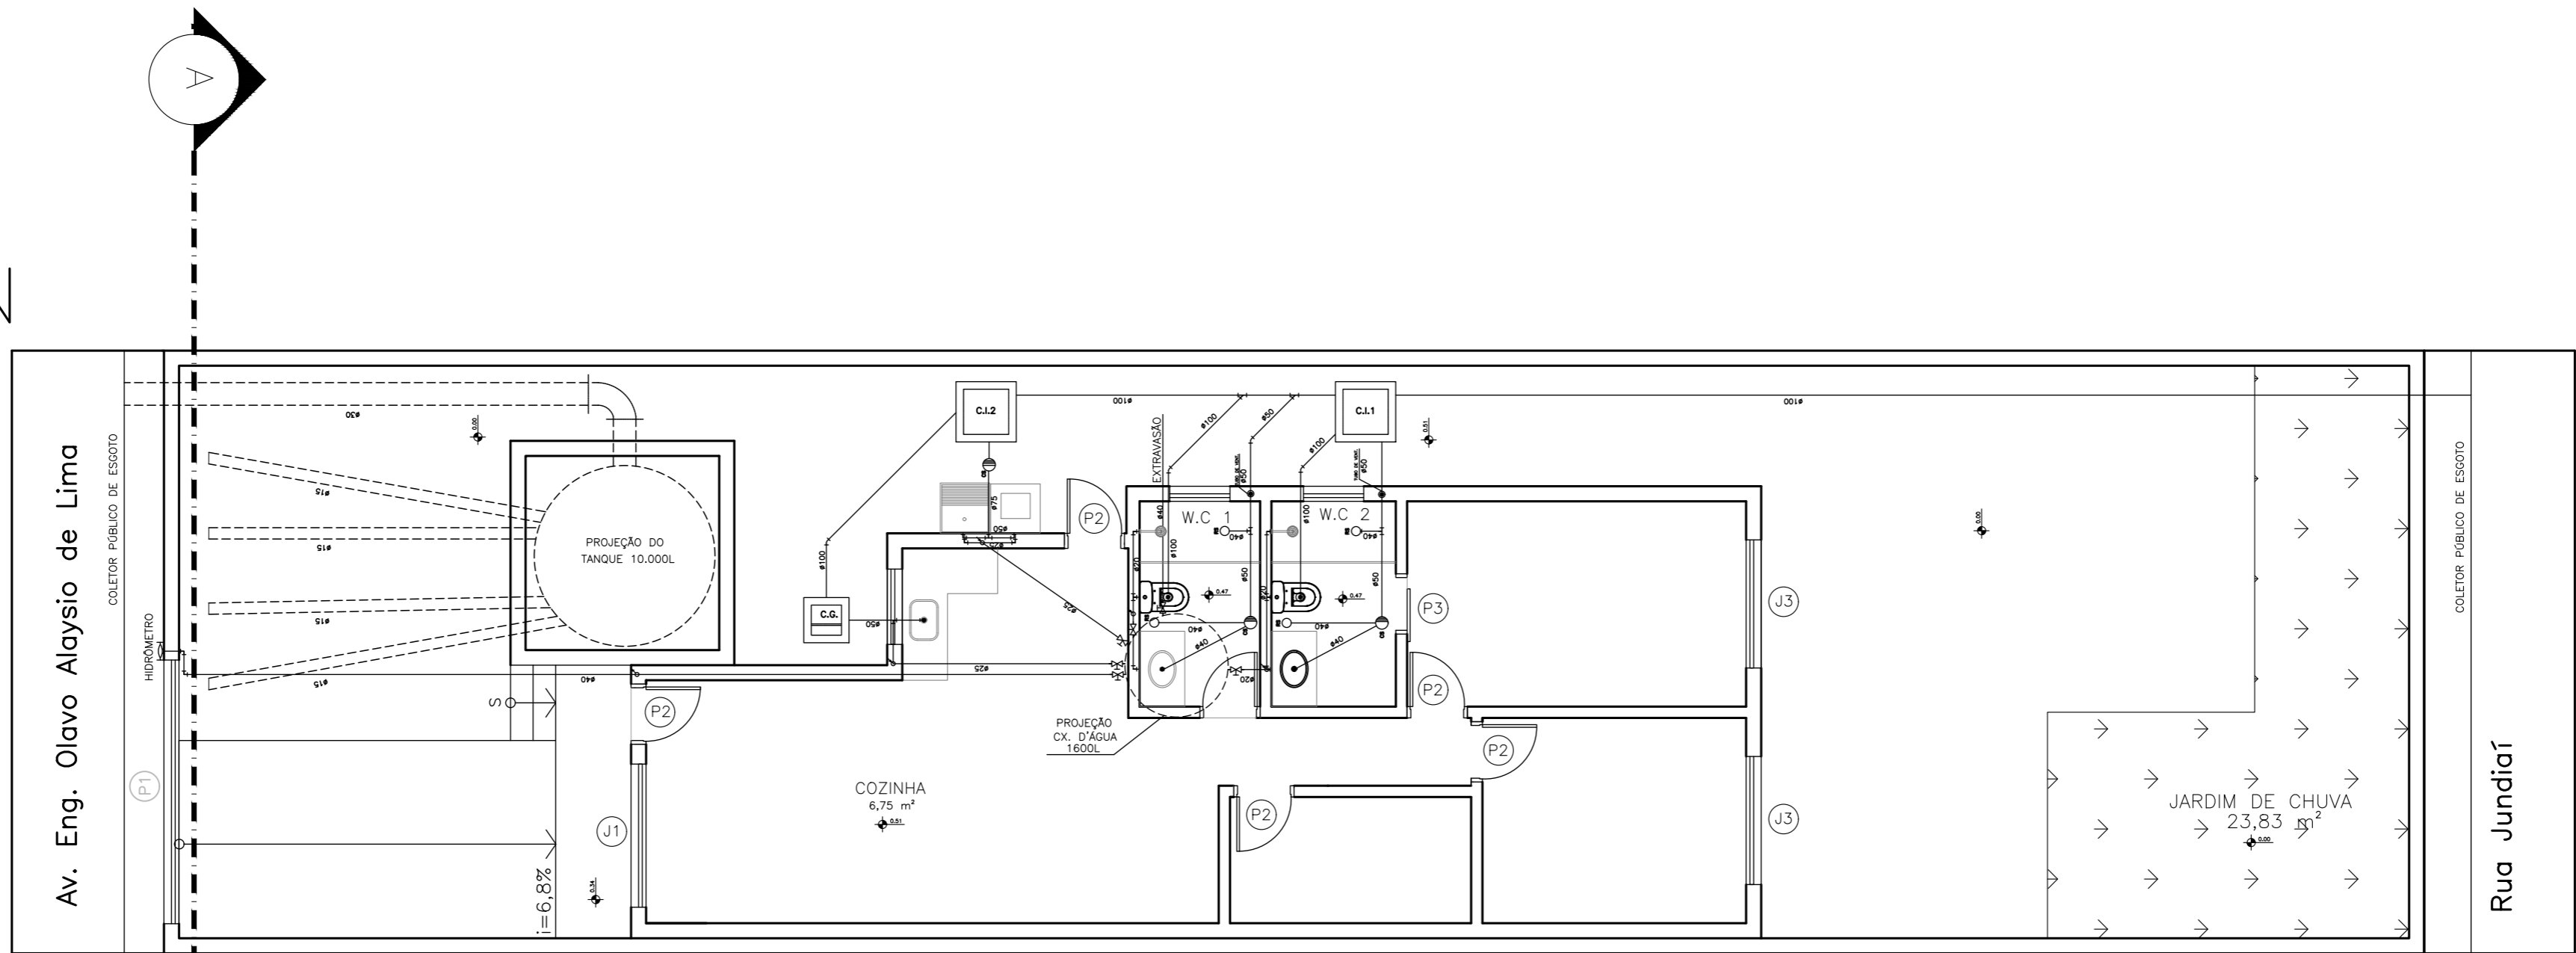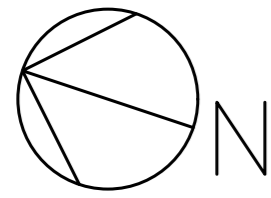

PLANTA BAIXA DE HIDRÁULICA  
ESCALA 1:75


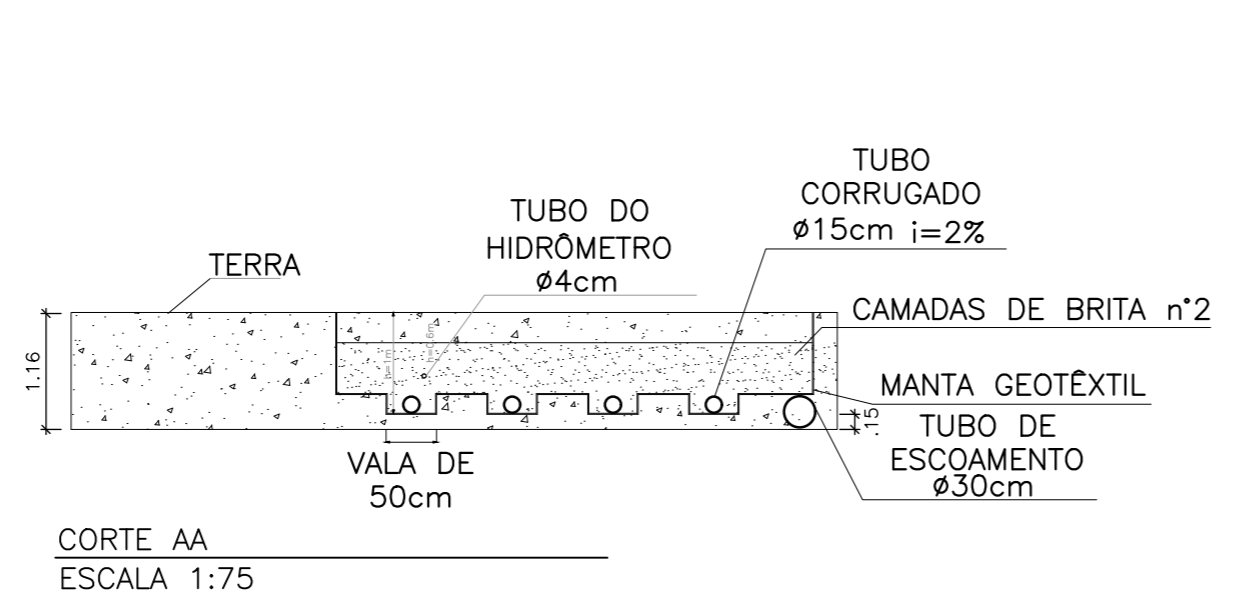


CORTE AA  
ESCALA 1:75

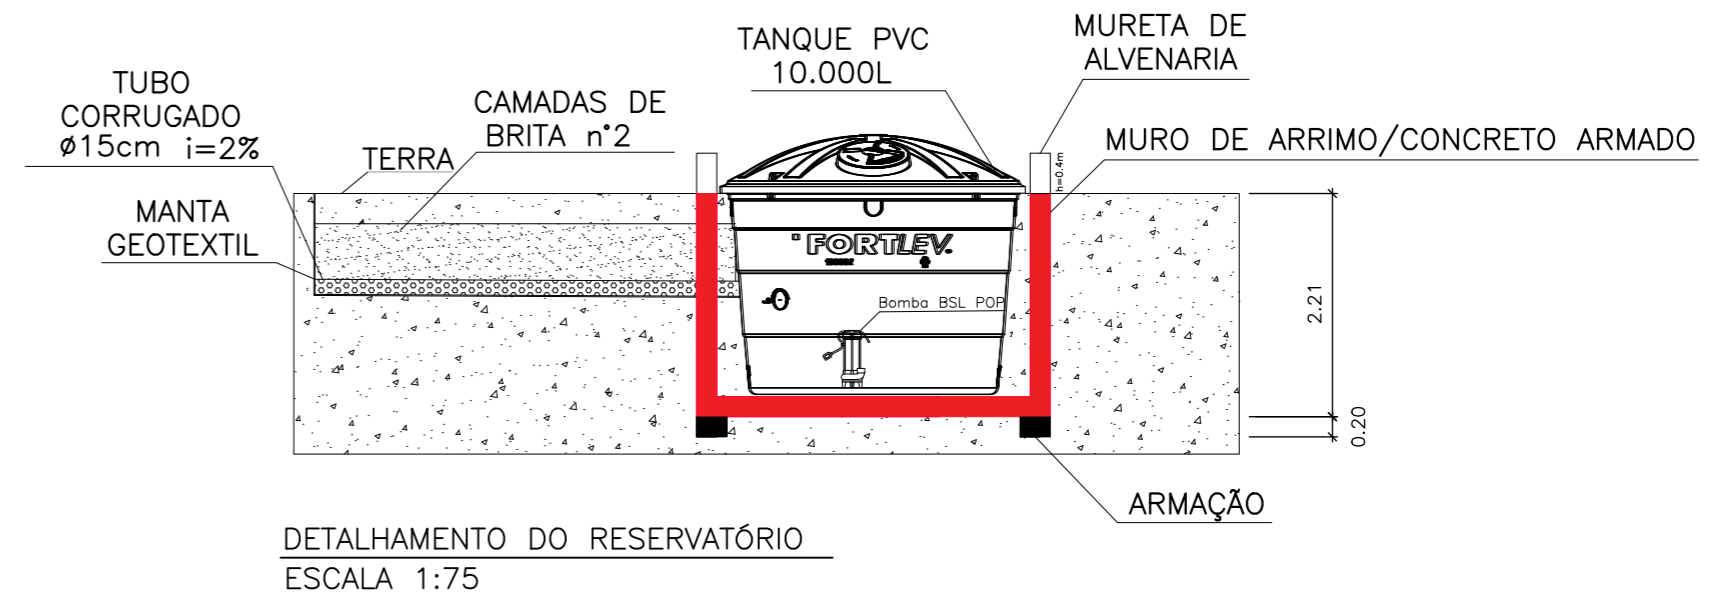



DETALHAMENTO DO RESERVATÓRIO  
ESCALA 1:75

<p>ETEC JM</p>	<p>ASSUNTO: PLANTA BAIXA DE HIDRÁULICA</p>			<p>ESCALA: 1:75</p>	<p>FOLHA:  01</p>
	<p>ALUNO(A): GR-02 PREVENÇÃO A INUNDAÇÃO</p>			<p>RM: 58469 58465 58466 58448 58461</p>	
	<p>CURSO: EDIFICAÇÕES</p>	<p>SÉRIE: 3ºB</p>	<p>DATA: 03.12.25</p>	<p>PROFESSOR: ALINE E MARÍLIA</p>	

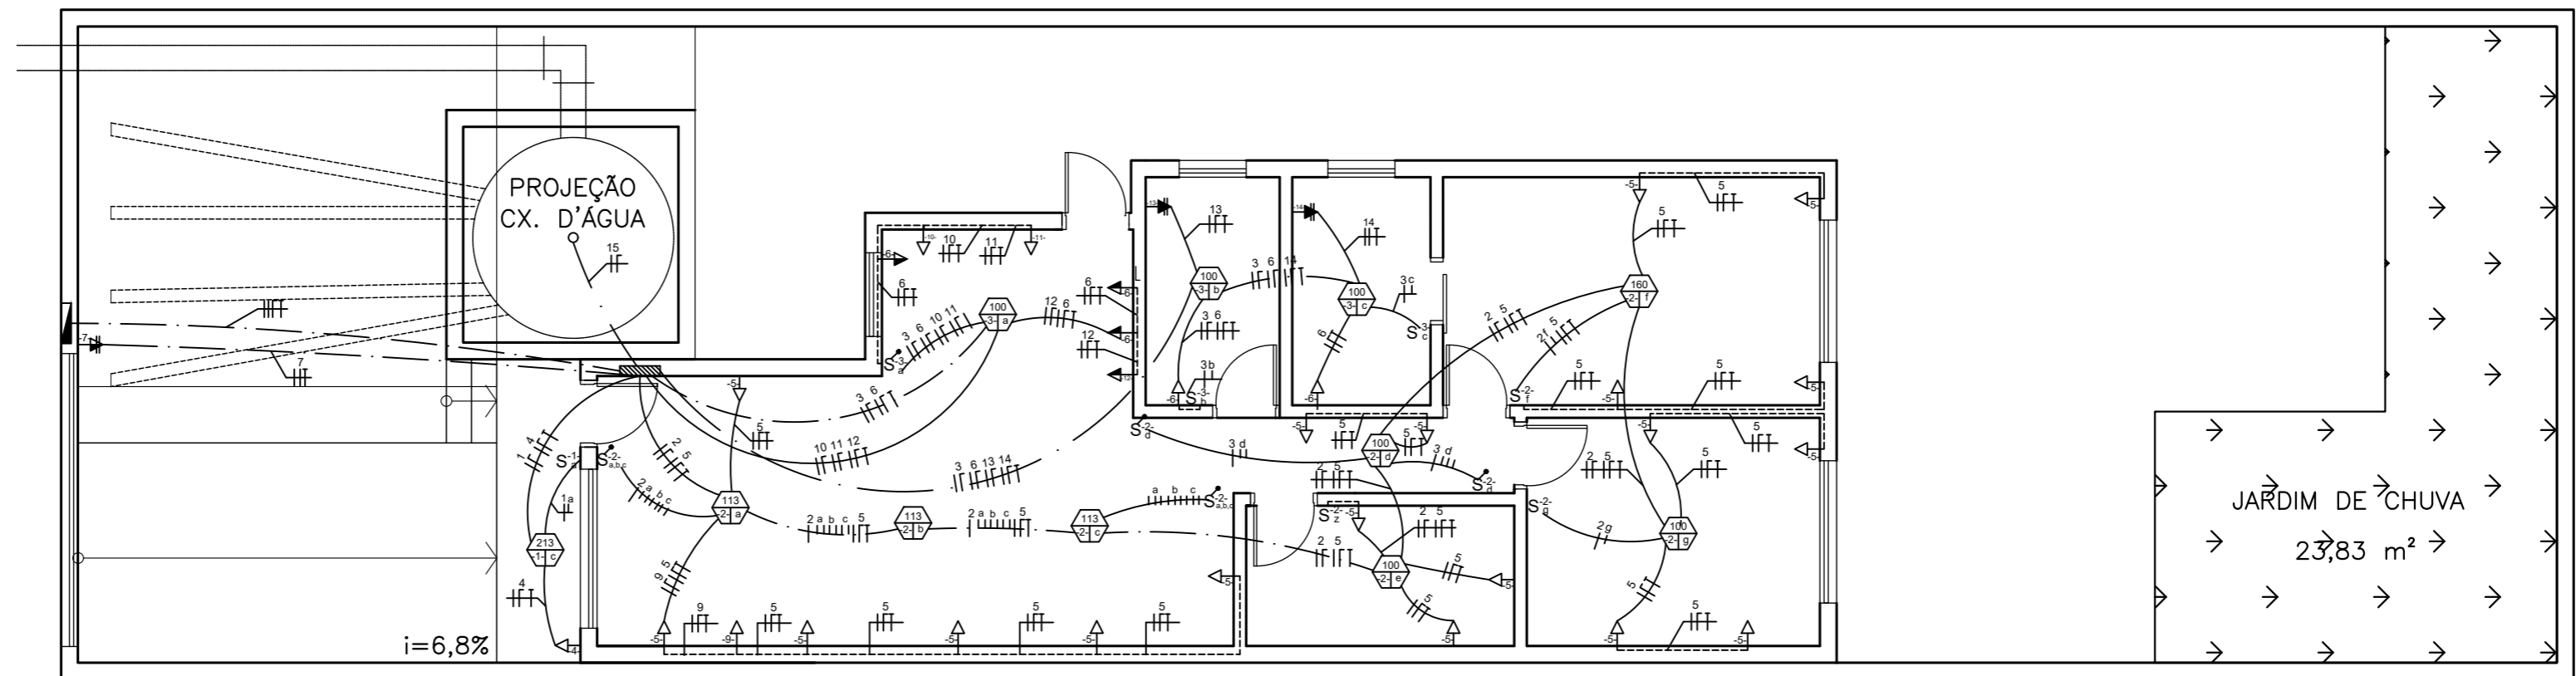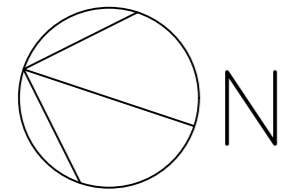

PLANTA DE ELÉTRICA  
 ESCALA 1:75

<p>ETEC JM</p>	ASSUNTO: REVESTIMENTOS			ESCALA: 1:75	<p>FOLHA:  01</p>
	ALUNO(A): GR-02 PREVENÇÃO A INUNDAÇÃO			RM: 58469 58465 58466 58448 58461	
	CURSO: EDIFICAÇÕES	SÉRIE: 3ºB	DATA: 03.12.25	PROFESSOR: ALINE E MARÍLIA	

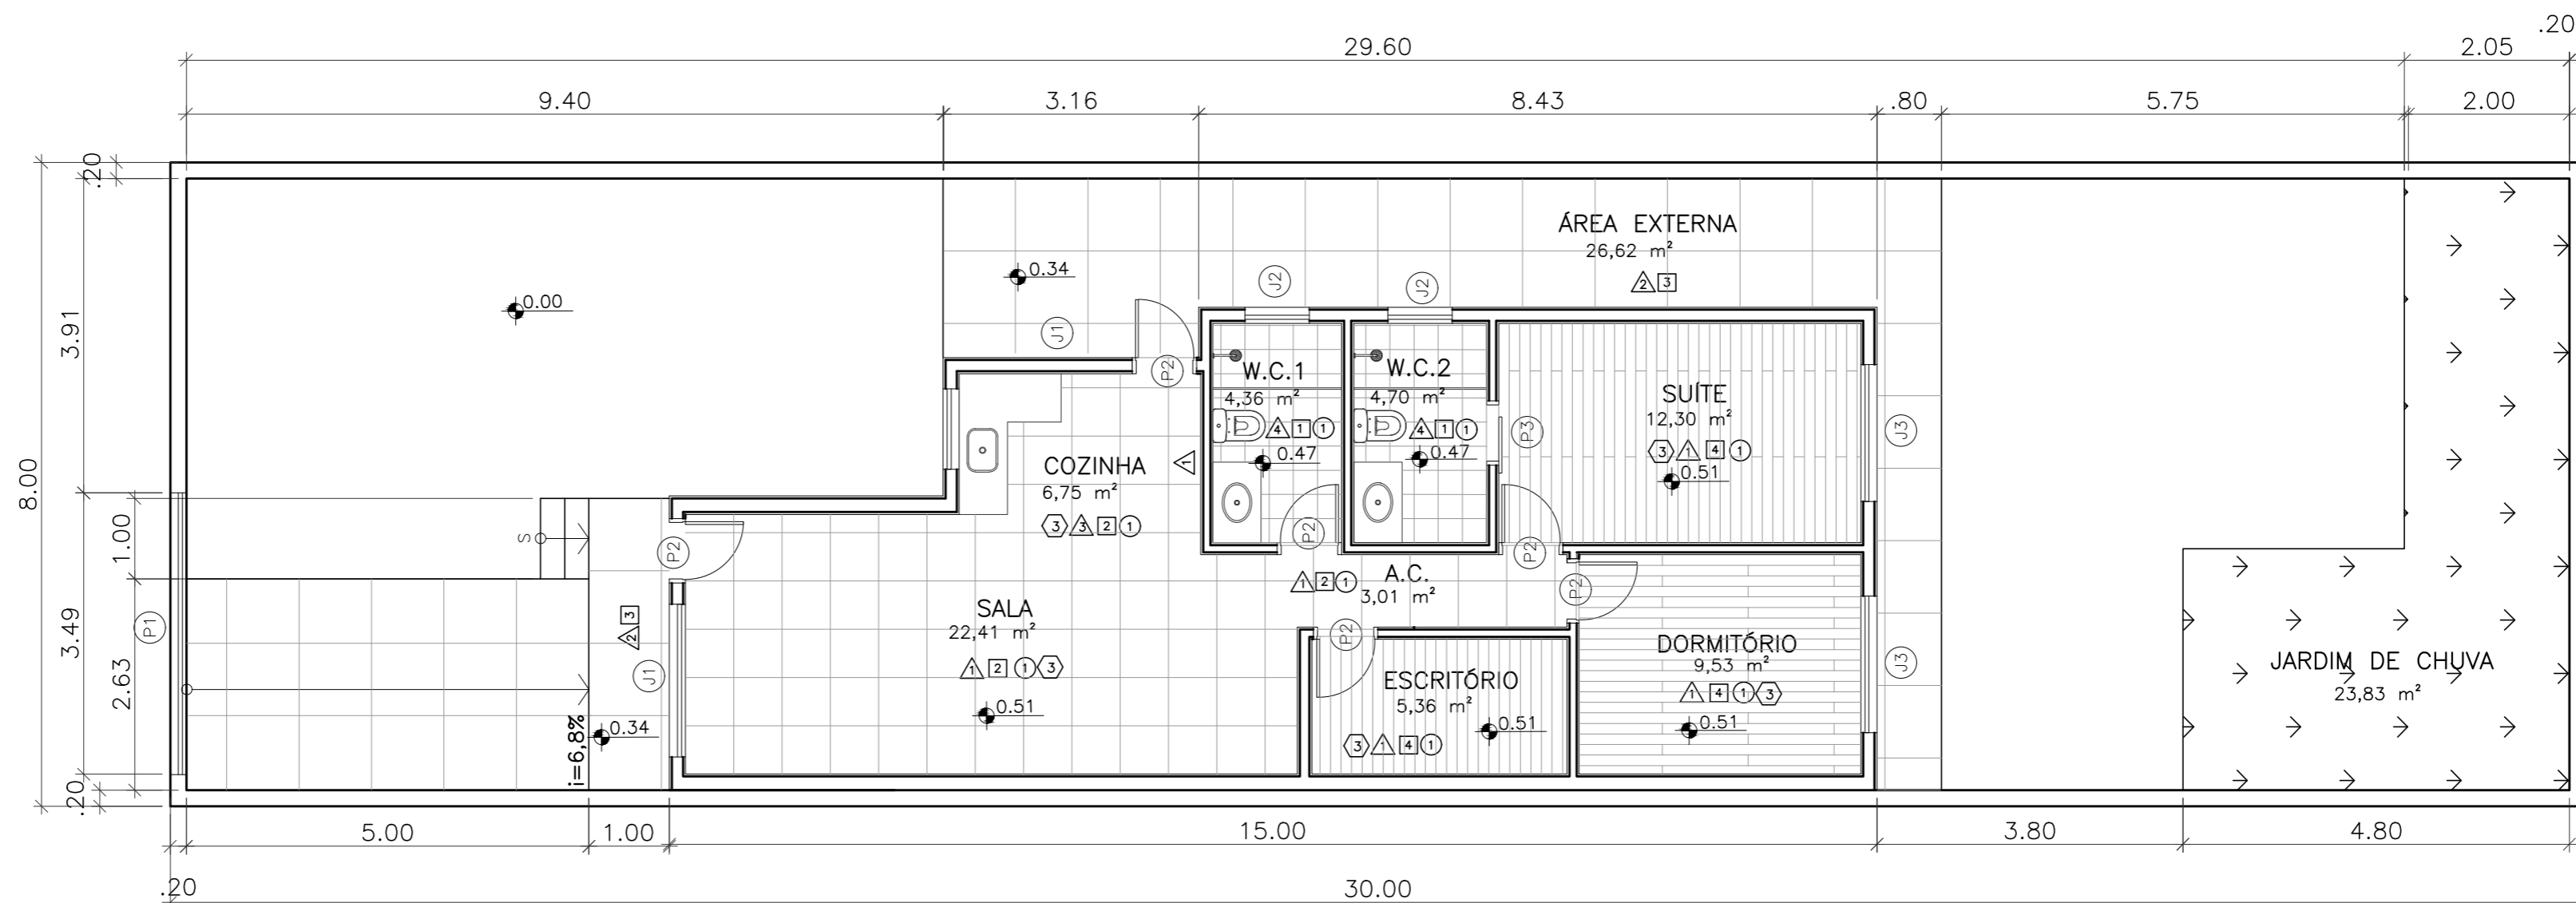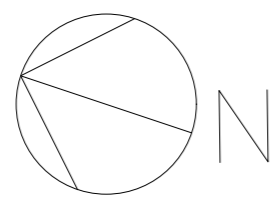

PLANTA BAIXA  
ESCALA 1:75

LEGENDA DE ACABAMENTOS

PISO

- 1 PISO CERÂMICO (30 x 30)cm COR BRANCO
- 2 PISO CERÂMICO (60 x 60)cm COR BEGE CLARO COM RODAPÉ h=10cm
- 3 PISO PORCELANATO CIMENTÍCIO (90 x 90)cm
- 4 PISO LAMINADO PEROBA

FORRO

- 1 FORRO DE GESSO COM PINTURA EM TINTA FOSCA BRANCA

RODAPÉ


- 1 RODAPÉ CERÂMICO H=10cm COR BRANCO
- 2 RODAPÉ CERÂMICO H=10cm COR BEGE CLARO
- 3 RODAPÉ DE MADEIRA H=10cm COR PEROBA

PAREDE


- 1 PINTURA COM TINTA FOSCA COR ALGODÃO SOBRE REVEST. ARGAMASSADO
- 2 PINTURA COM TINTA ACRÍLICA COR AZUL CLARO SOBRE REVEST. ARGAMASSADO
- 3 AZULEJO BRANCO 15,5x15,5cm ATÉ O TETO
- 4 PEÇA CERÂMICA (30 x 30) cm COR BRANCO
- 5 PINTURA COM TINTA ACRÍLICA COR BRANCA SOBRE REVEST. ARGAMASSADO

ETEC  
JM


ASSUNTO: REVESTIMENTOS		ESCALA: 1:75	FOLHA:
ALUNO(A): GR-02 PREVENÇÃO A INUNDAÇÃO		RM: 58465 58466 58448 58461	01/02
CURSO: EDIFICAÇÕES	SÉRIE: 3ºB	DATA: 03.12.25	

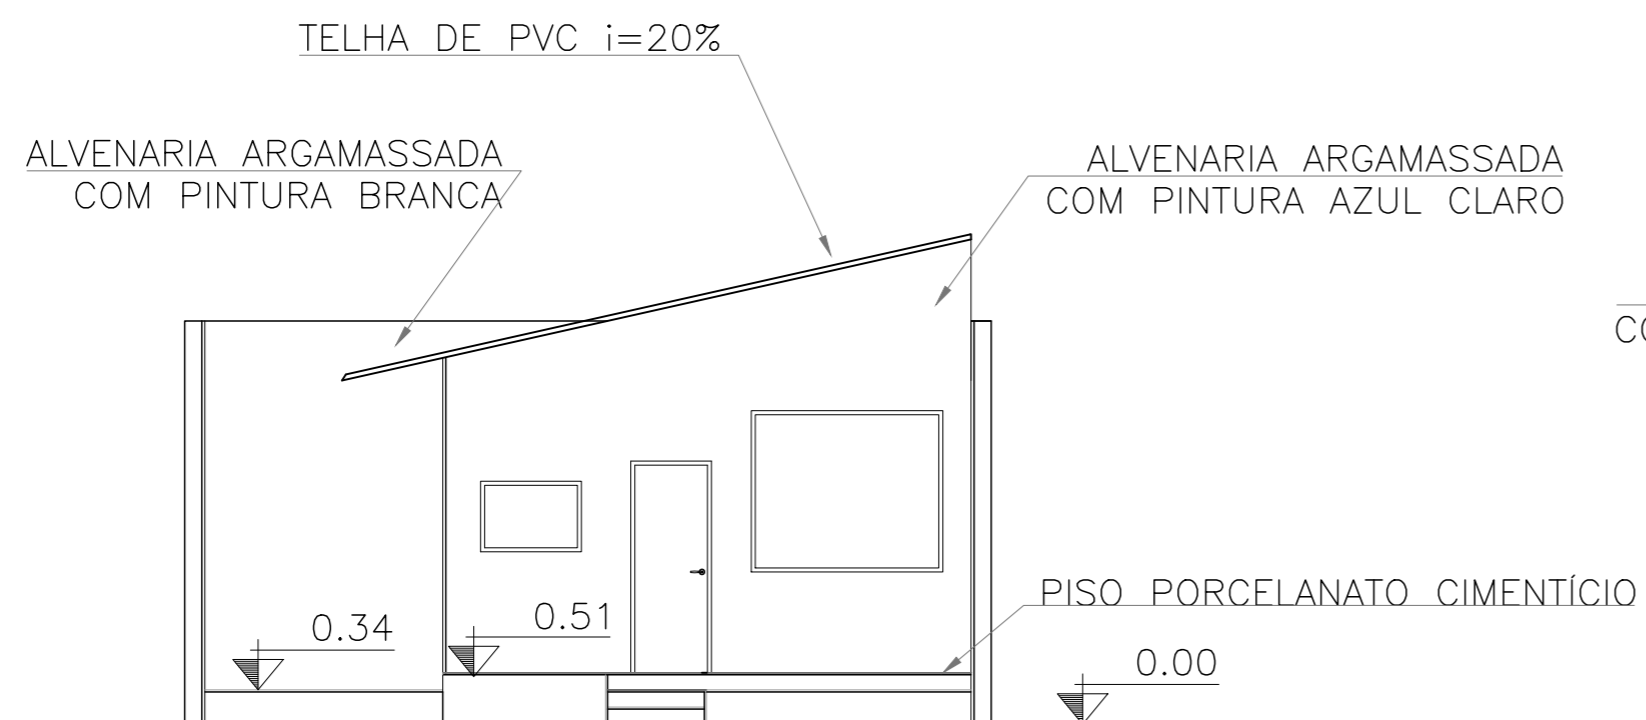

VISTA FRONTAL  
ESCALA 1:75

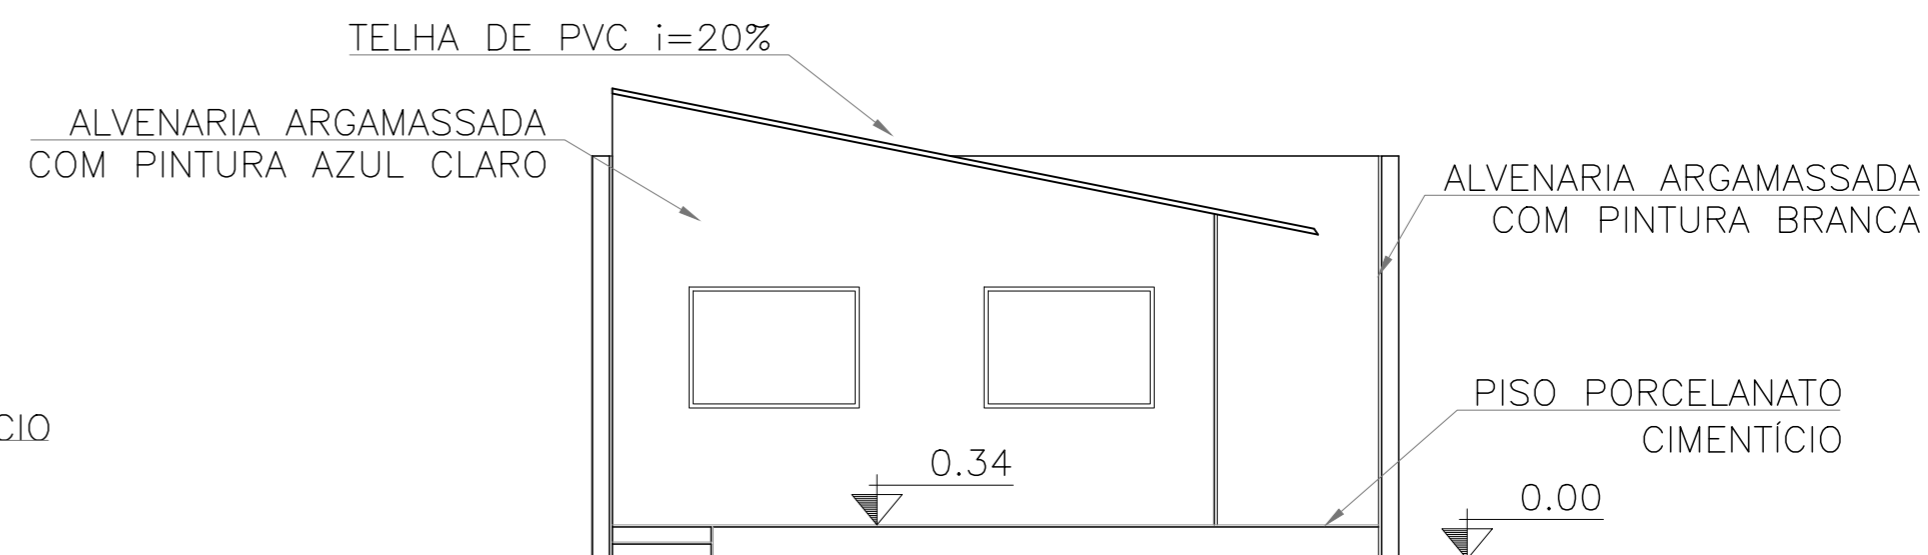


VISTA TRASEIRA  
ESCALA 1:75

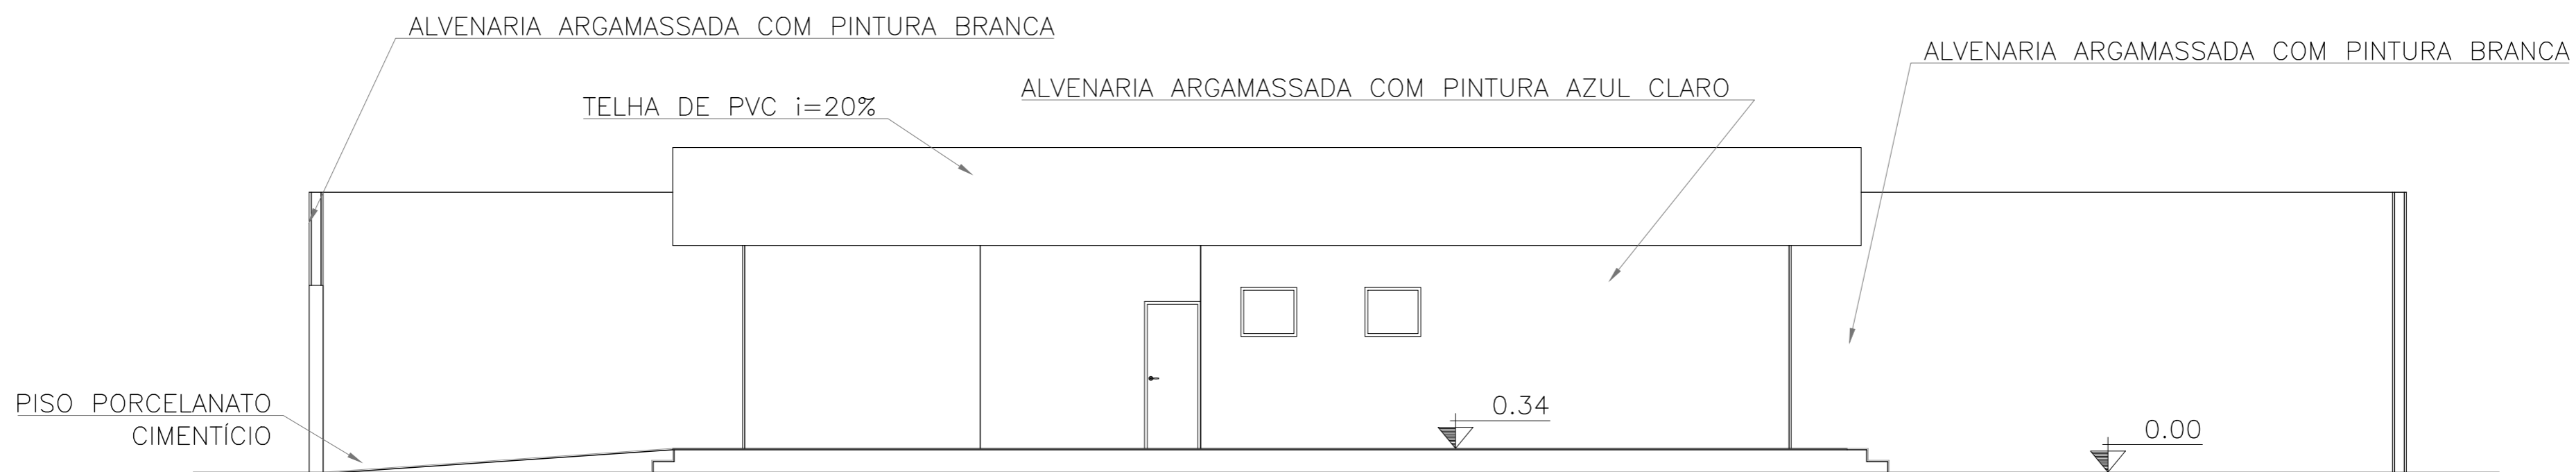


VISTA LATERAL DIREITA  
ESCALA 1:75


<p>ETEC JM</p>	ASSUNTO: REVESTIMENTOS			ESCALA: 1:75	<p>FOLHA:  02/02</p>
	ALUNO(A): GR-02 PREVENÇÃO A INUNDAÇÃO			RM: 58465 58466 58448 58461	
	CURSO: EDIFICAÇÕES	SÉRIE: 3ºb	DATA: 03.12.25	PROFESSOR: ALINE E MARILIA	

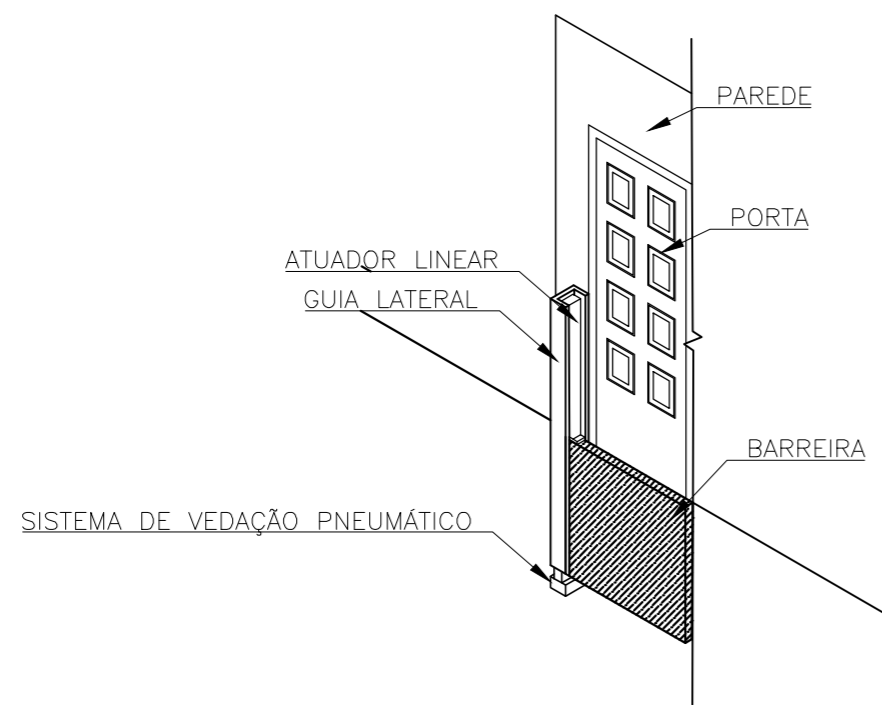


COMPORTA AUTOMÁTICA  
ISOMÉTRICA ESQUERDA ESCALA 1:20

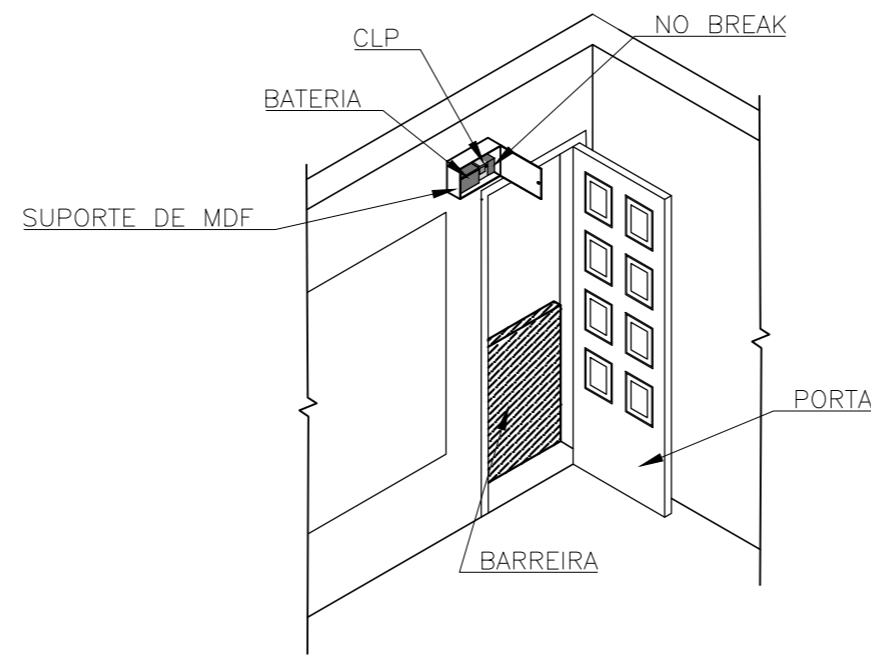


COMPORTA AUTOMÁTICA  
ISOMÉTRICA DIREITA ESCALA 1:20

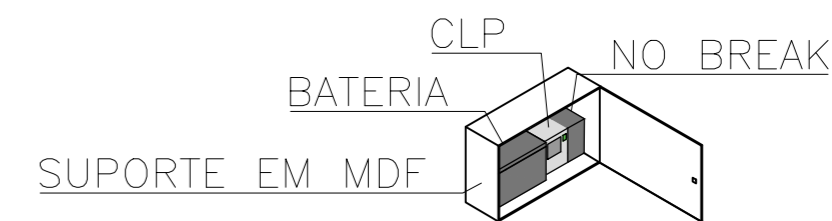

COMPORTA AUTOMÁTICA  
DET. SUPORTE ESCALA 1:20

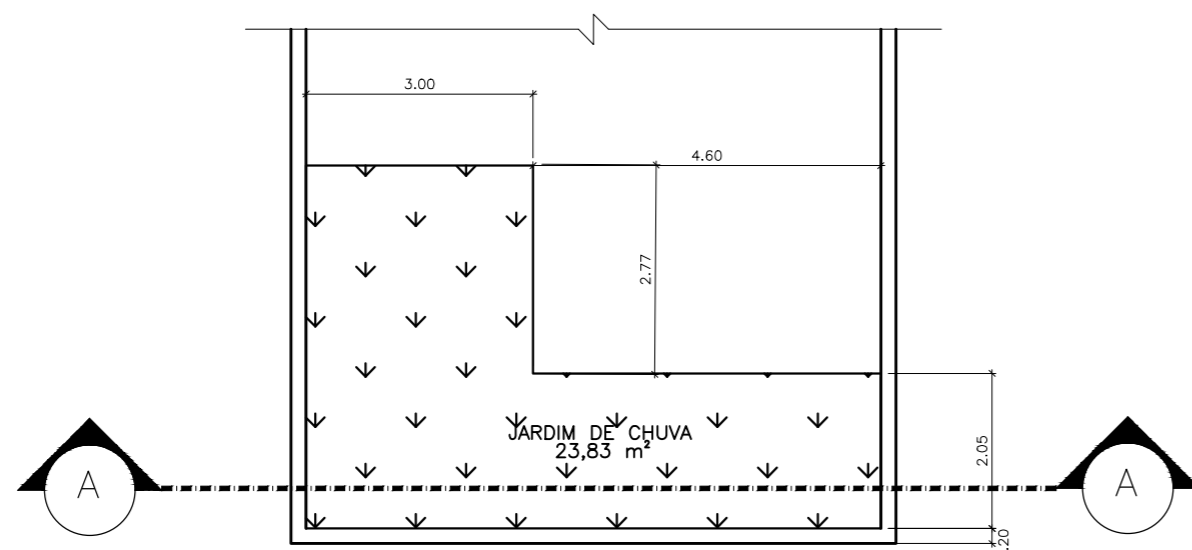

JARDIM DE CHUVA  
PLANTA BAIXA ESCALA 1:50

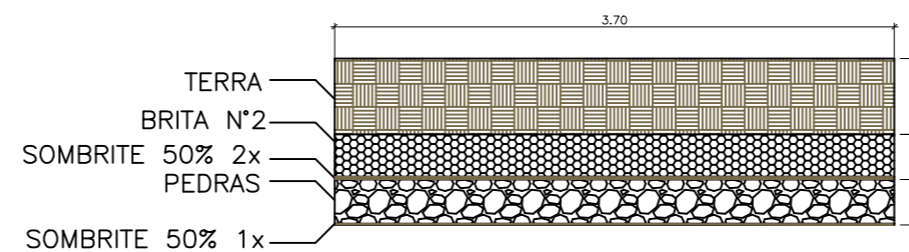

JARDIM DE CHUVA  
CORTE A-A ESCALA 1:20

ETEC  
JM

ASSUNTO: SOLUÇÕES ADOTADAS			ESCALA: 1:20 1:50	FOLHA:  01
ALUNO(A): GR-02 PREVENÇÃO A INUNDAÇÃO			RM: 58465 58466 58448 58461	
CURSO: EDIFICAÇÕES	SÉRIE: 3ºB	DATA: 03.12.25	PROFESSOR: ALINE E MARÍLIA	