




TABELA

| | |
|---|-----------|
|  | CONSTRUIR |
|  | DEMOLIR |

1 PLANTA DEMOLIR A CONSTRUIR
 ESCALA 1:200

| | | | | | | | |
|------------|-----------|--|---------|-------|-----------------|-------|----------|
| ETEC JM | ASSUNTO: | PLANTA DEMOLIR A CONSTRUIR | ESCALA: | 1:200 | FOLHA: 01/23 | | |
| | ALUNO(A): | DAVI, GUILHERME S, JOÃO F, JOÃO M, LOURENÇO E NYCOLLAS | | | | | |
| | CURSO: | EDIFICAÇÕES | SÉRIE: | 3ºB | | DATA: | 03.12.25 |


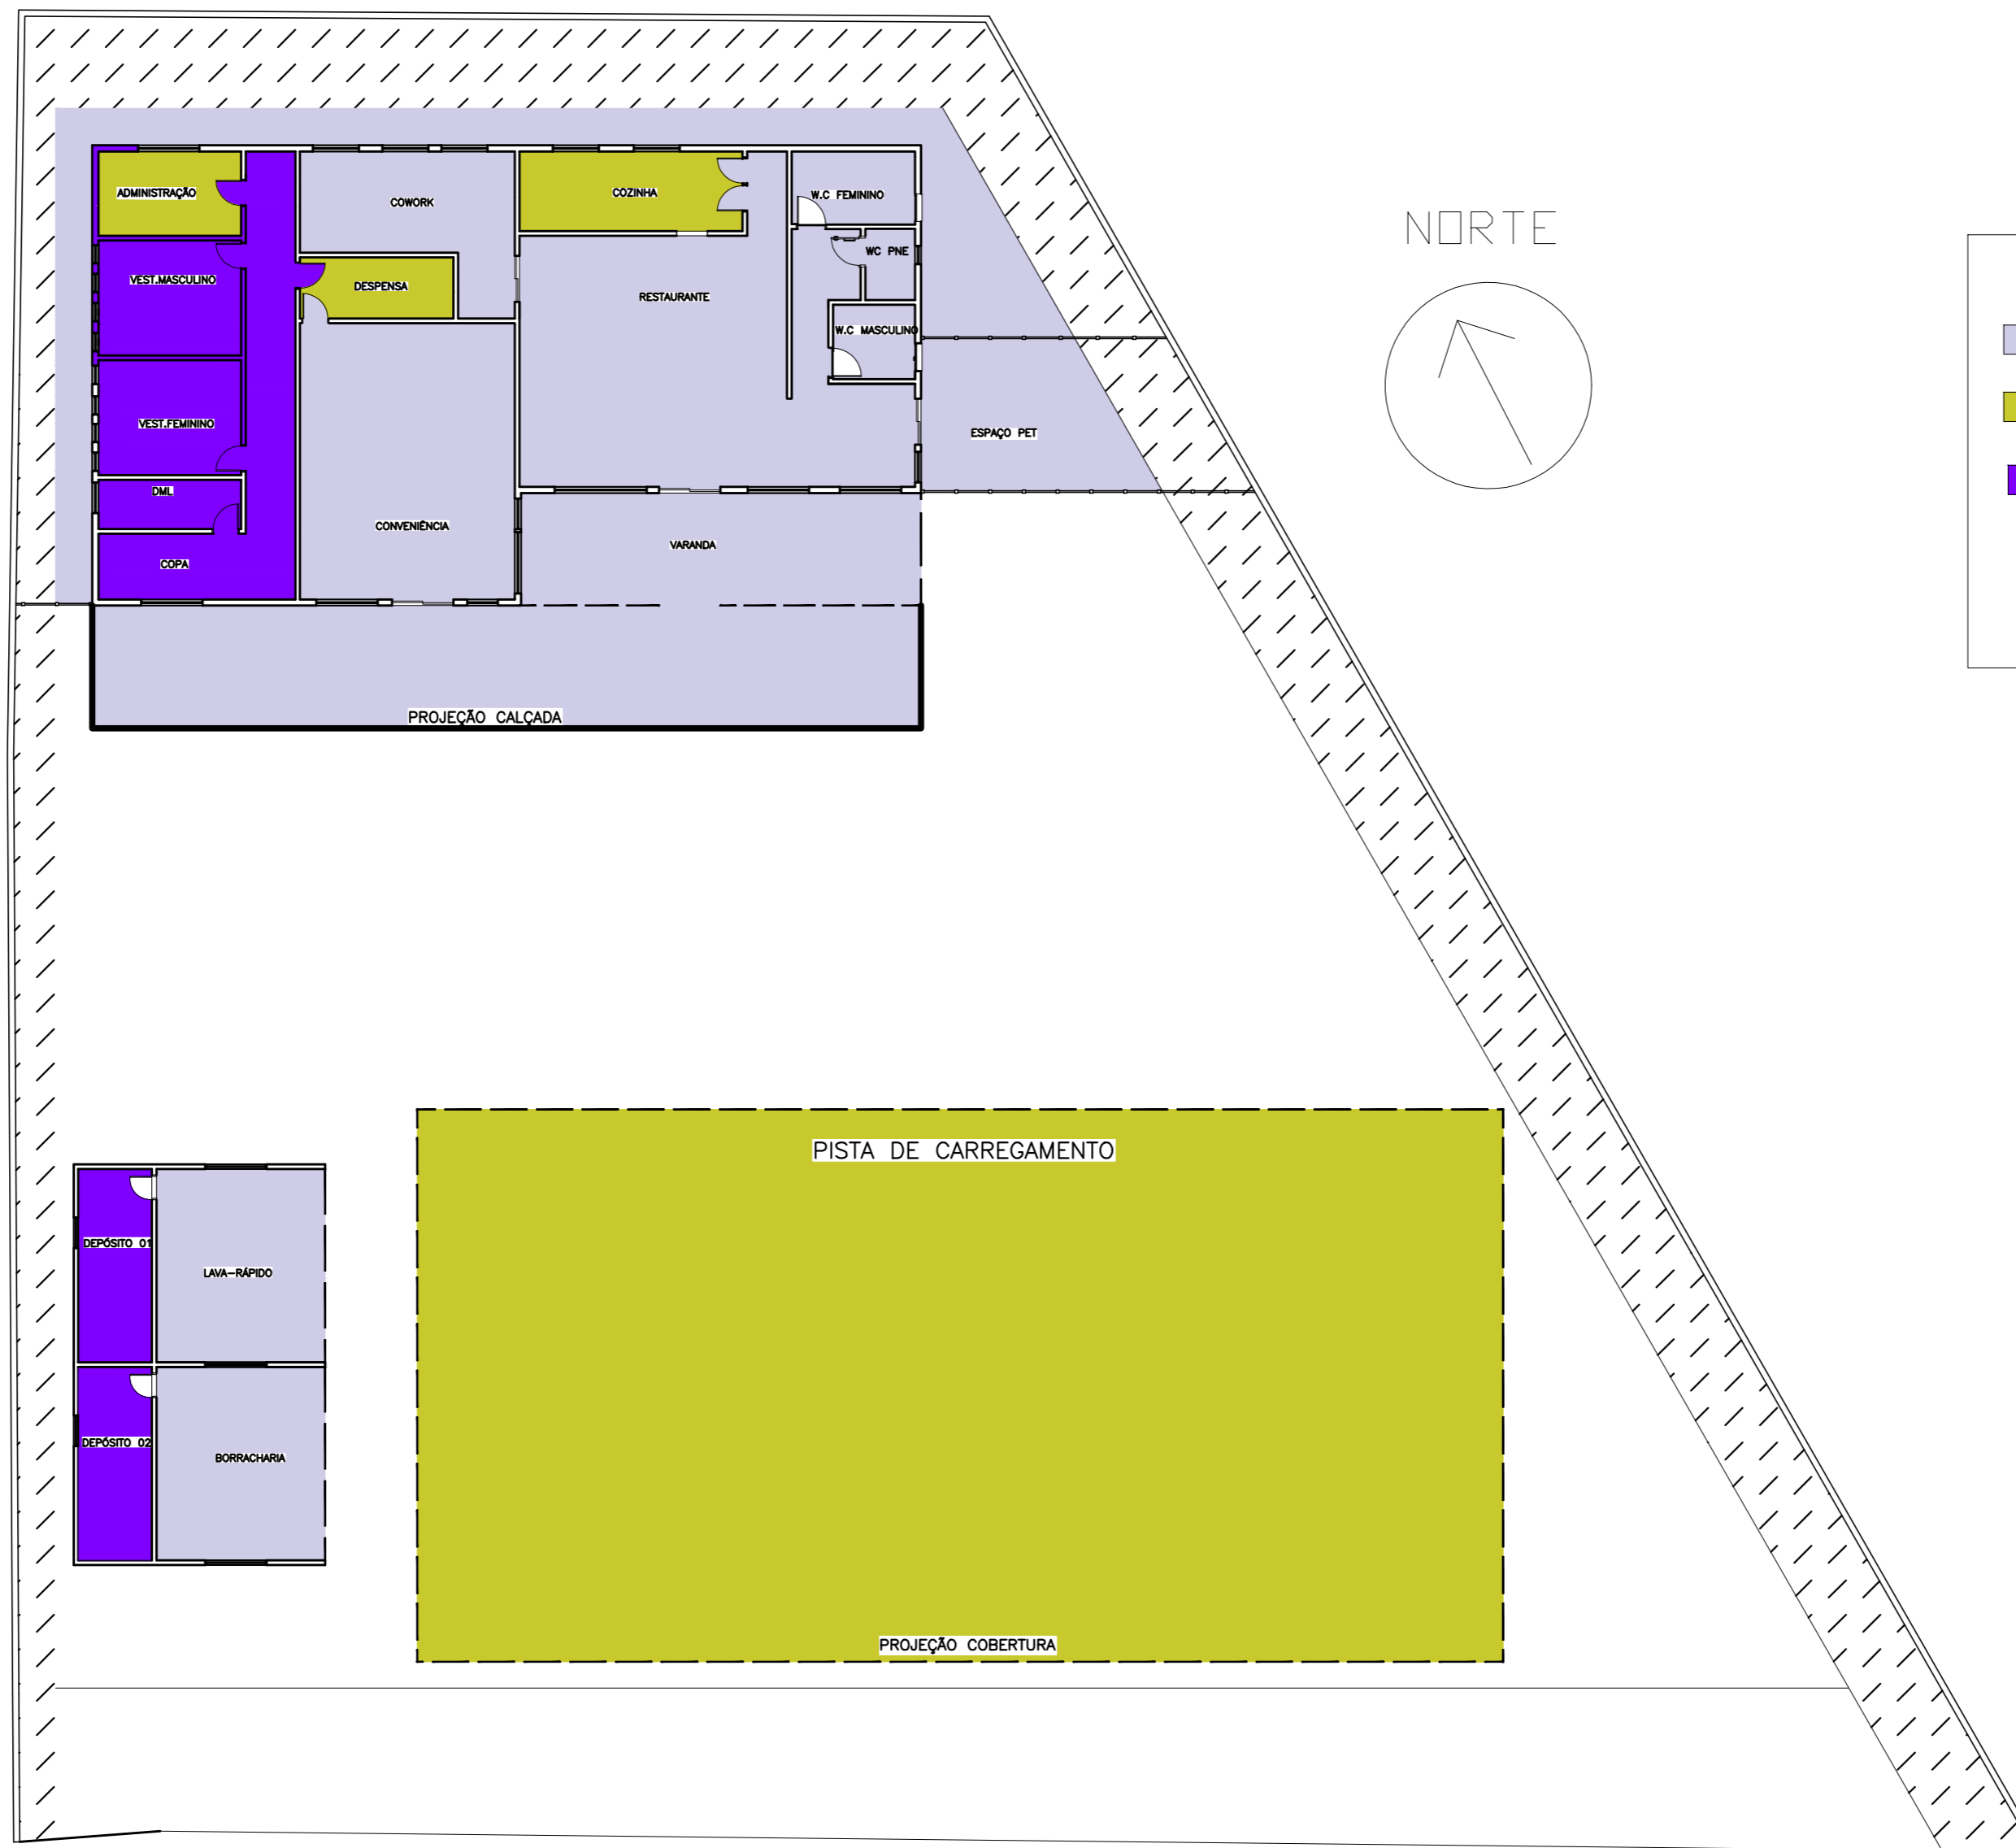


TABELA

| | |
|--|--------------------------|
| | AREAS PÚBLICAS |
| | AREAS OPERACIONAIS |
| | AREAS DE SUPORTE INTERNO |


1 PLANTA SETORIZAÇÃO
 ESCALA 1:200

| | | | | | |
|--------------------|---|---------------|-------------------|-------------------------------|--------------|
| ETEC JM | ASSUNTO: PLANTA SETORIZAÇÃO | | ESCALA: 1:200 | FOLHA: | |
| | ALUNO(A): DAVI, GUILHERME S, JOÃO F, JOÃO M, LOURENÇO E NYCOLLAS | | | | 02/23 |
| | CURSO: EDIFICAÇÕES | SÉRIE: 3ºB | DATA: 03.12.25 | PROFESSOR: ALINE E MARILIA | |

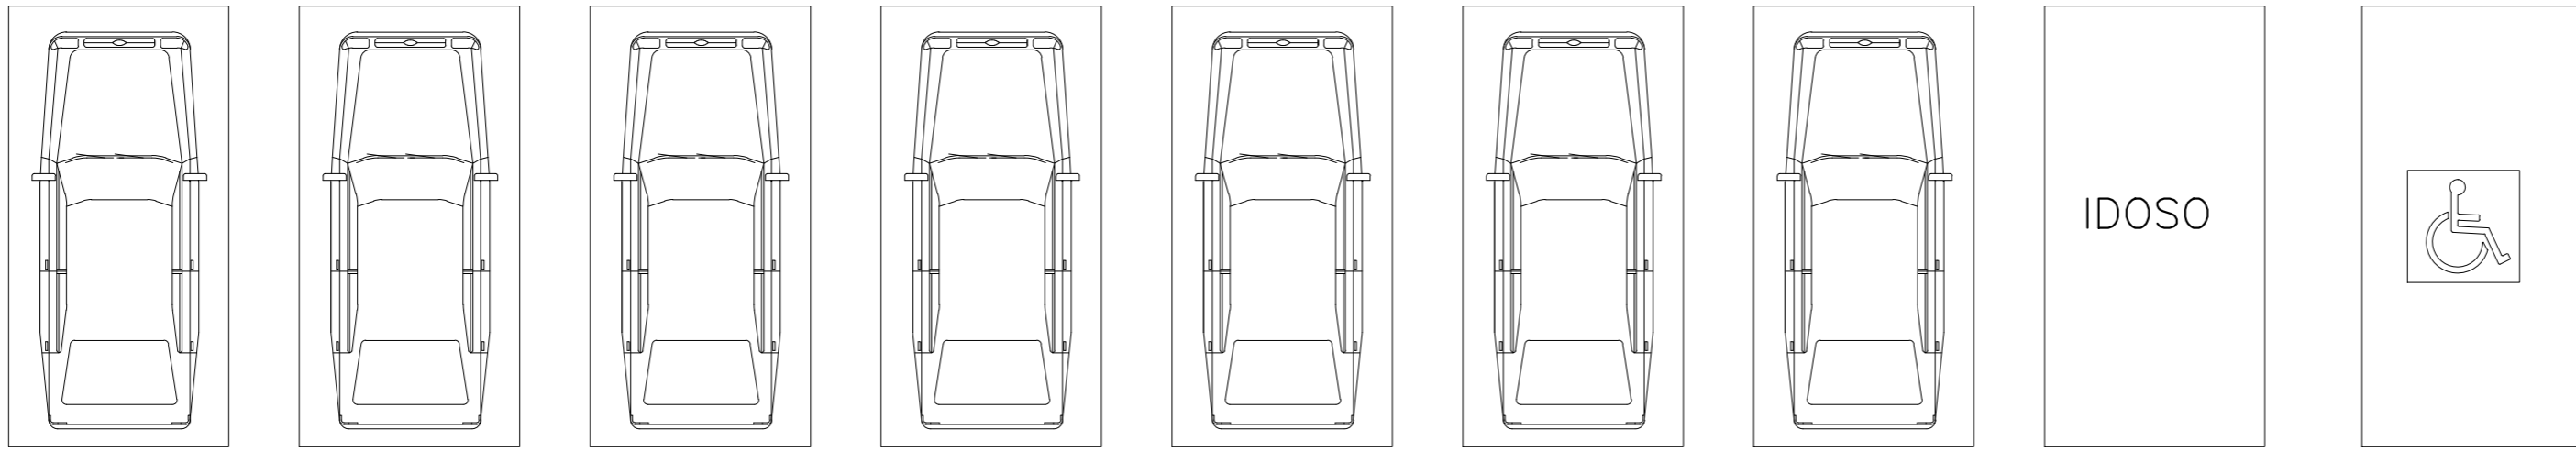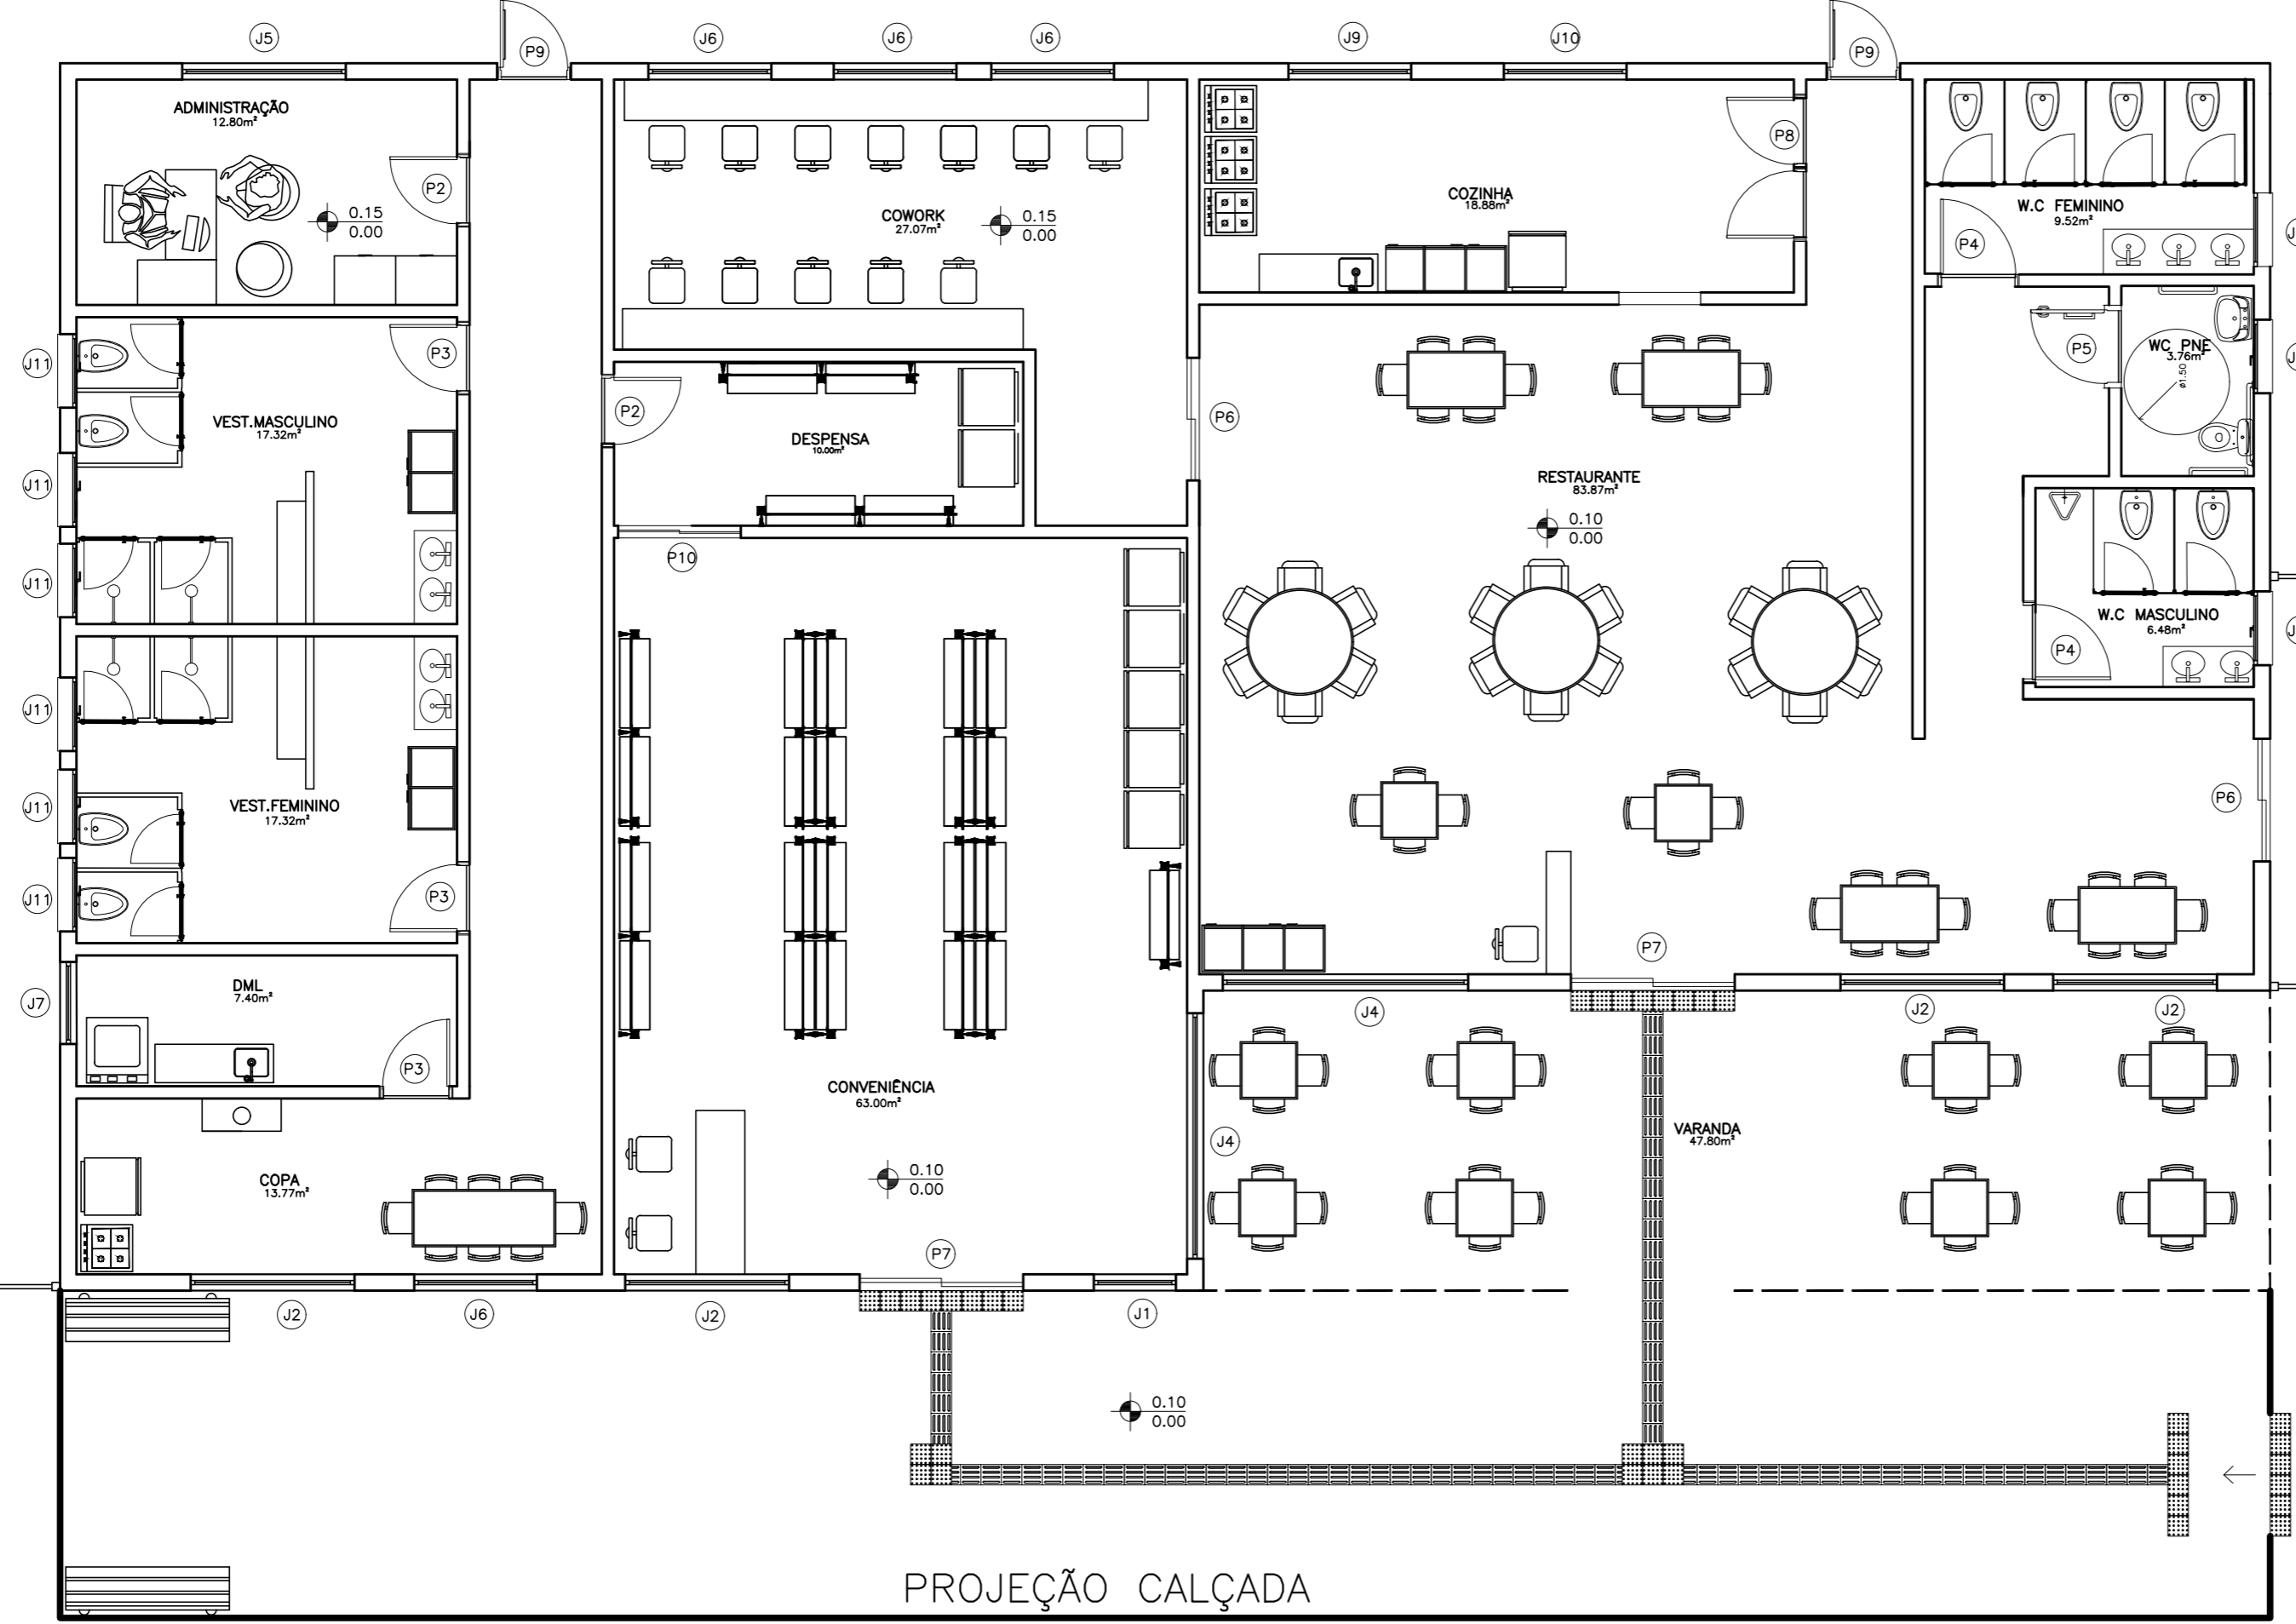


0.00
0.00


PISTA DE CARREGAMENTO
636.00m²

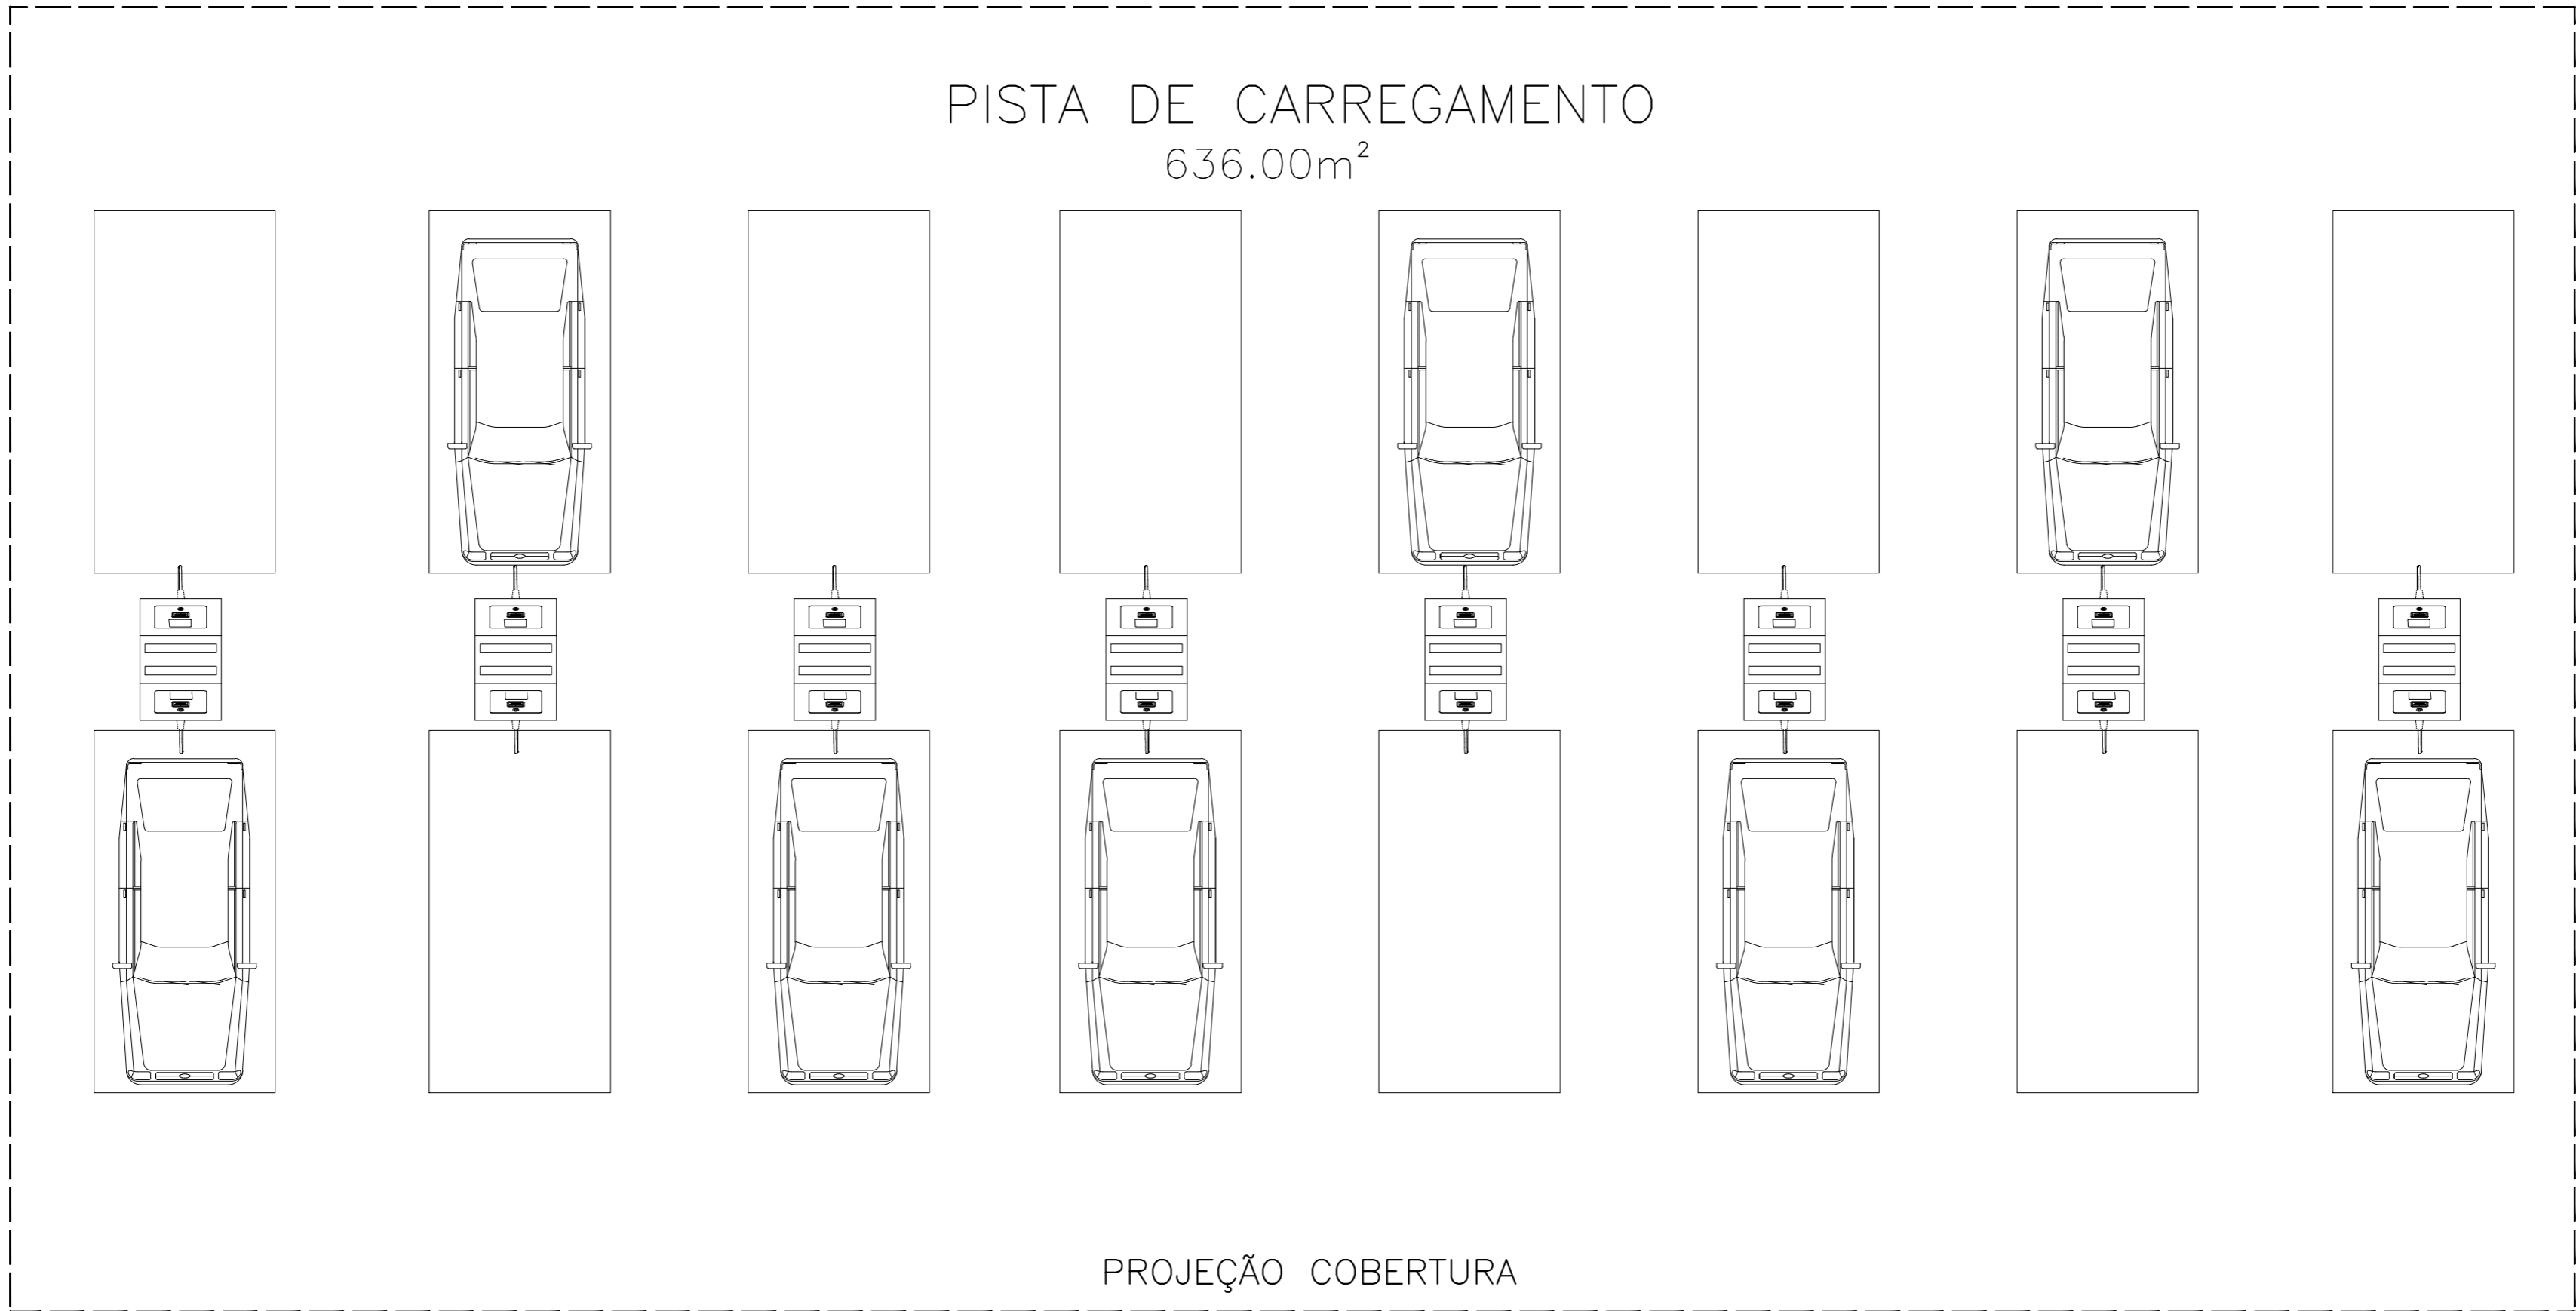


PROJEÇÃO COBERTURA

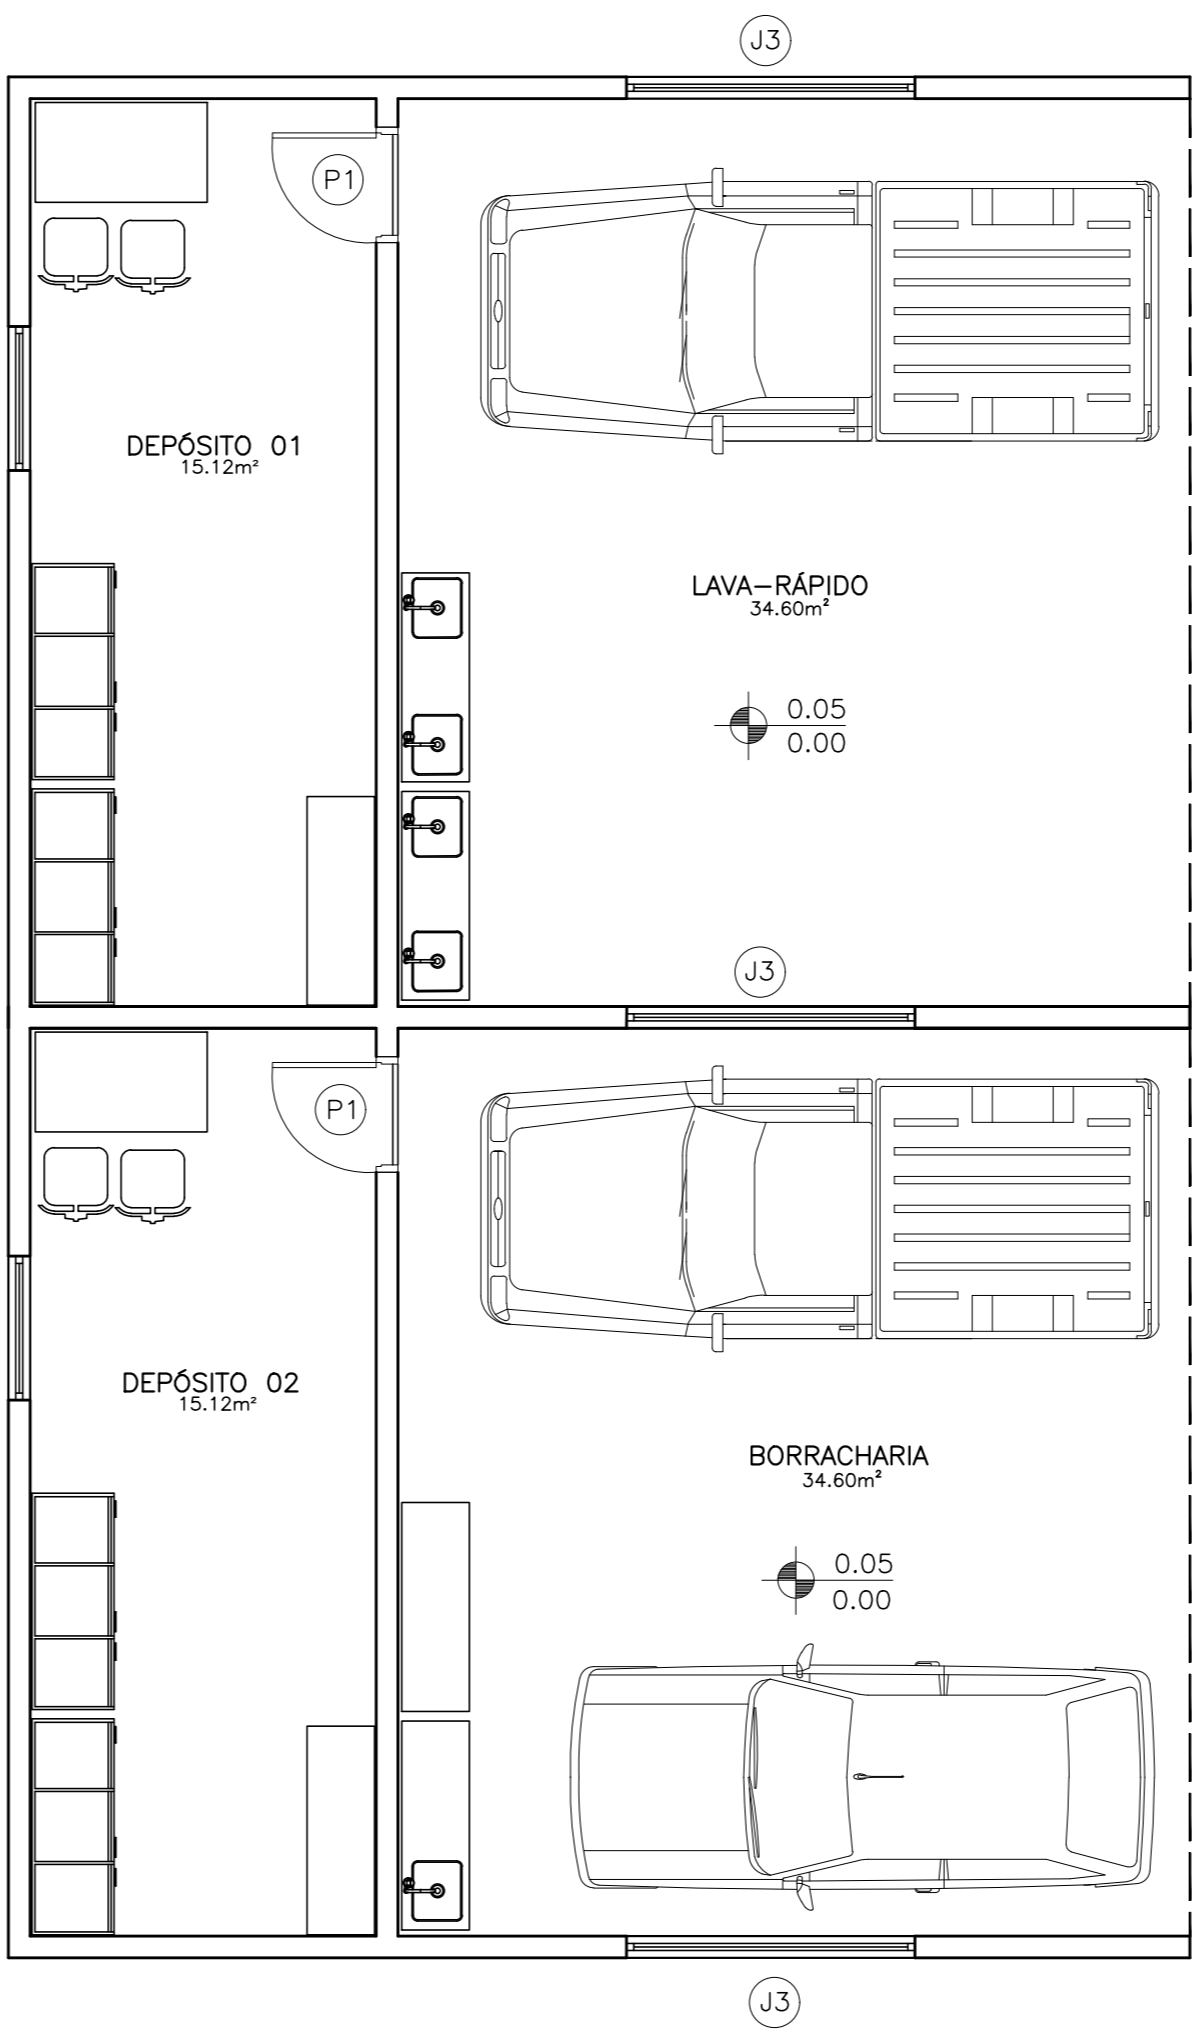

| | | | | | | | |
|---|-----------|---|------------|-----------------|--------|--------------|----------|
| E T E C J M | ASSUNTO: | PLANTA BAIXA BORRACHARIA E LAVA RÁPIDO | ESCALA: | 1:50 | FOLHA: | 05/23 | |
| | ALUNO(A): | DAVI, GUILHERME S., JOÃO F., JOÃO M., LOURENÇO E NYCOLLAS | | | | | |
| | CURSO: | EDIFICAÇÕES | SÉRIE: | 3ª | DATA: | | 03.12.25 |
| | | | PROFESSOR: | ALINE E MARILIA | | | |

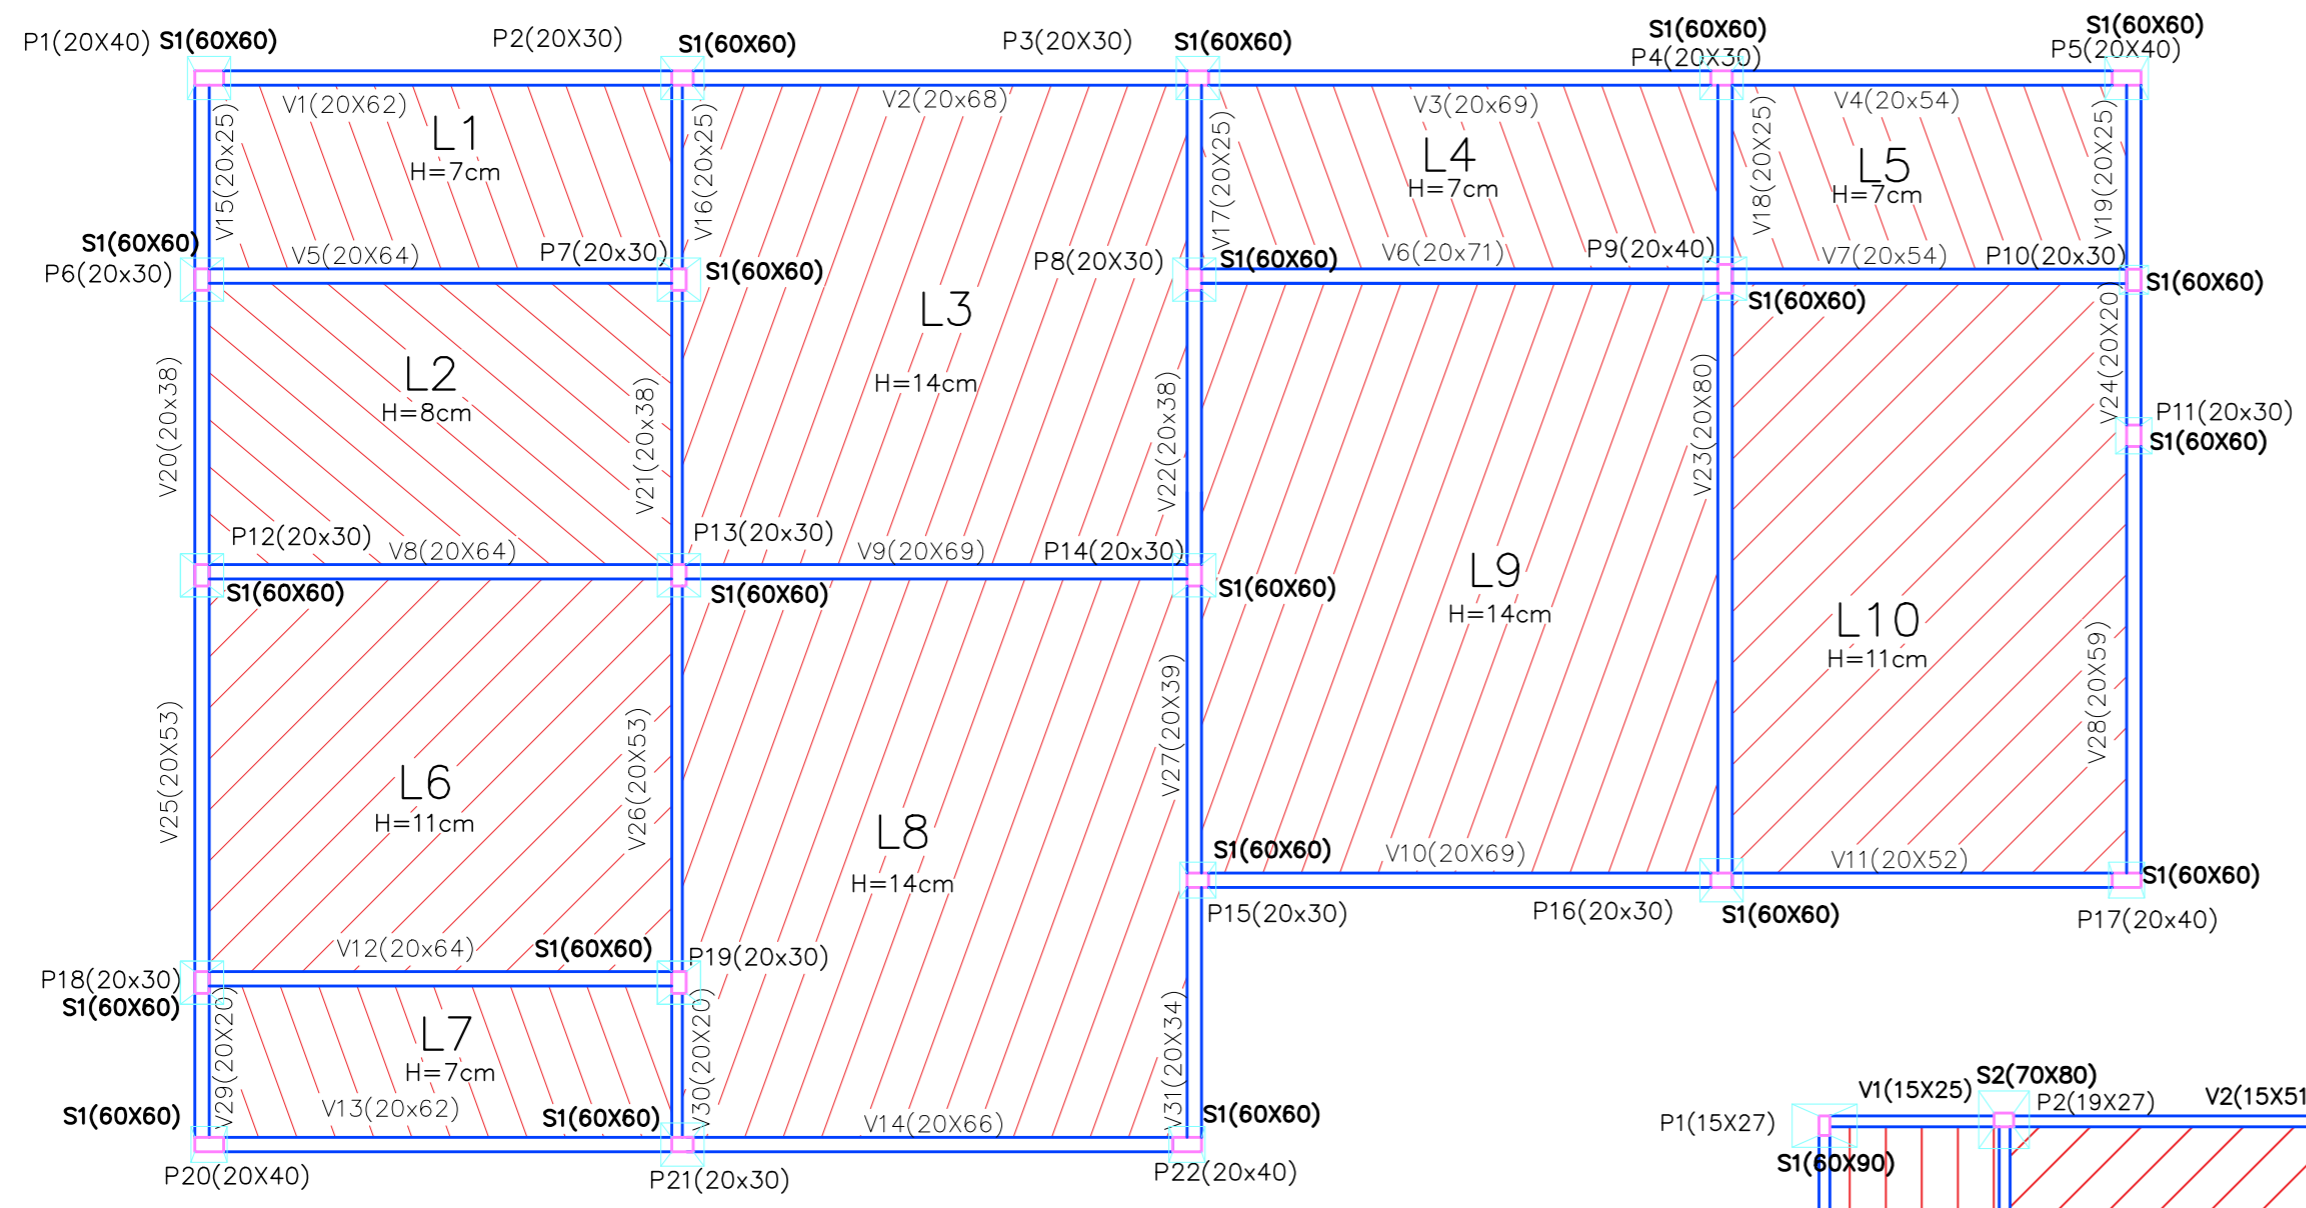


1 PLANTA ESTRUTURAL CONVENIÊNCIA
ESCALA 1:100

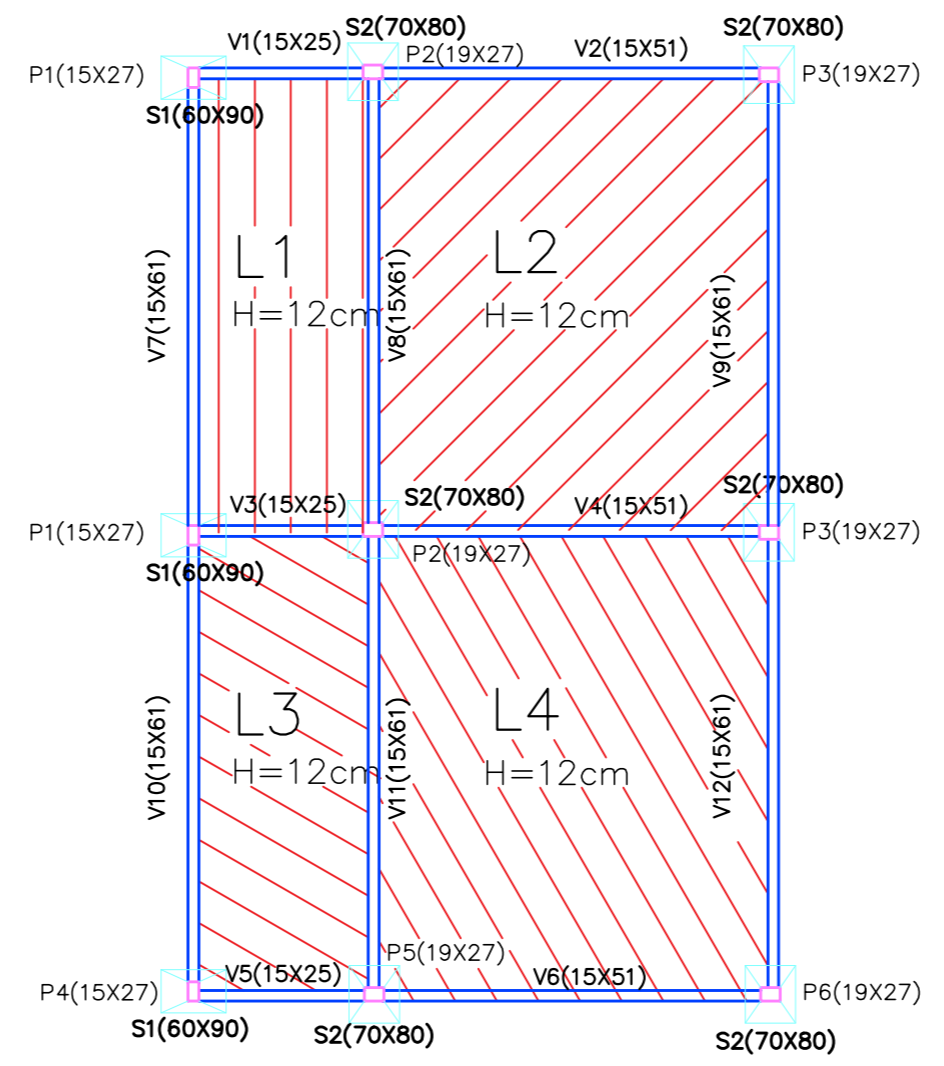


2 PLANTA ESTRUTURAL BORRACHARIA E LAVA-RÁPIDO
ESCALA 1:100

TABELA


| | |
|--|--------|
| | PILAR |
| | VIGAS |
| | SAPATA |
| | LAJES |

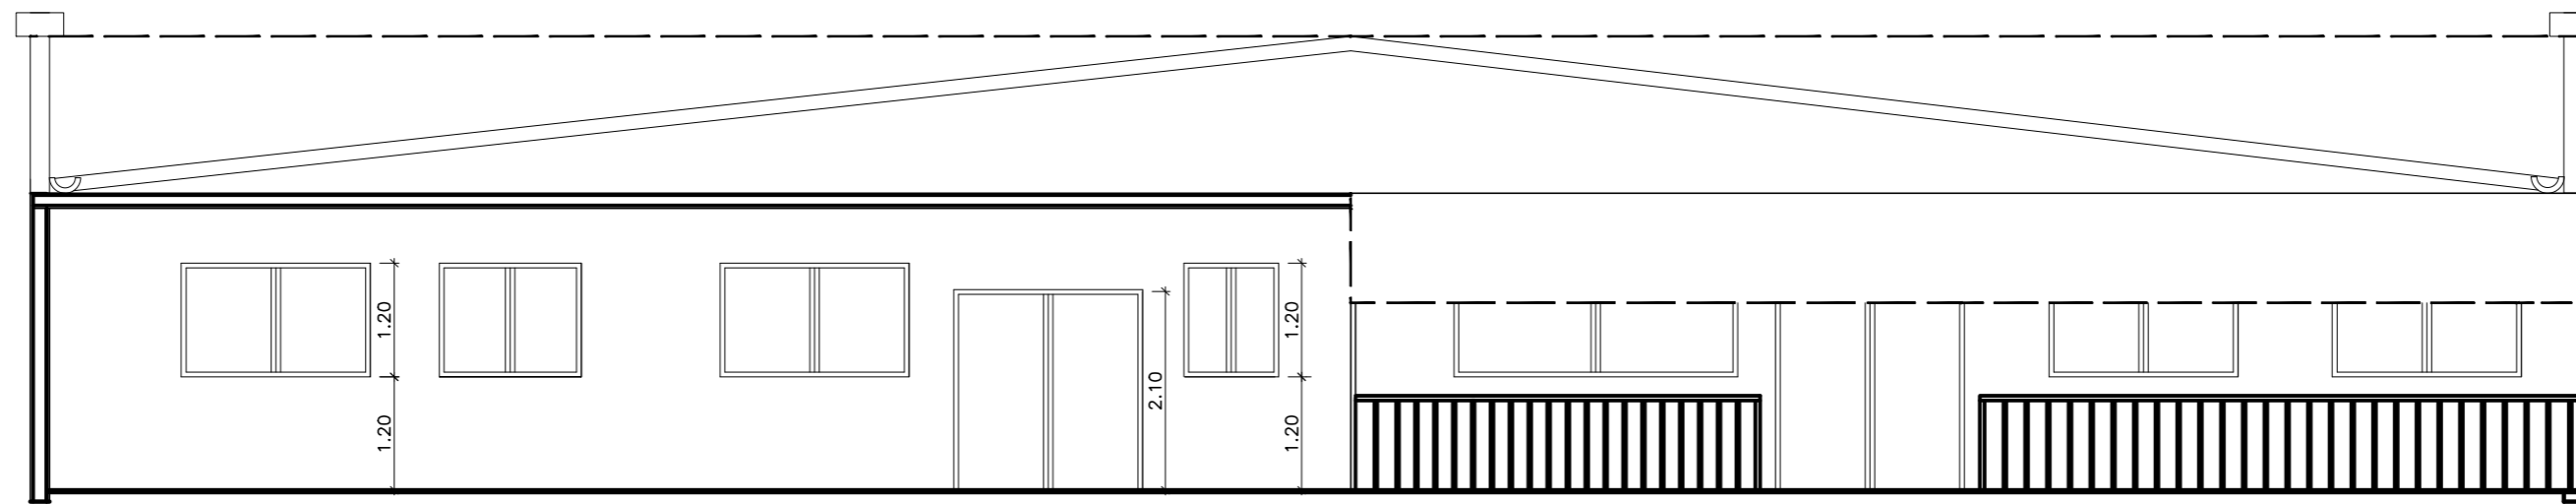


1 FACHADA FRONTAL CONVENIÊNCIA
ESCALA 1:75

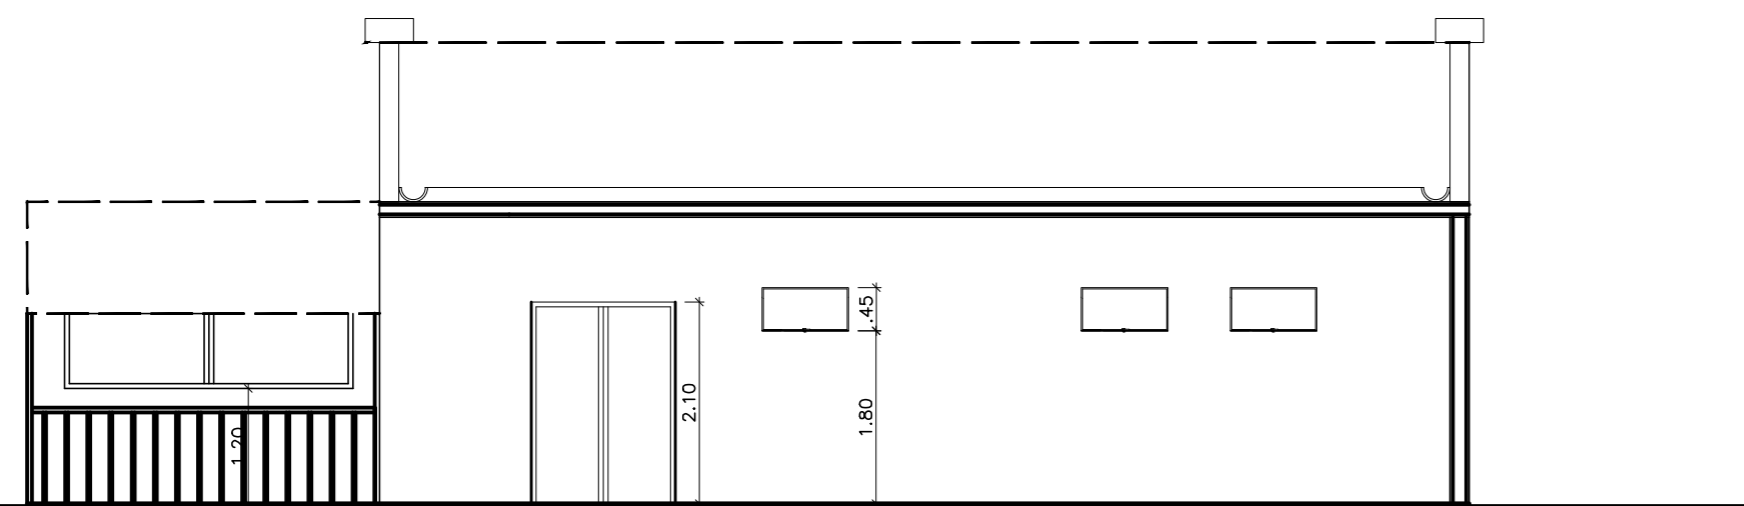


2 FACHADA LATERAL DIREITA CONVENIÊNCIA
ESCALA 1:75

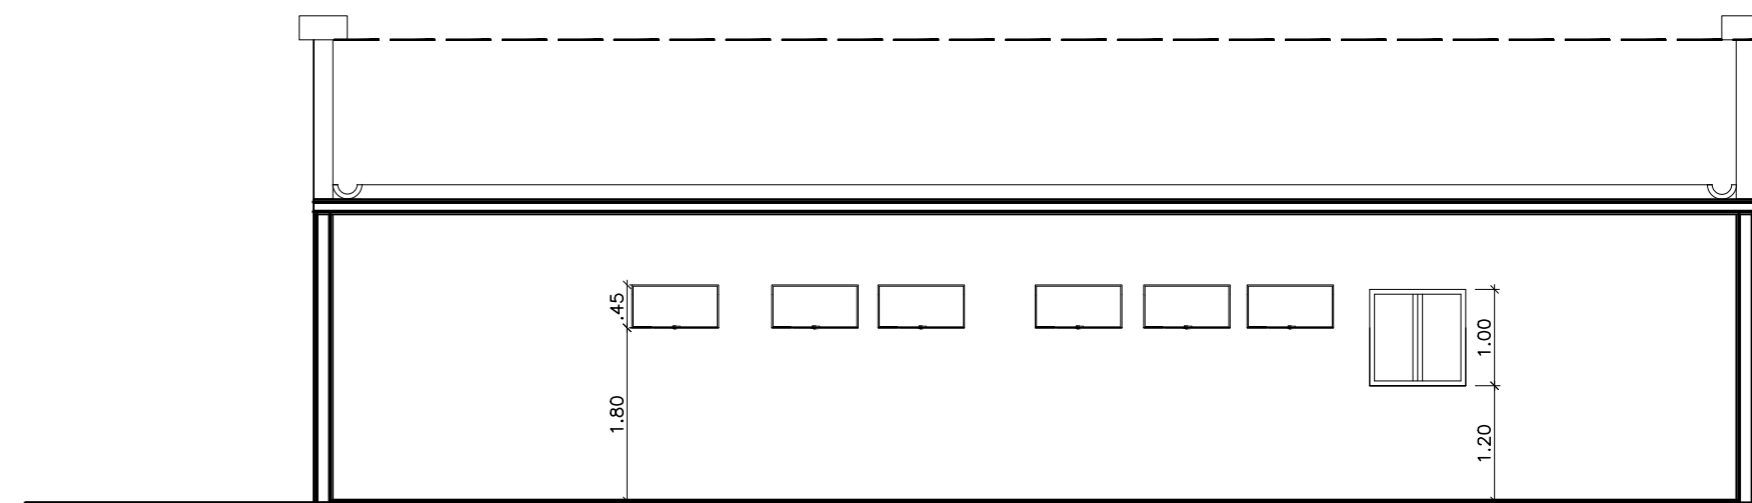

3 FACHADA LATERAL ESQUERDA CONVENIÊNCIA
ESCALA 1:75

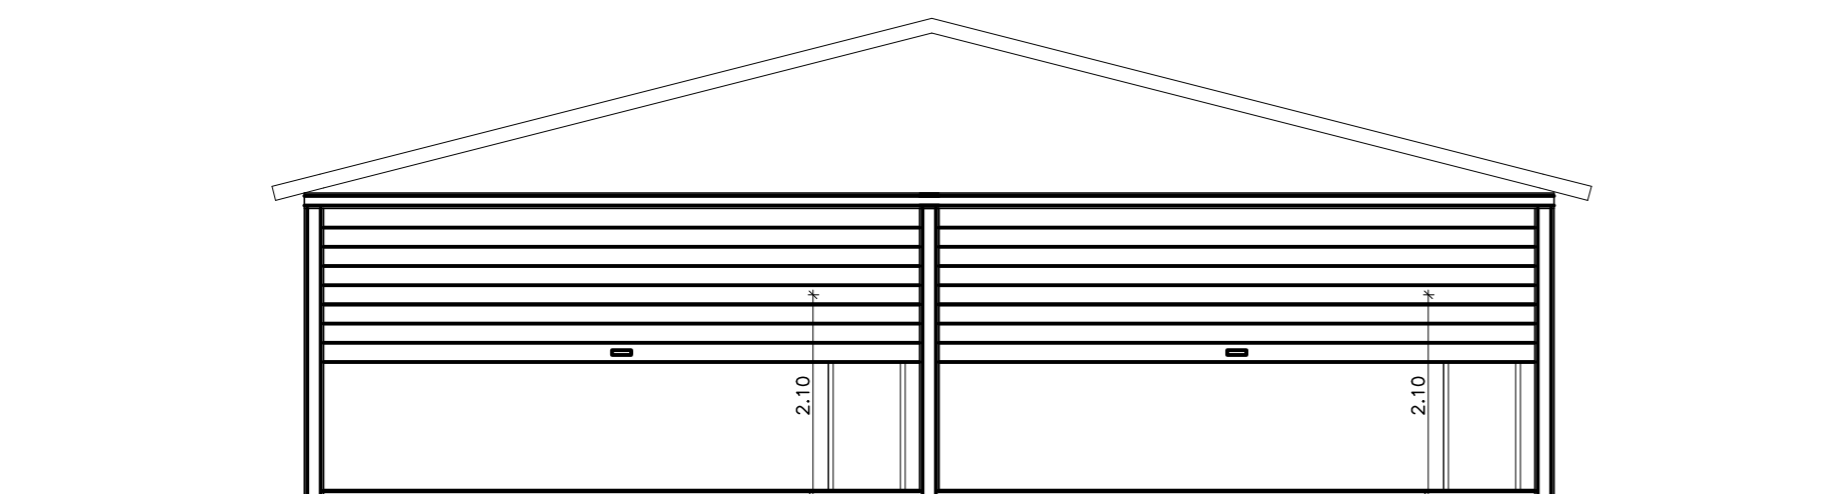


5 FACHADA FRONTAL BORRACHARIA E LAVA RÁPIDO
ESCALA 1:75

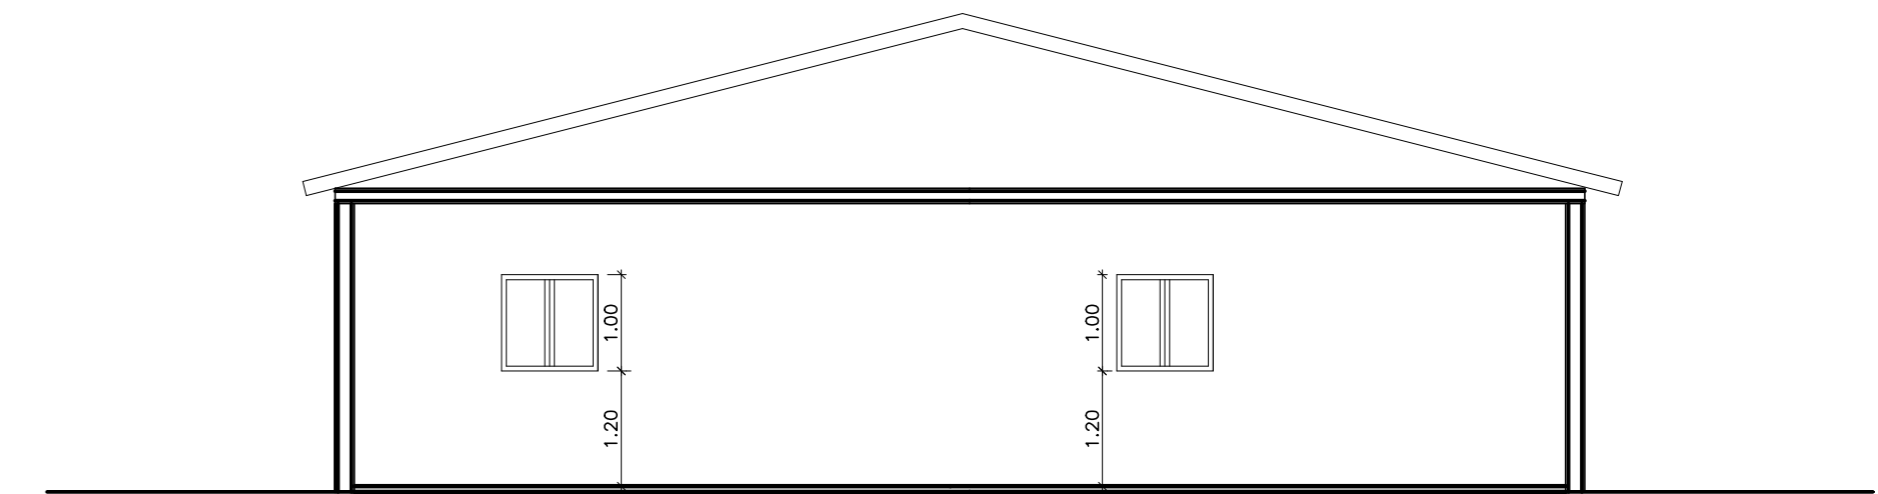

7 FACHADA FUNDO BORRACHARIA E LAVA RÁPIDO
ESCALA 1:75


| | | | | | | | |
|------------|-----------|---|---------|----------|------------|-------|-----------------|
| ETEC JM | ASSUNTO: | FACHADAS | ESCALA: | 1:75 | FOLHA: | 07/23 | |
| | ALUNO(A): | DAVI, GUILHERME S., JOÃO F., JOÃO M., LOURENÇO E NYCOLLAS | DATA: | 03.12.25 | PROFESSOR: | | ALINE E MARILIA |
| | CURSO: | EDIFICAÇÕES | SÉRIE: | 3ºB | | | |
| | | | | | | | |

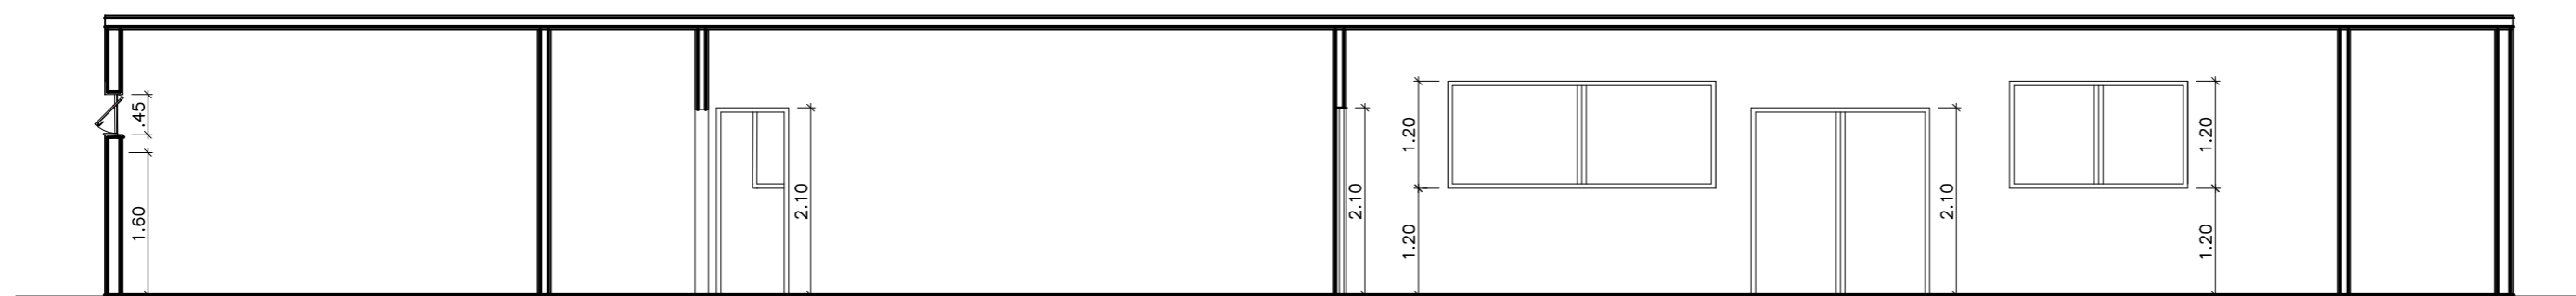


1 CORTE A:A
ESCALA 1:75




2 CORTE B:B
ESCALA 1:100

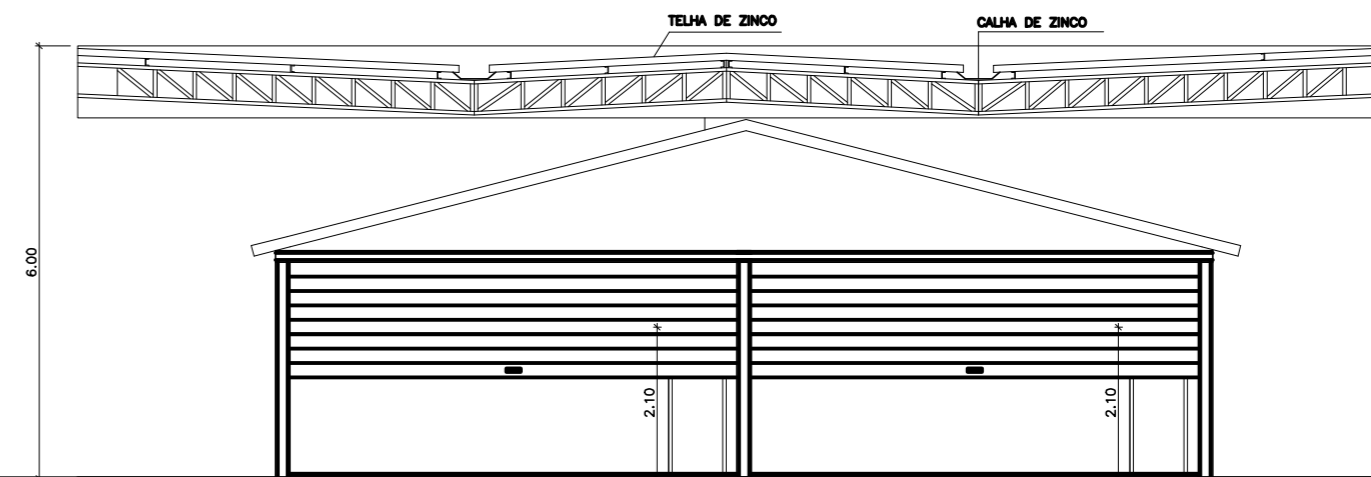

| | | | | | | | |
|------------|-----------|--|------------|-----------------|--------|-------|----------|
| ETEC JM | ASSUNTO: | CORTES AA E BB | ESCALA: | 1:100 | FOLHA: | 08/23 | |
| | ALUNO(A): | DAVI, GUILHERME S, JOÃO F, JOÃO M, LOURENÇO E NYCOLLAS | | | | | |
| | CURSO: | EDIFICAÇÕES | SÉRIE: | 3ª B | DATA: | | 03.12.25 |
| | | | PROFESSOR: | ALINE E MARILIA | | | |

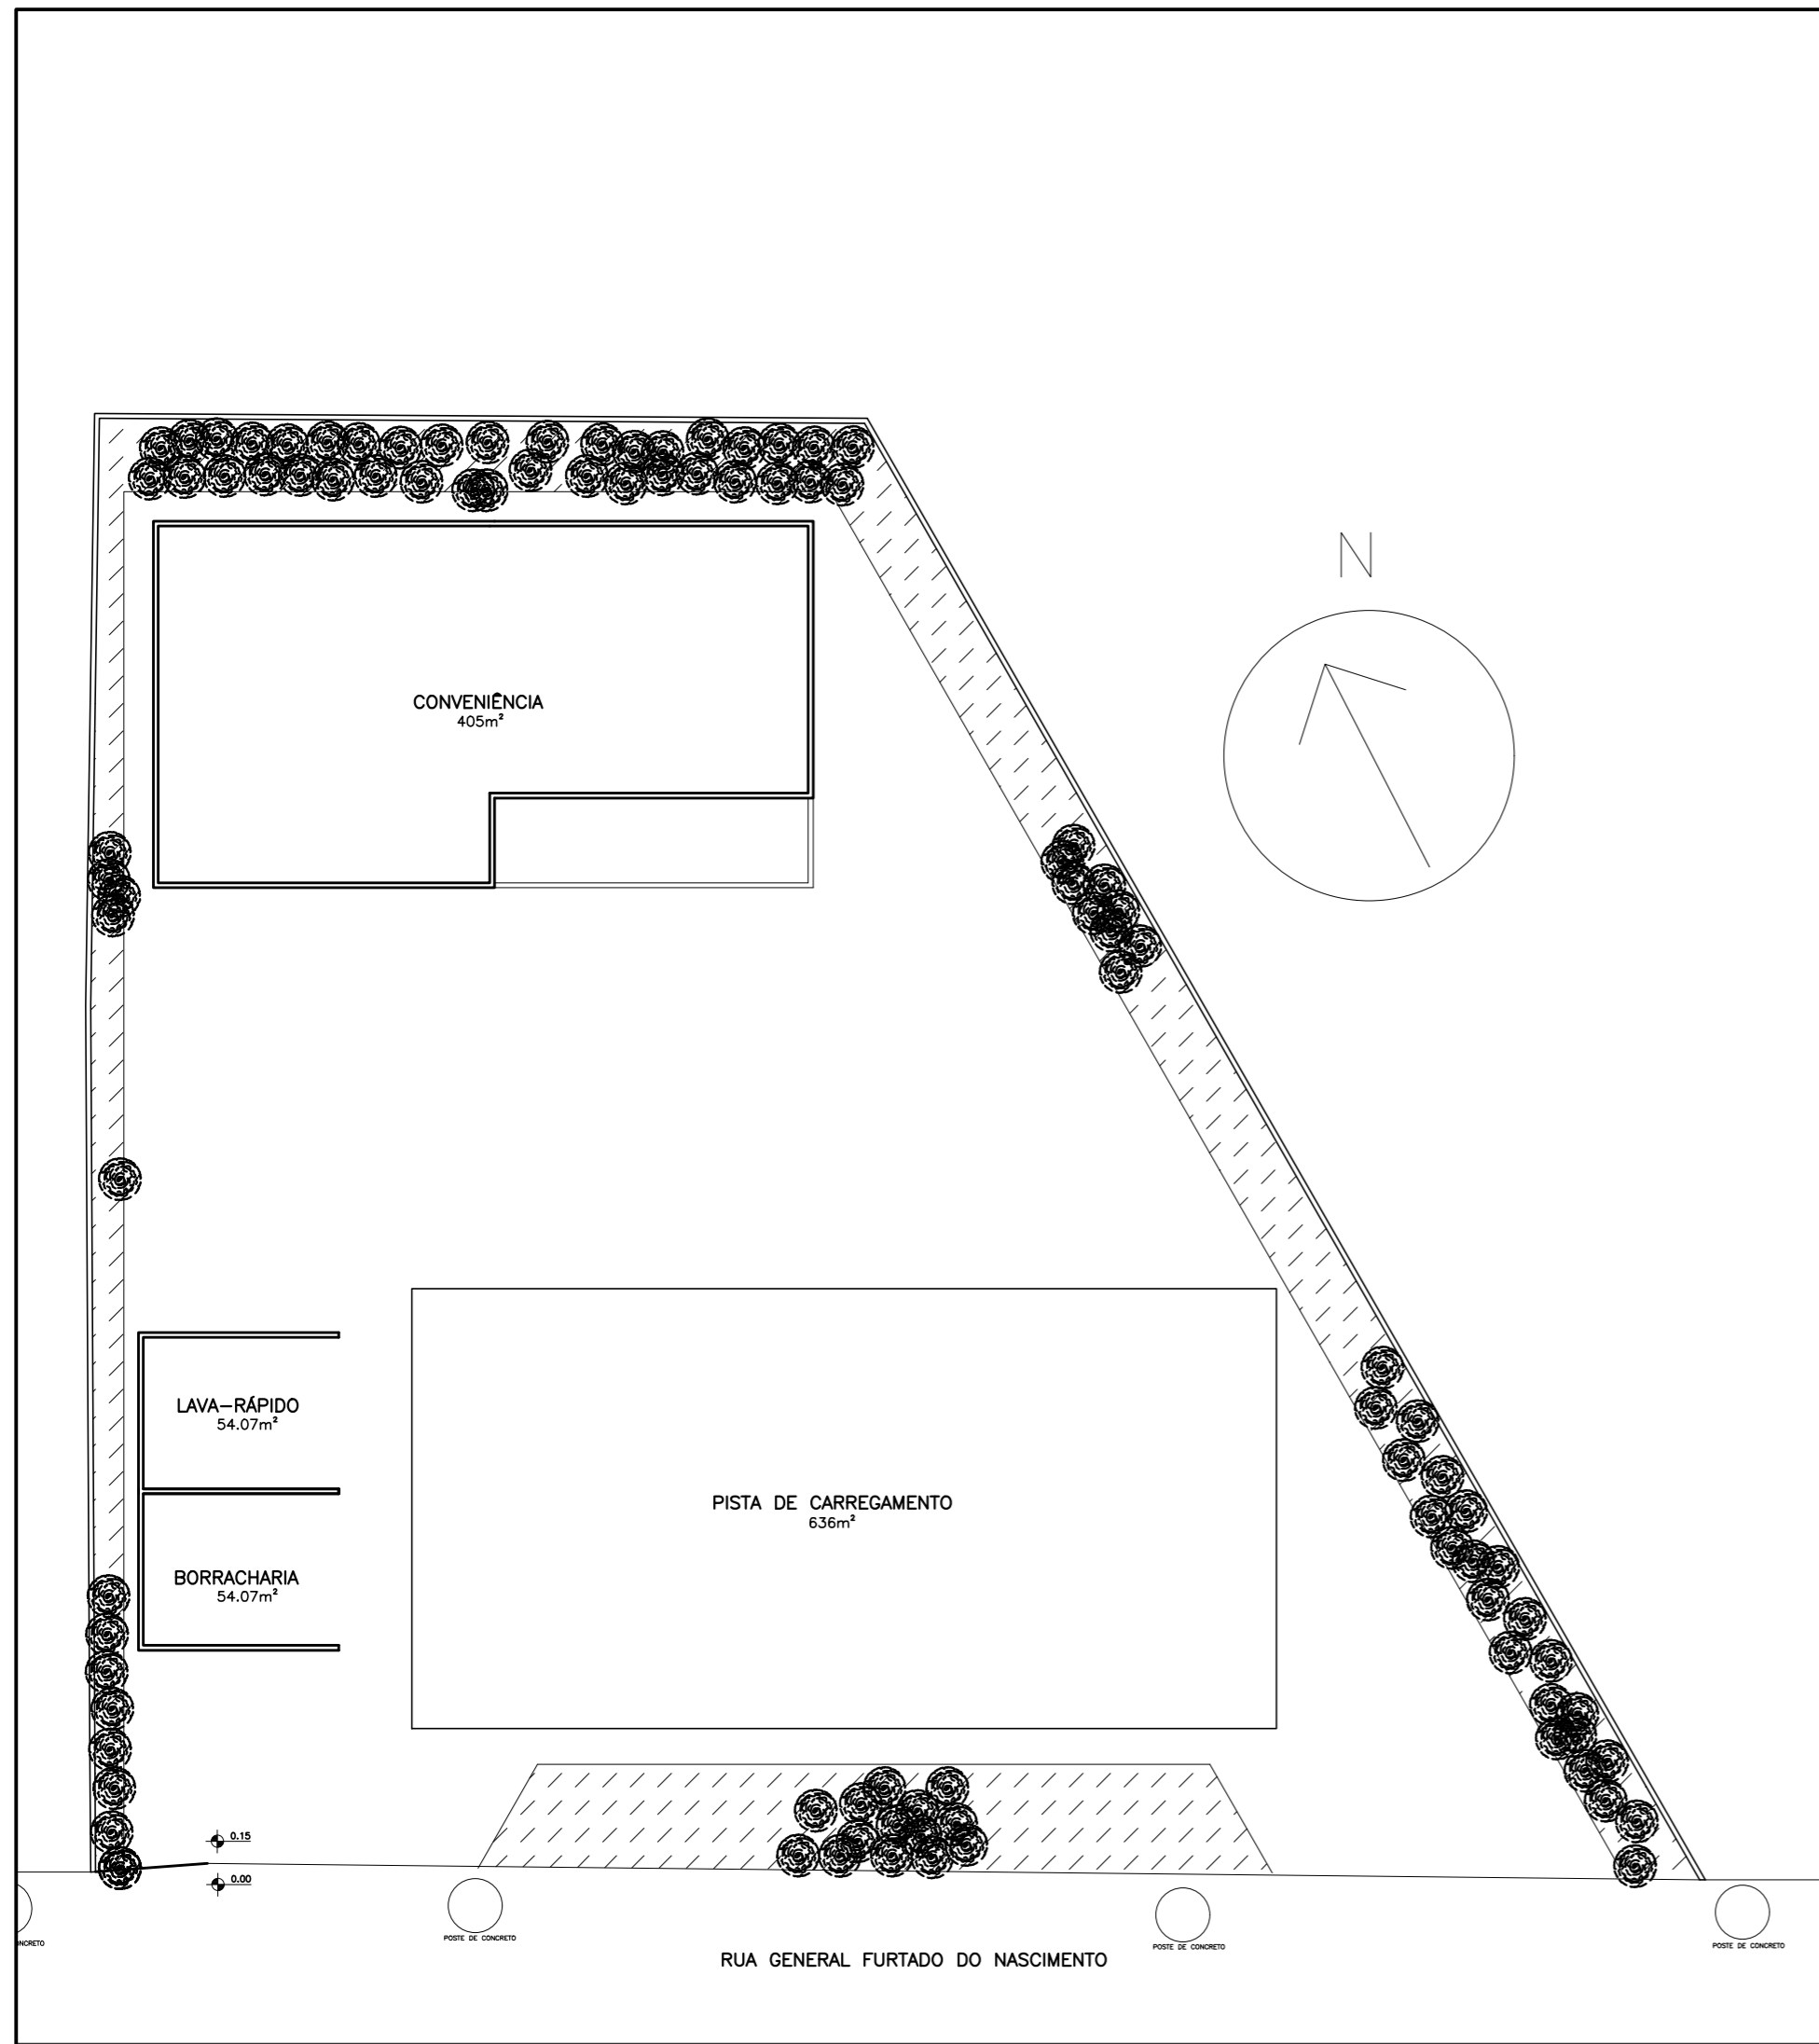

1 PLANTA TERRENO PROJETO
ESCALA 1:275

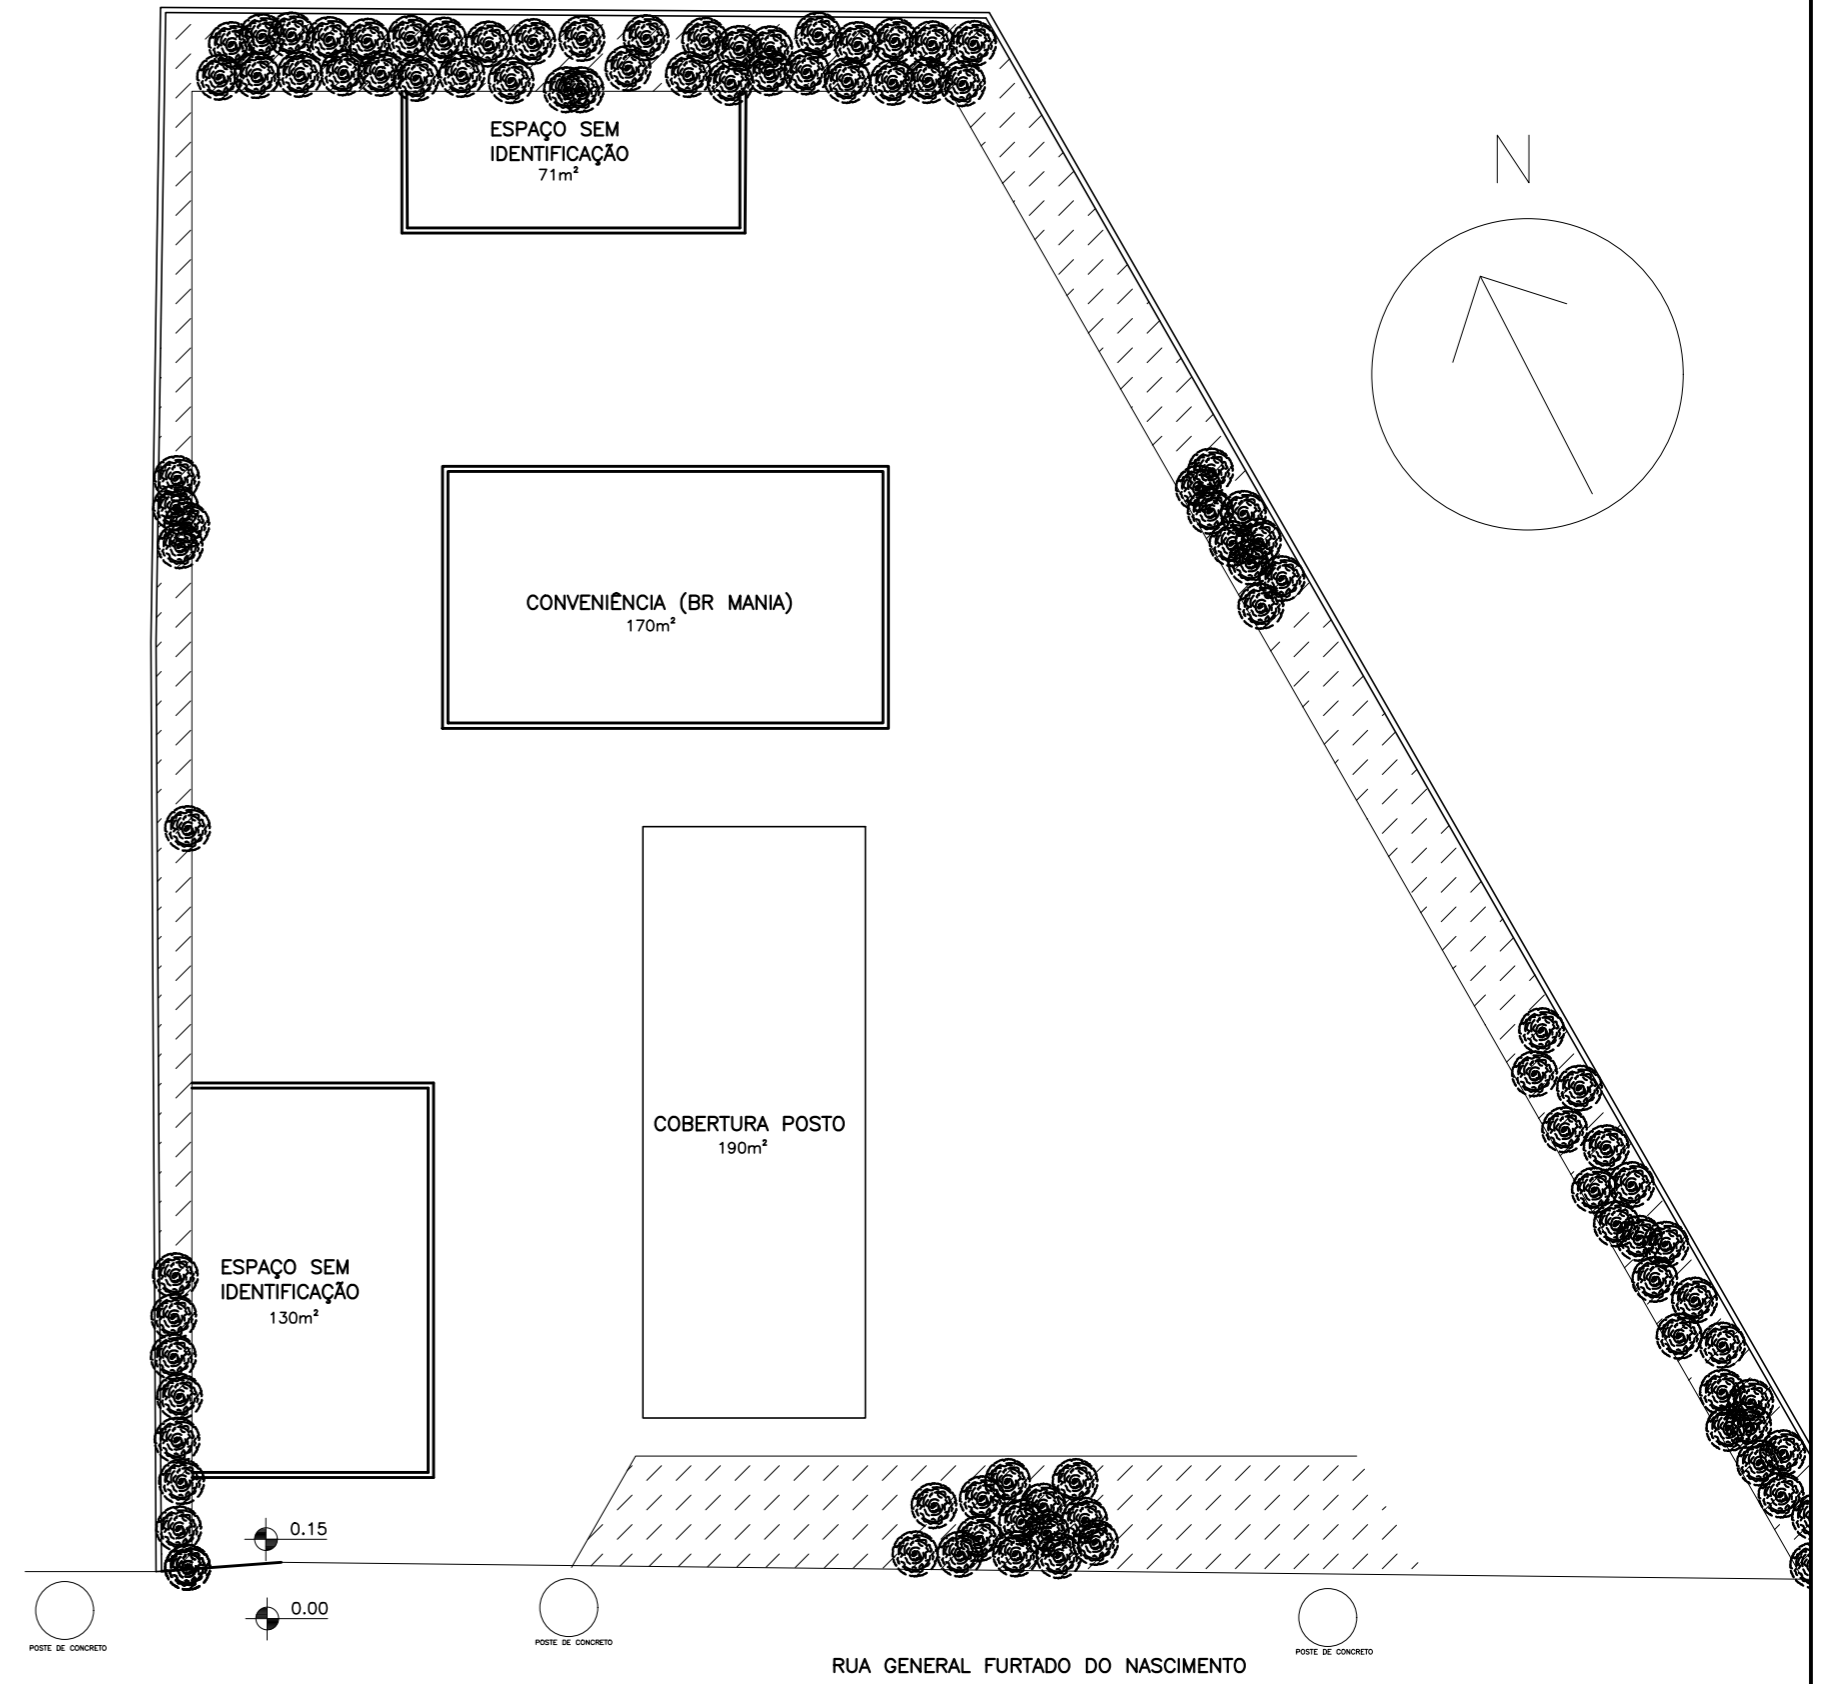


1 PLANTA TERRENO SITUAÇÃO ATUAL
ESCALA 1:275

| | | | | | | | |
|------------|-----------|--|------------|-----------------|--------|-------|----------|
| ETEC JM | ASSUNTO: | PLANTA DE IMPLANTAÇÃO | ESCALA: | 1:275 | FOLHA: | 09/23 | |
| | ALUNO(A): | DAVI, GUILHERME S, JOÃO F, JOÃO M, LOURENÇO E NYCOLLAS | | | | | |
| | CURSO: | EDIFICAÇÕES | SÉRIE: | 3ºB | DATA: | | 03.12.25 |
| | | | PROFESSOR: | ALINE E MARILIA | | | |





| | | | | | | | |
|------------|------------|---|---------|-------|--------|-------|----------|
| ETEC JM | ASSUNTO: | PLANTA DE LOCALIZAÇÃO | ESCALA: | 1:650 | FOLHA: | 10/23 | |
| | ALUNO(A): | DAVI, GUILHERME S., JOÃO F., JOÃO M., LOURENÇO E NYCOLLAS | | | | | |
| | CURSO: | EDIFICAÇÕES | SÉRIE: | 3ª | DATA: | | 03.12.25 |
| | PROFESSOR: | ALINE E MARILIA | | | | | |

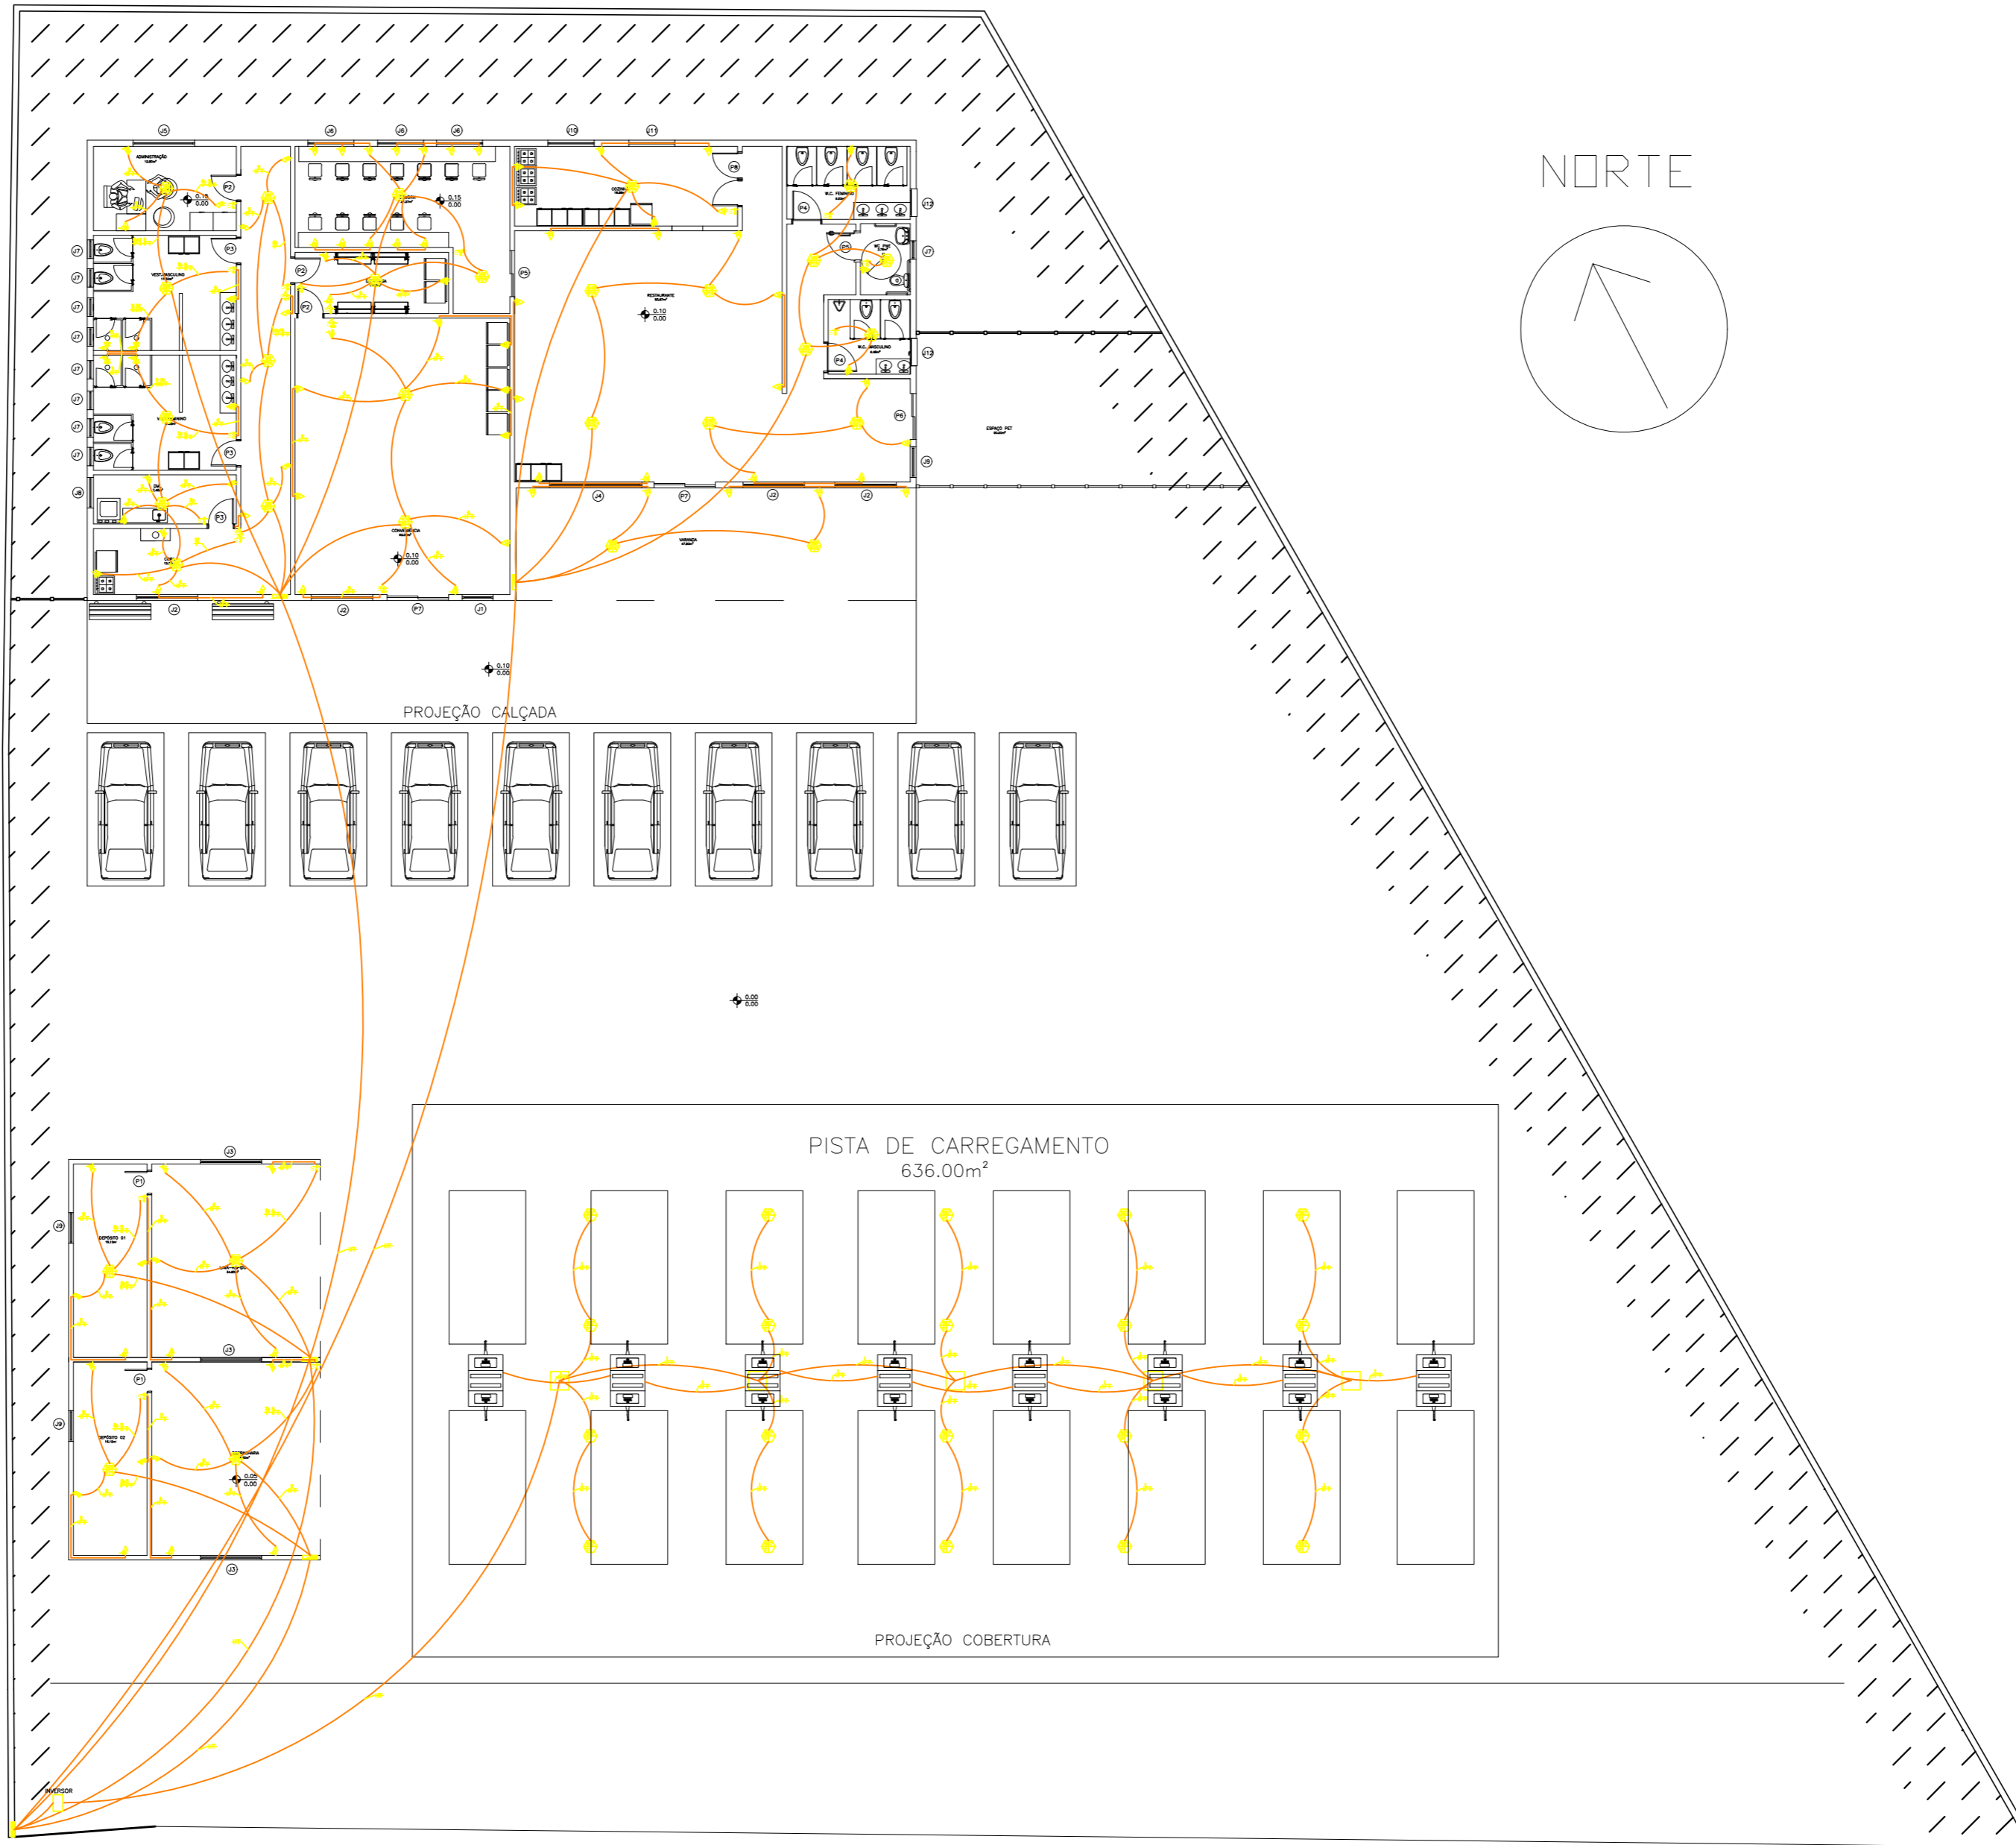


1 PROJETO ELÉTRICO
ESCALA 1:125

| | | | | |
|---|--|------------|----------------|----------------------------|
| E T E C J M | ASSUNTO: PLANTA ELÉTRICA GERAL | | ESCALA: 1:175 | FOLHA: |
| | ALUNO(A): DAVI, GUILHERME S, JOÃO F, JOÃO M, LOURENÇO E NYCOLLAS | | 11/23 | |
| | CURSO: EDIFICAÇÕES | SÉRIE: 3ºB | DATA: 03.12.25 | PROFESSOR: ALINE E MARILIA |
| | | | | |

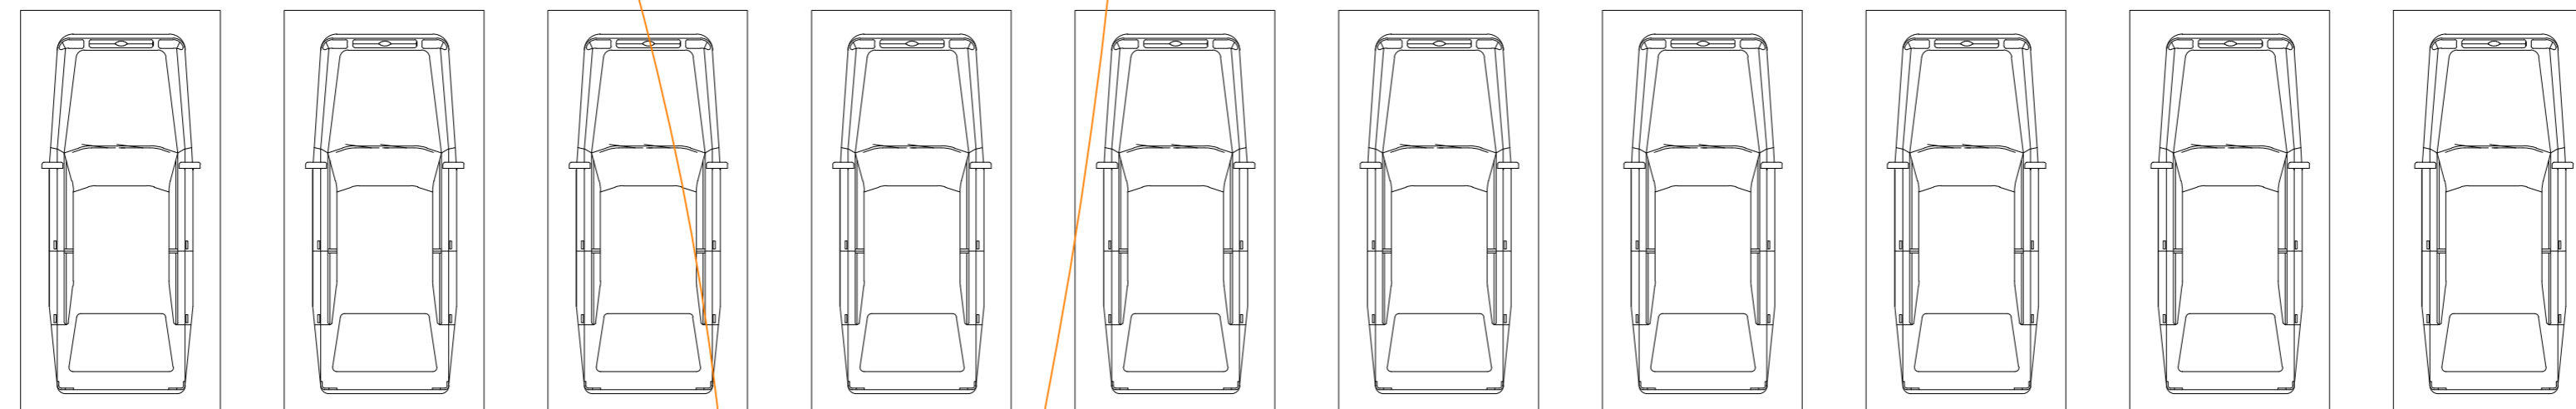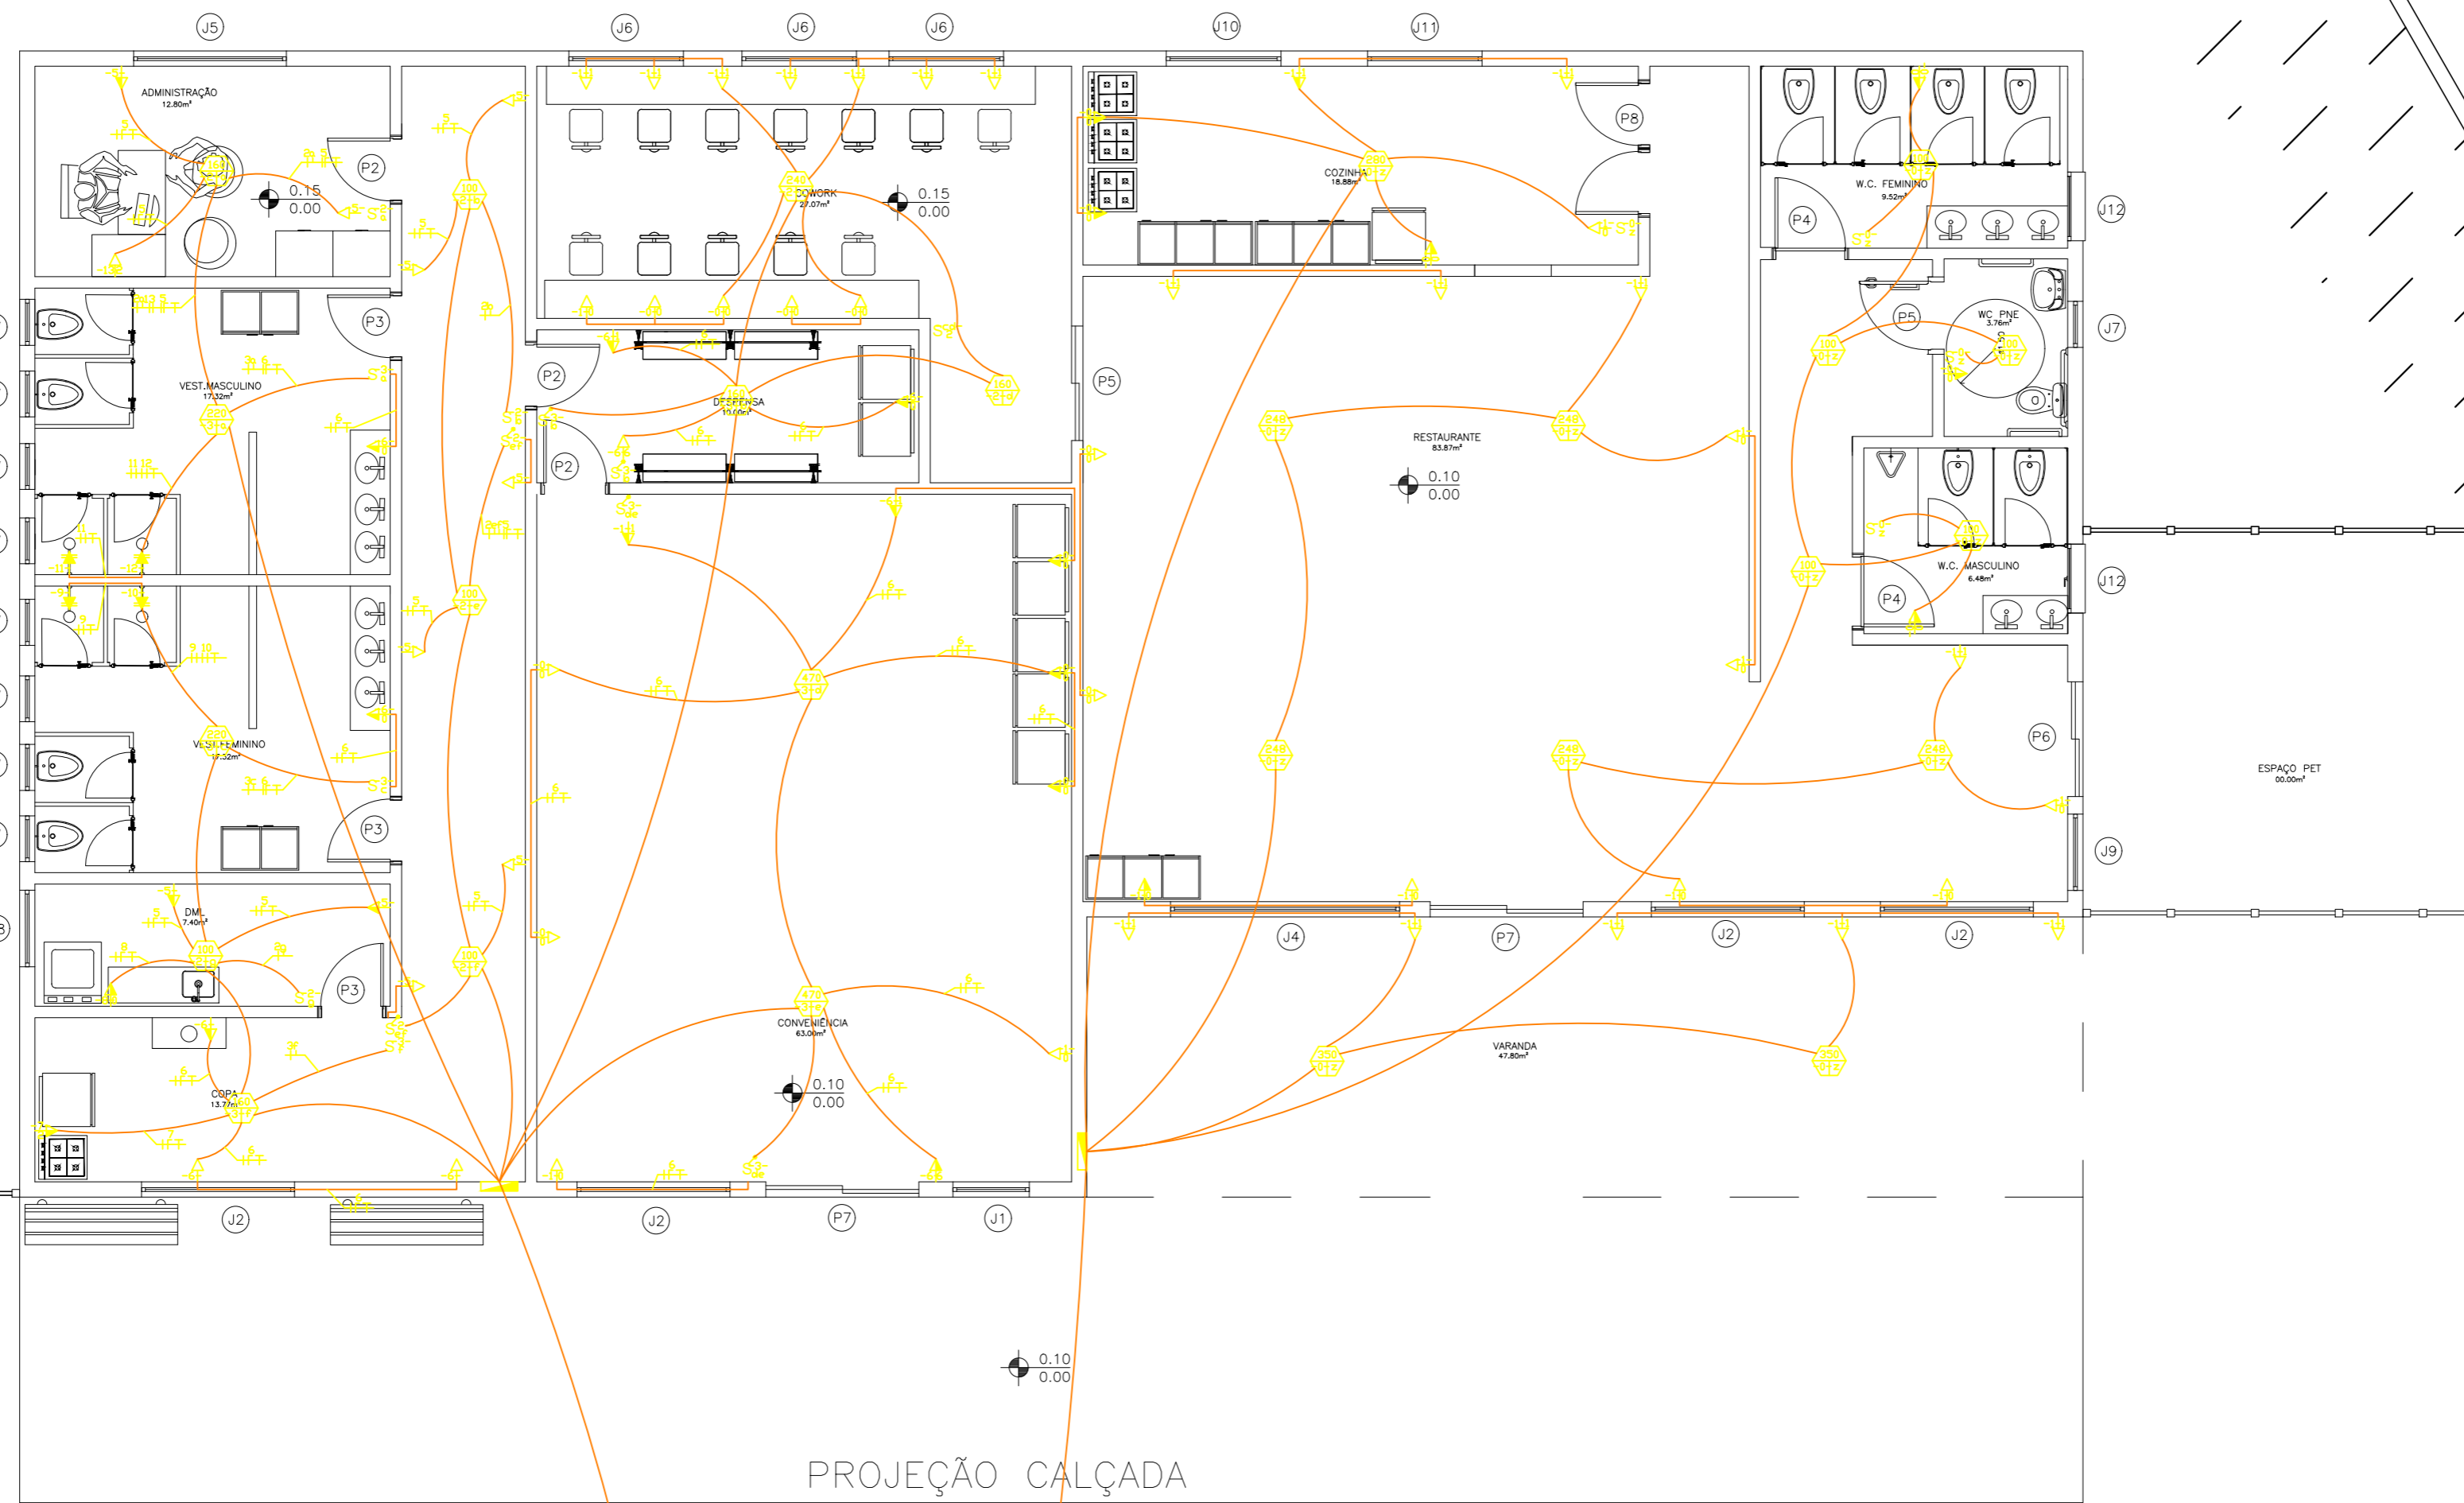


| | | | | |
|--------------------|--|------------|----------------|----------------------------|
| ETEC JM | ASSUNTO: PLANTA ELÉTRICA CONVENIENCIA | | ESCALA: 1:75 | FOLHA: |
| | ALUNO(A): DAVI, GUILHERME S, JOÃO F, JOÃO M, LOURENÇO E NYCOLLAS | | | 12/23 |
| | CURSO: EDIFICAÇÕES | SÉRIE: 3ºB | DATA: 03.12.25 | PROFESSOR: ALINE E MARILIA |
| | | | | |

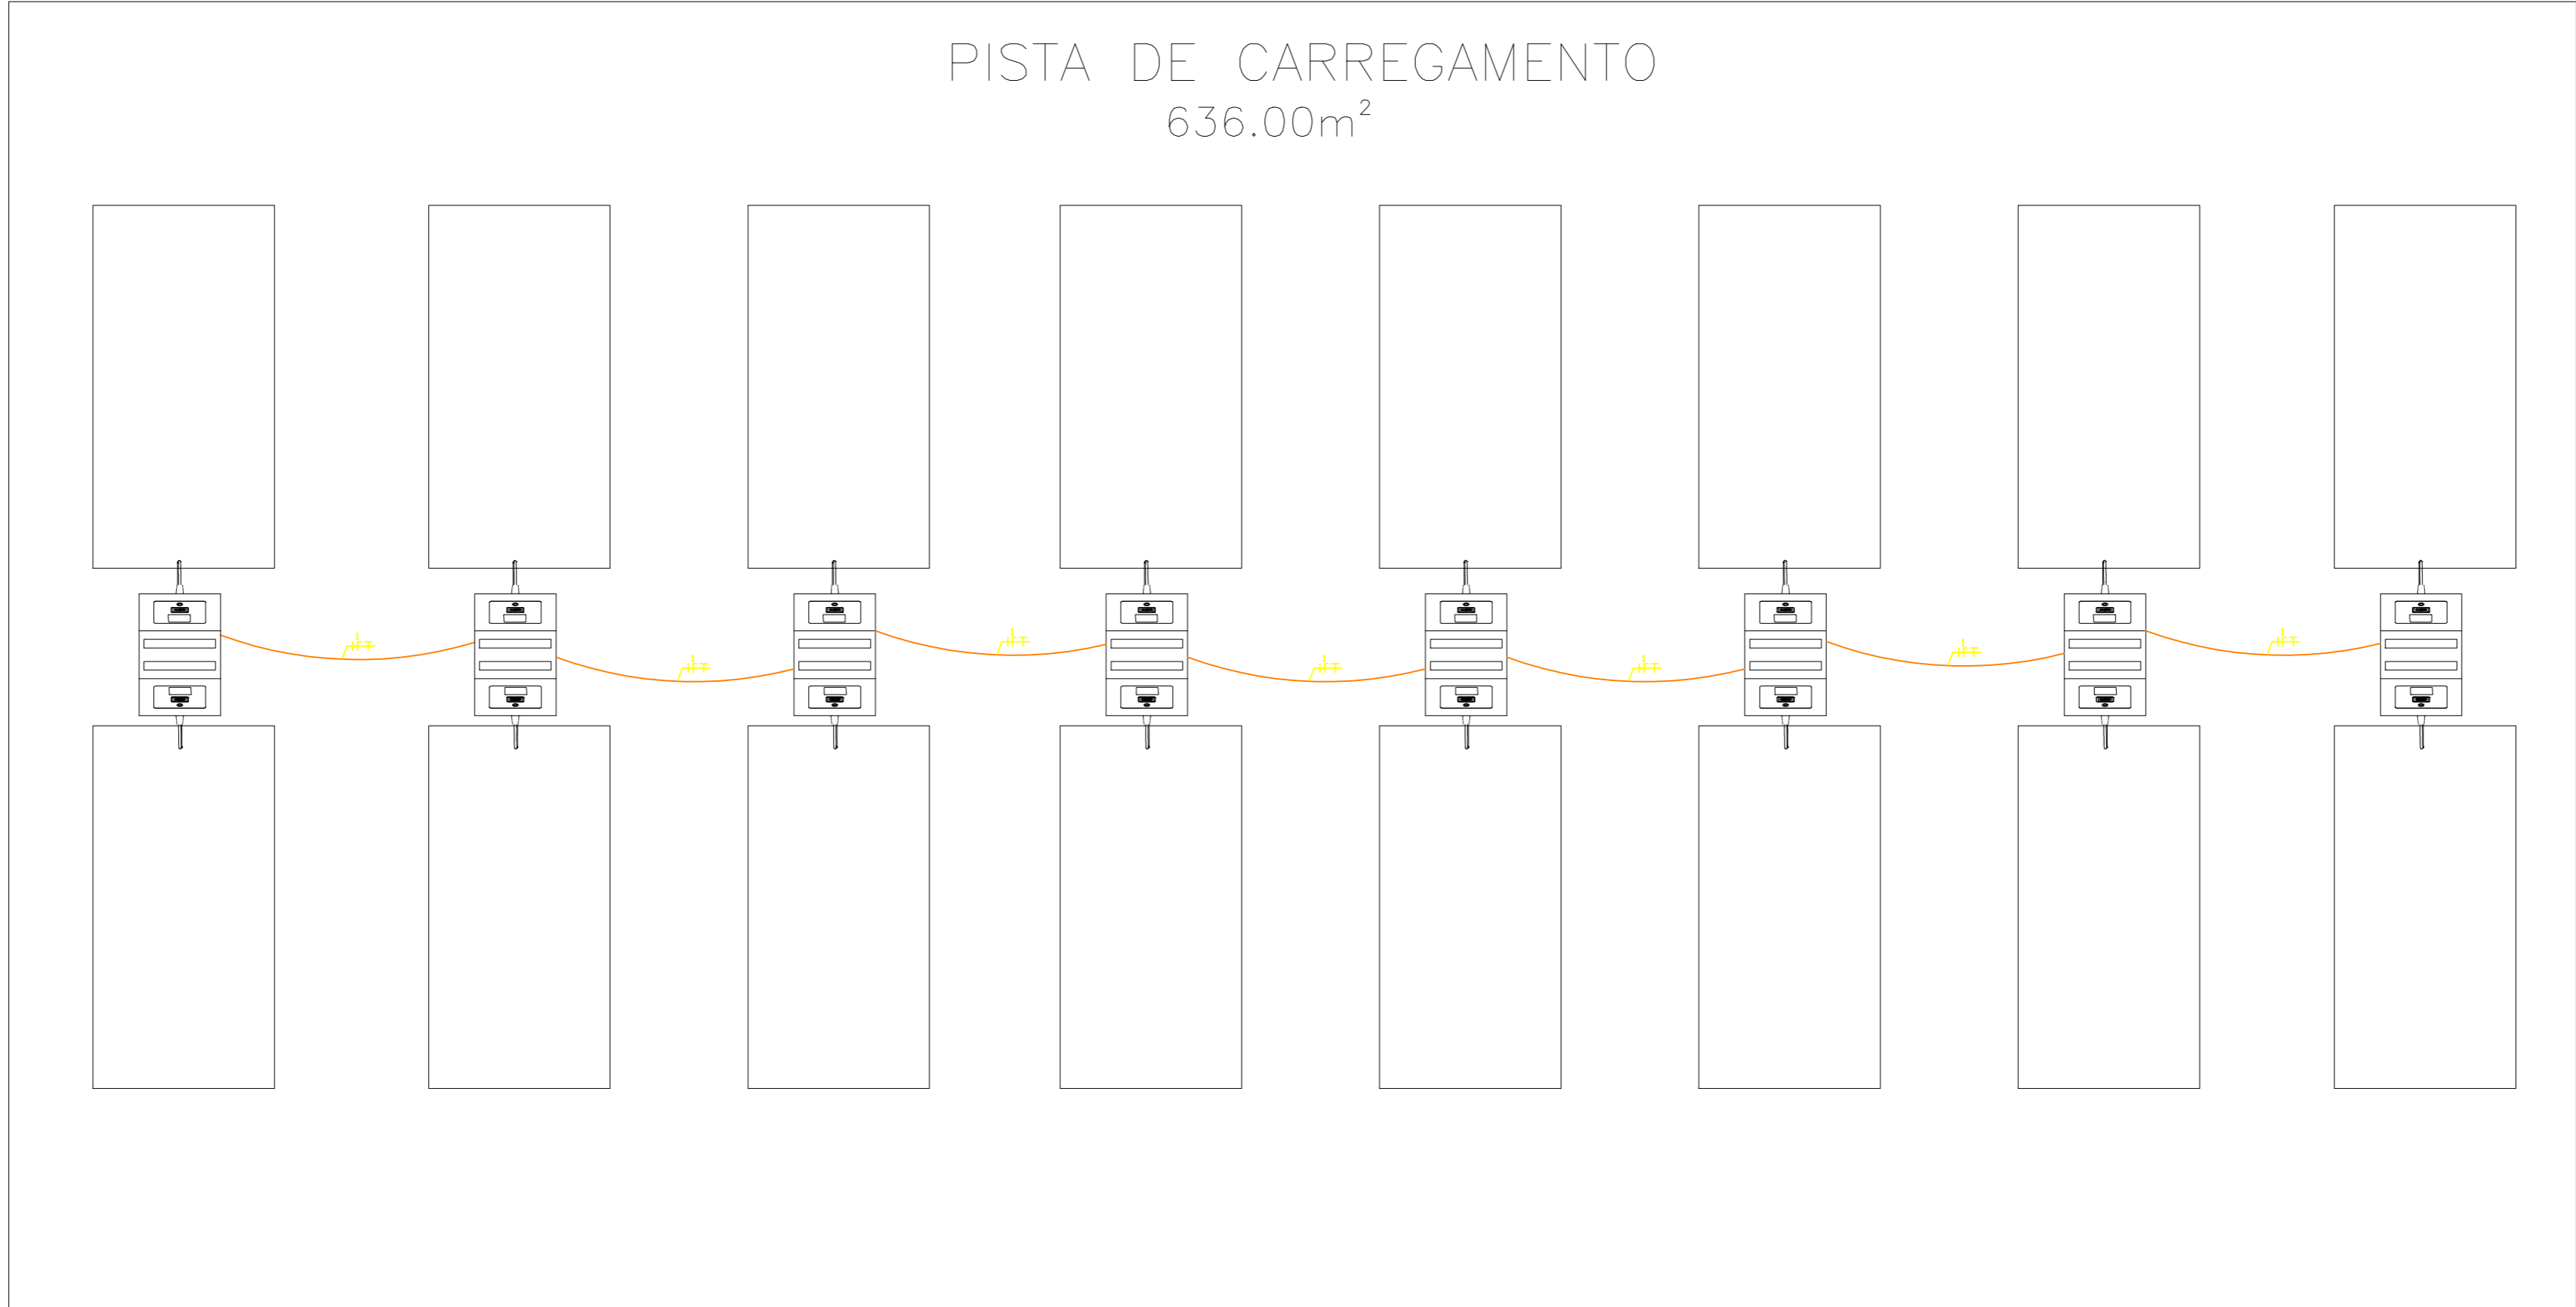

4 PROJETO ELÉTRICO POSTO – CARREGAMENTO
ESCALA 1:100


| | | | | | | | |
|--|-----------|--|------------|-----------------|--------|--------------|----------|
| E T E C J M | ASSUNTO: | PLANTA ELÉTRICA CARREGADORES | ESCALA: | 1:75 | FOLHA: | 13/23 | |
| | ALUNO(A): | DAVI, GUILHERME S, JOÃO F, JOÃO M, LOURENÇO E NYCOLLAS | | | | | |
| | CURSO: | EDIFICAÇÕES | SÉRIE: | 3ºB | DATA: | | 03.12.25 |
| | | | PROFESSOR: | ALINE E MARILIA | | | |

PISTA DE CARREGAMENTO
636.00m²

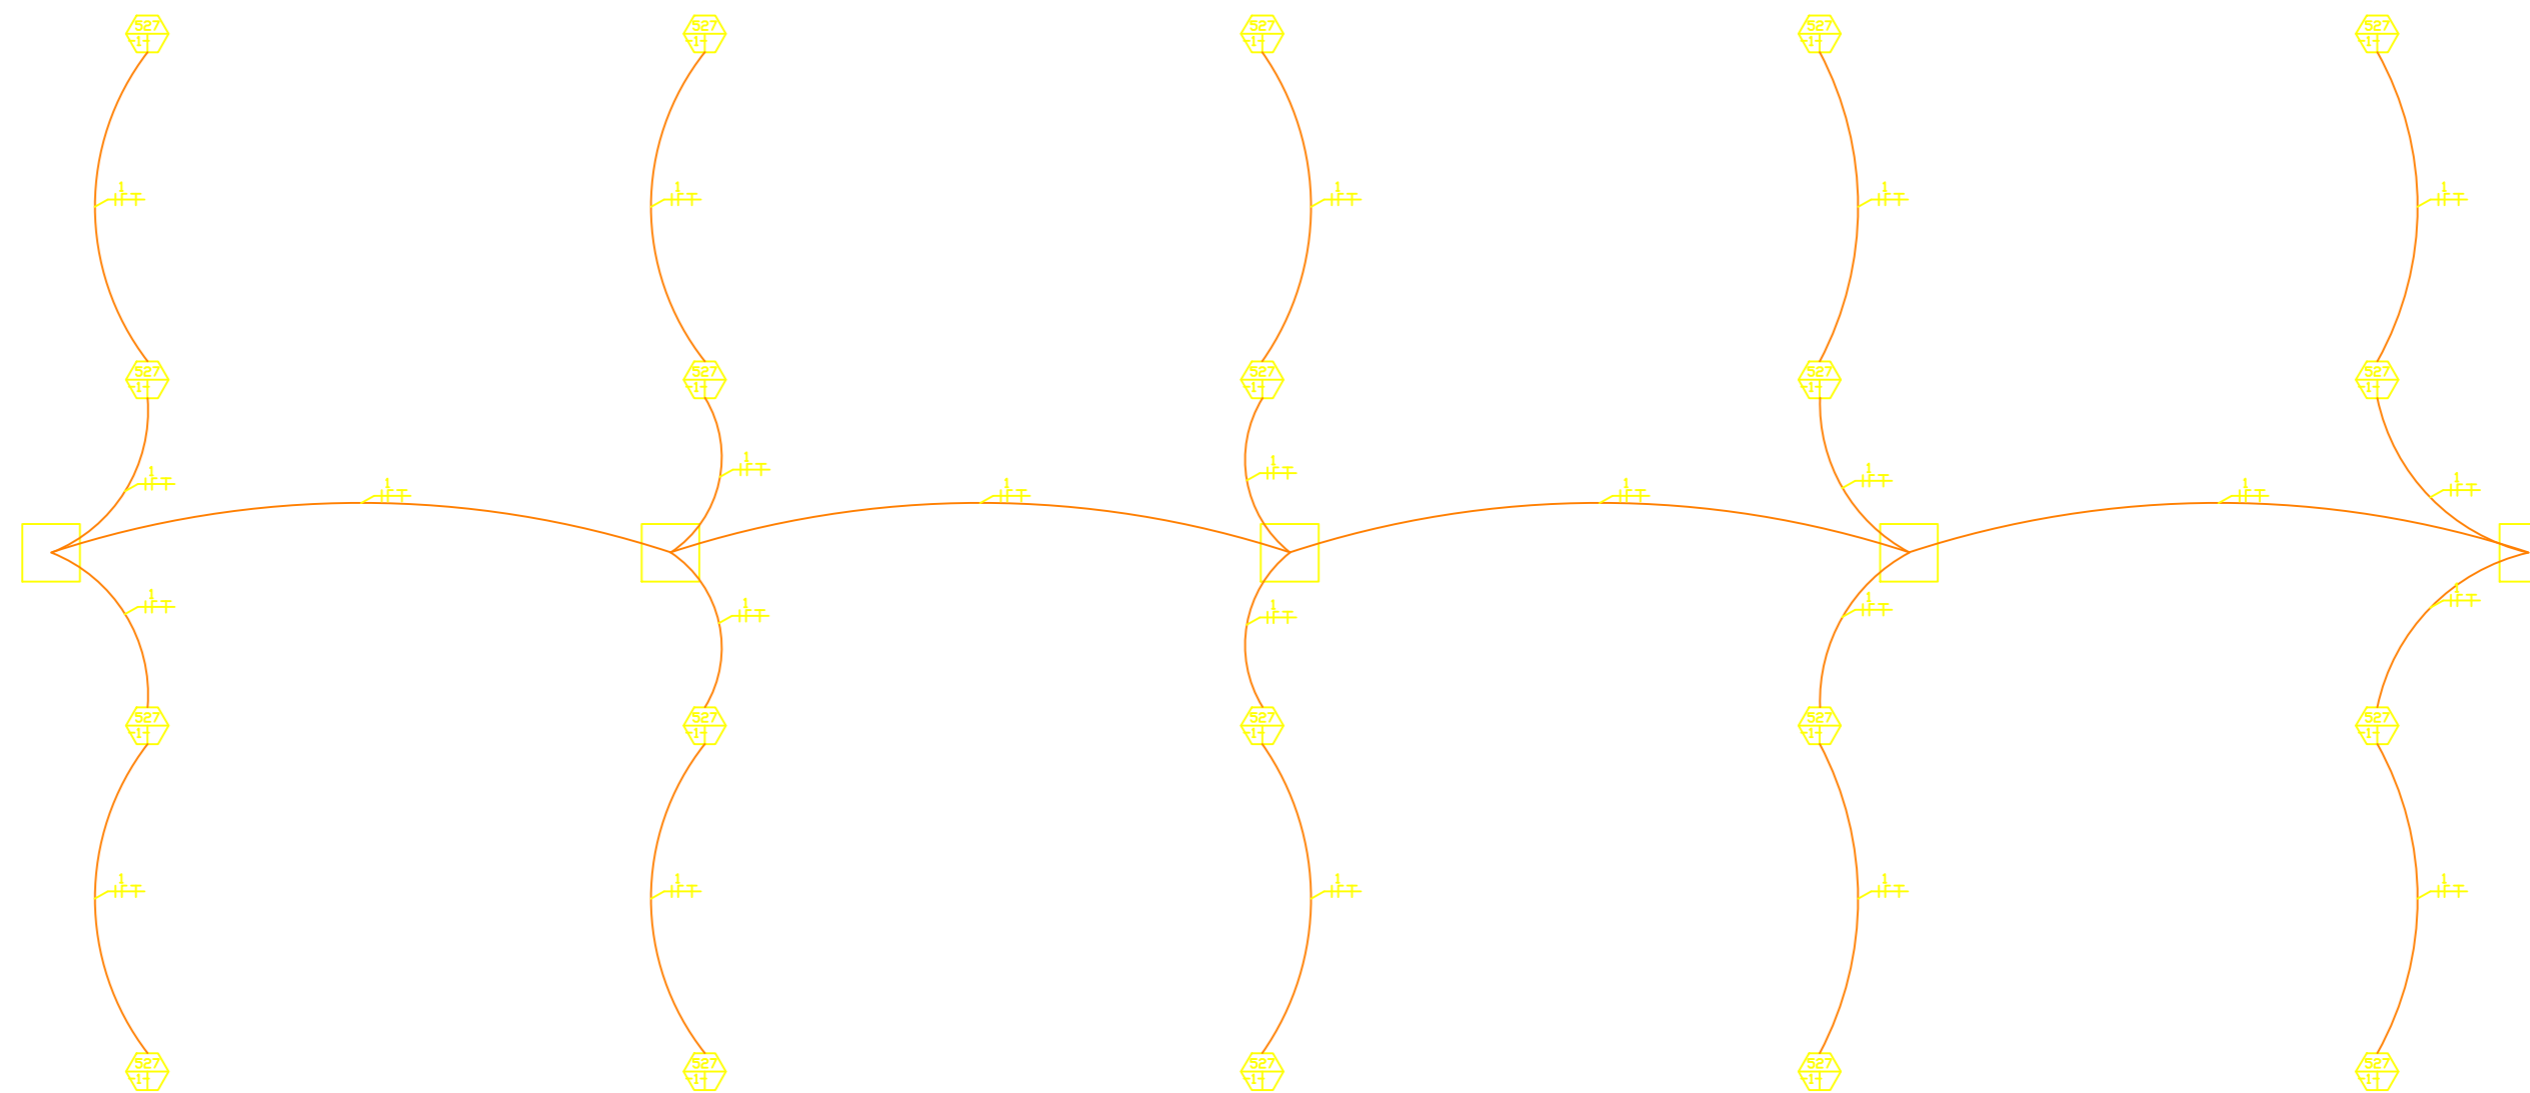


3 PROJETO ELÉTRICO POSTO – ILUMINAÇÃO
ESCALA 1:100

| | | | | | | | |
|------------|-----------|--|------------|-----------------|--------|-------|----------|
| ETEC JM | ASSUNTO: | PLANTA ELÉTRICA ILUMINAÇÃO POSTO | ESCALA: | 1:75 | FOLHA: | 14/23 | |
| | ALUNO(A): | DAVI, GUILHERME S, JOÃO F, JOÃO M, LOURENÇO E NYCOLLAS | | | | | |
| | CURSO: | EDIFICAÇÕES | SÉRIE: | 3ºB | DATA: | | 03.12.25 |
| | | | PROFESSOR: | ALINE E MARILIA | | | |



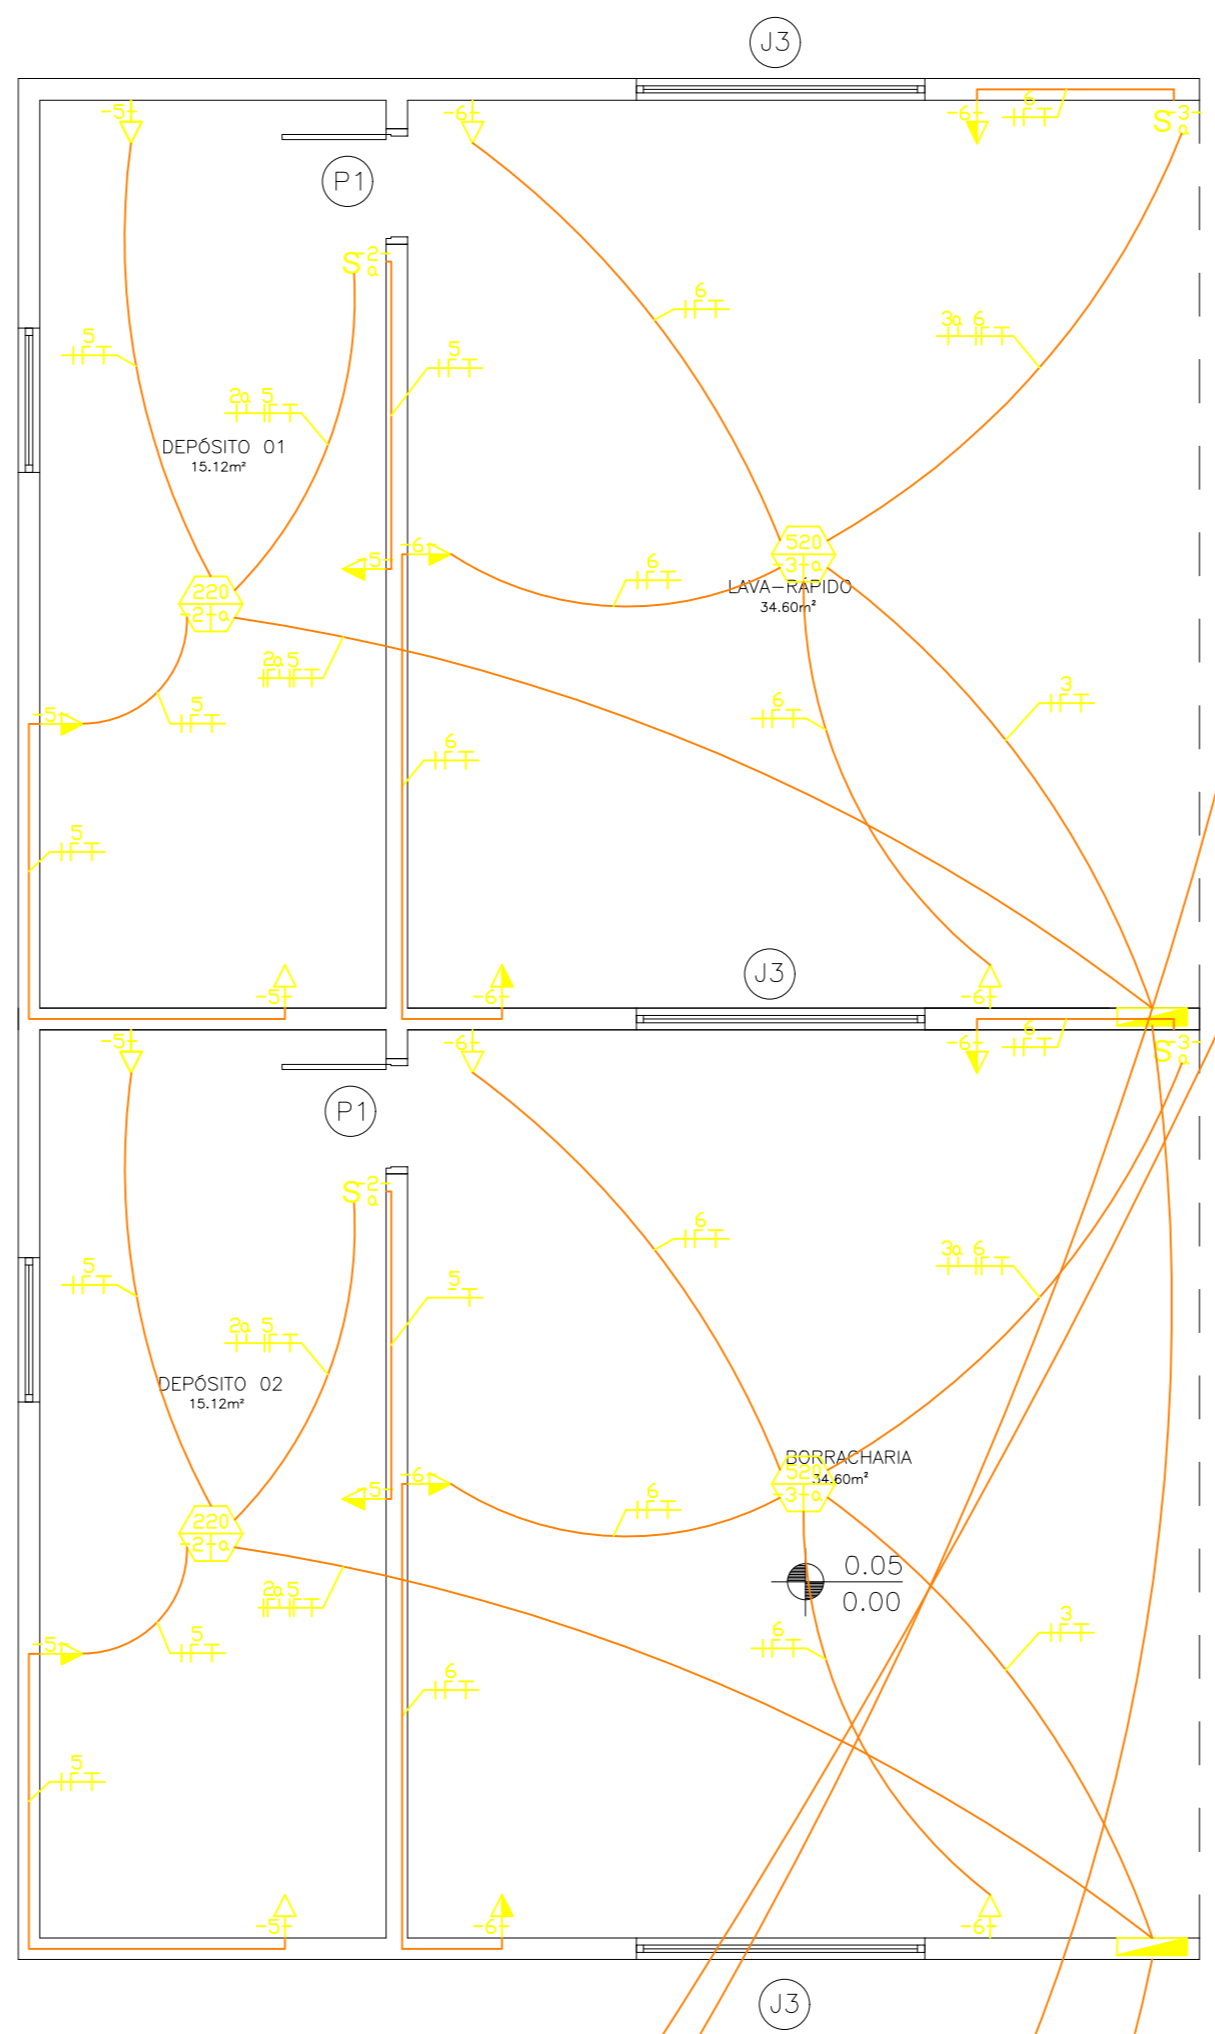


| | | | | |
|--------------------|---|---------------|-------------------|-------------------------------|
| ETEC JM | ASSUNTO: PLANTA ELÉTRICA LAVA E BORRACHARIA | | ESCALA: 1:50 | FOLHA: 15/23 |
| | ALUNO(A): DAVI, GUILHERME S, JOÃO F, JOÃO M, LOURENÇO E NYCOLLAS | | | |
| | CURSO: EDIFICAÇÕES | SÉRIE: 3ºB | DATA: 03.12.25 | PROFESSOR: ALINE E MARILIA |
| | | | | |


PISTA DE CARREGAMENTO
636.00m²

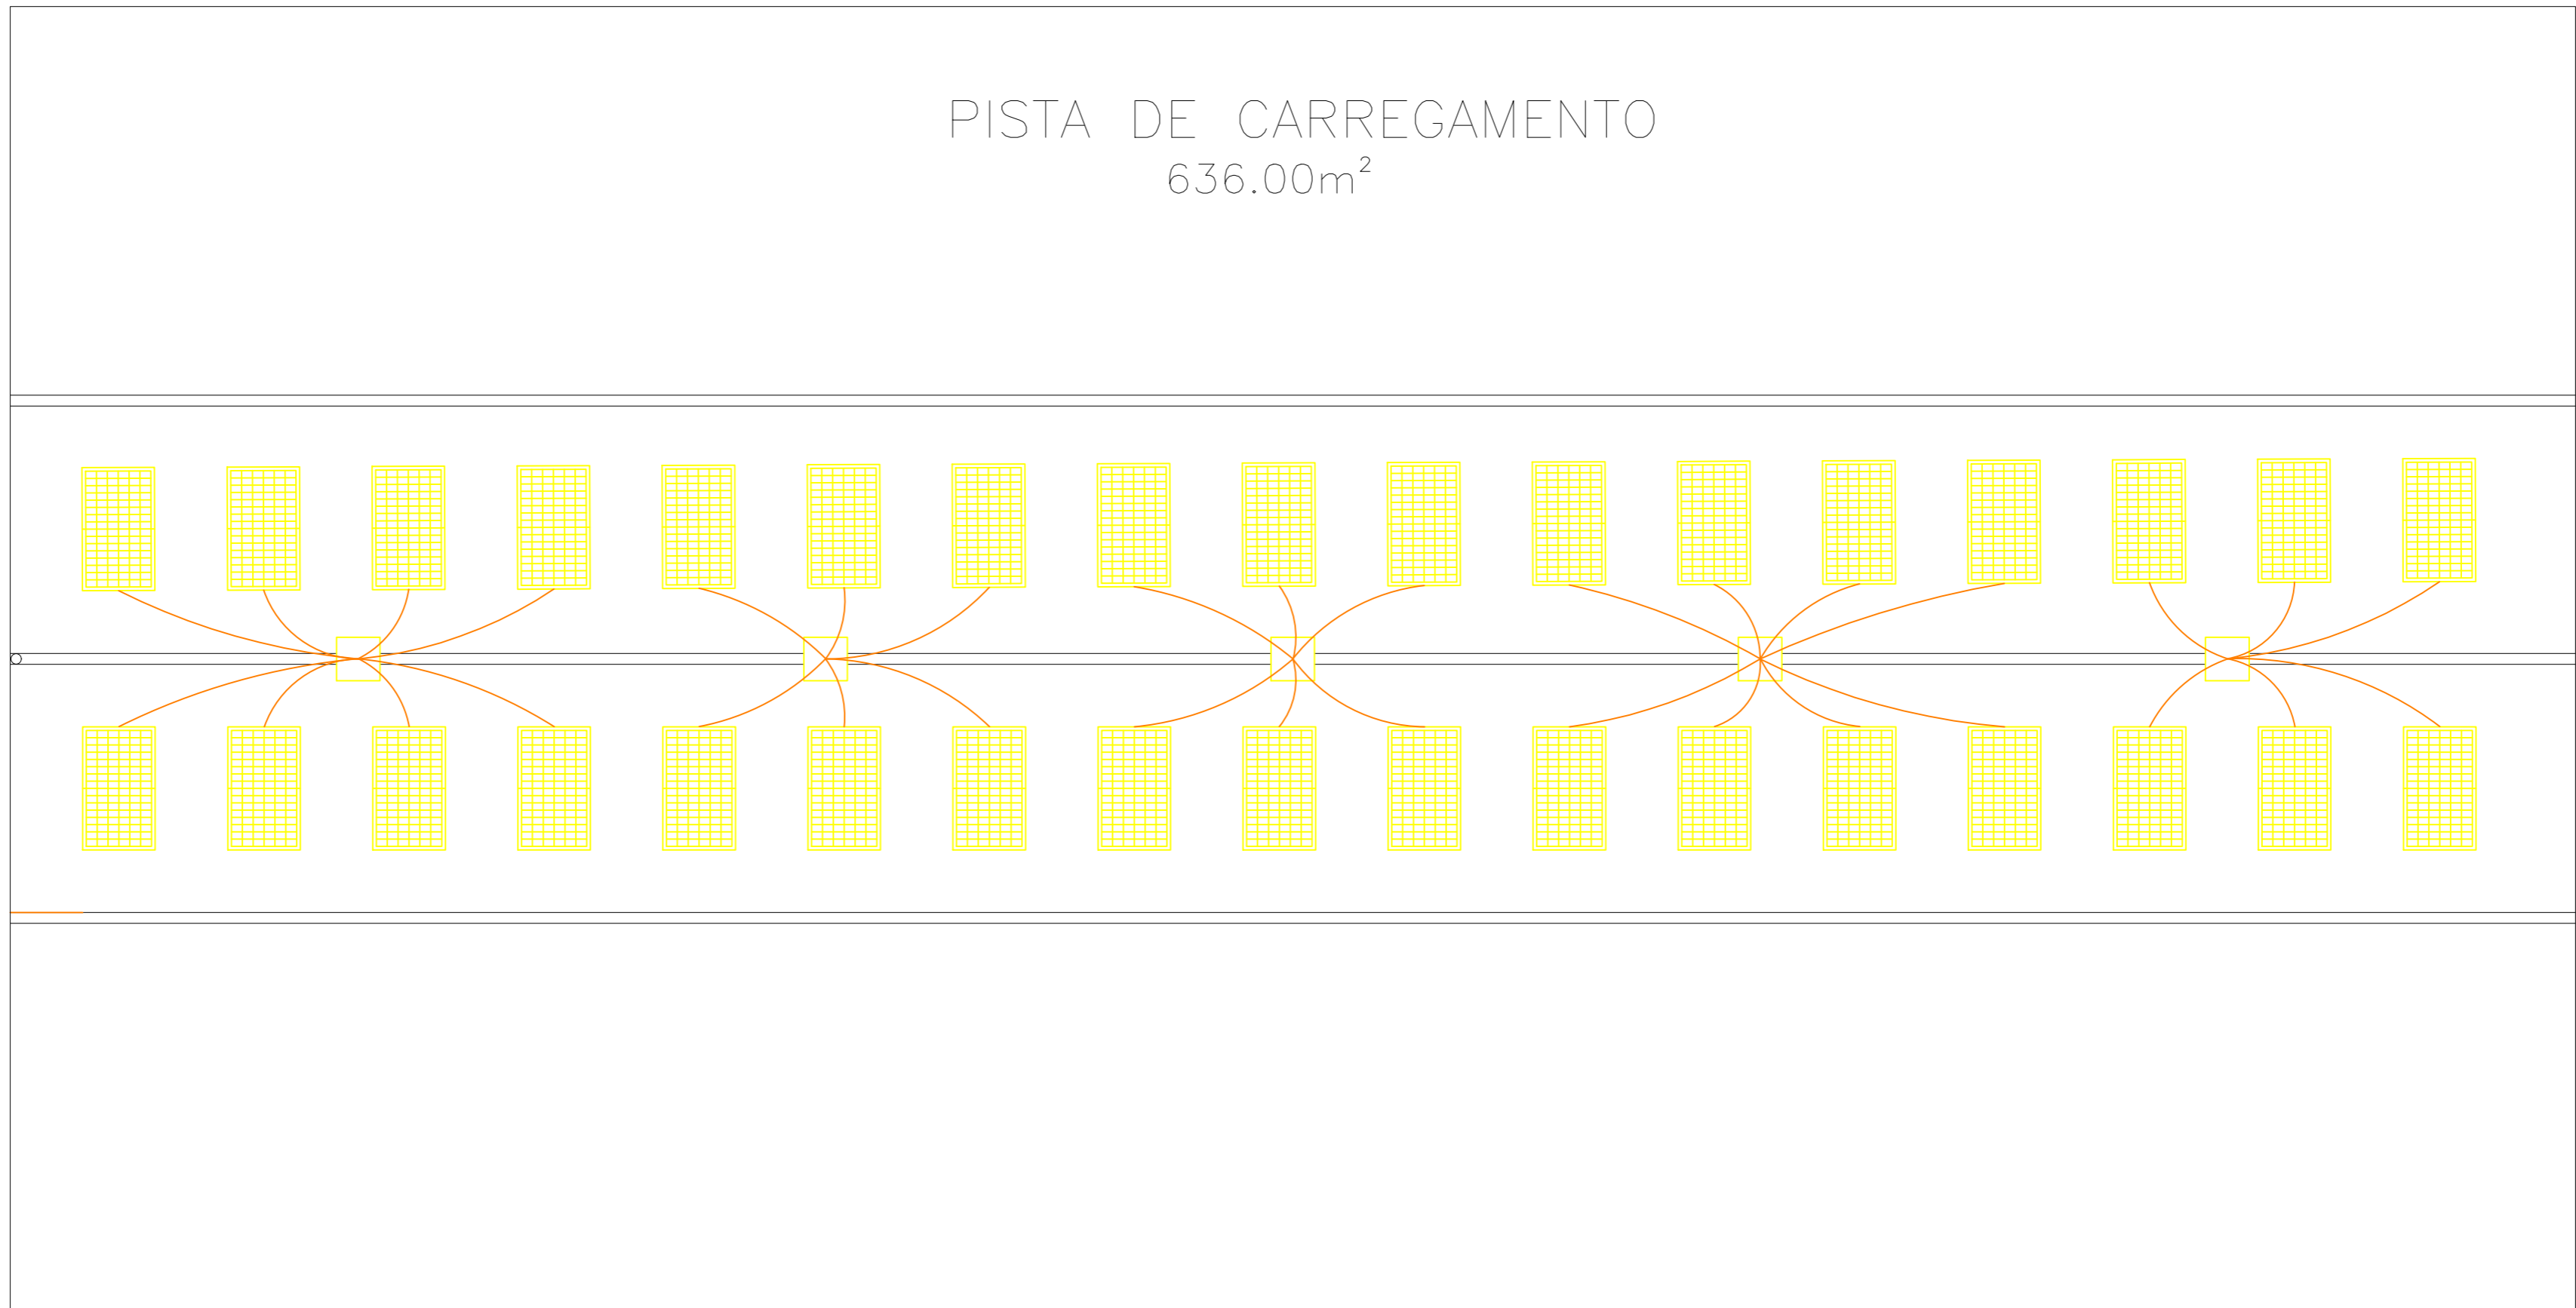


2 PROJETO ELÉTRICO POSTO – PLACAS FOTOVOTAICAS
ESCALA 1:75

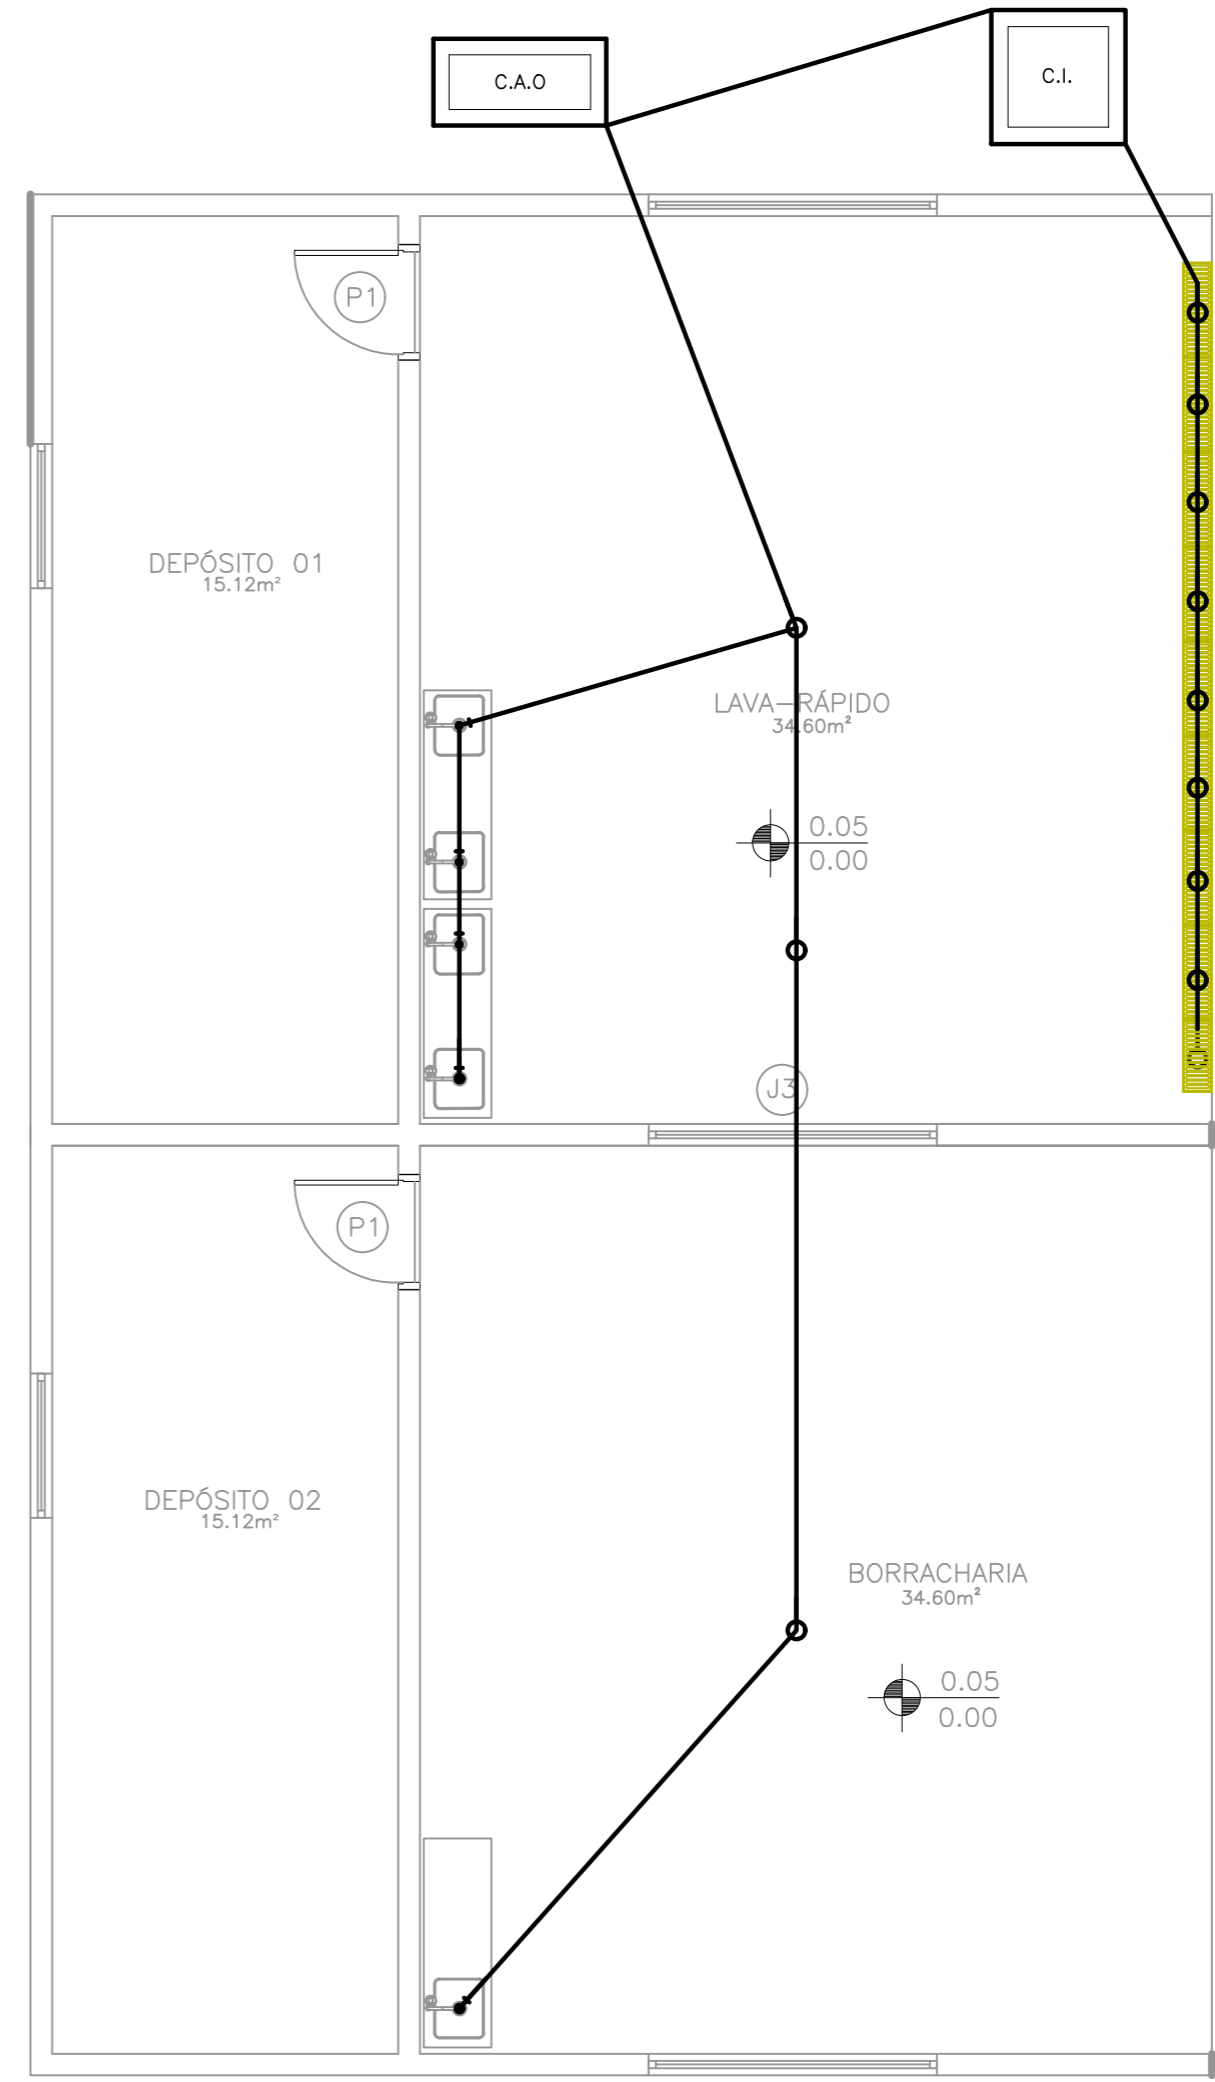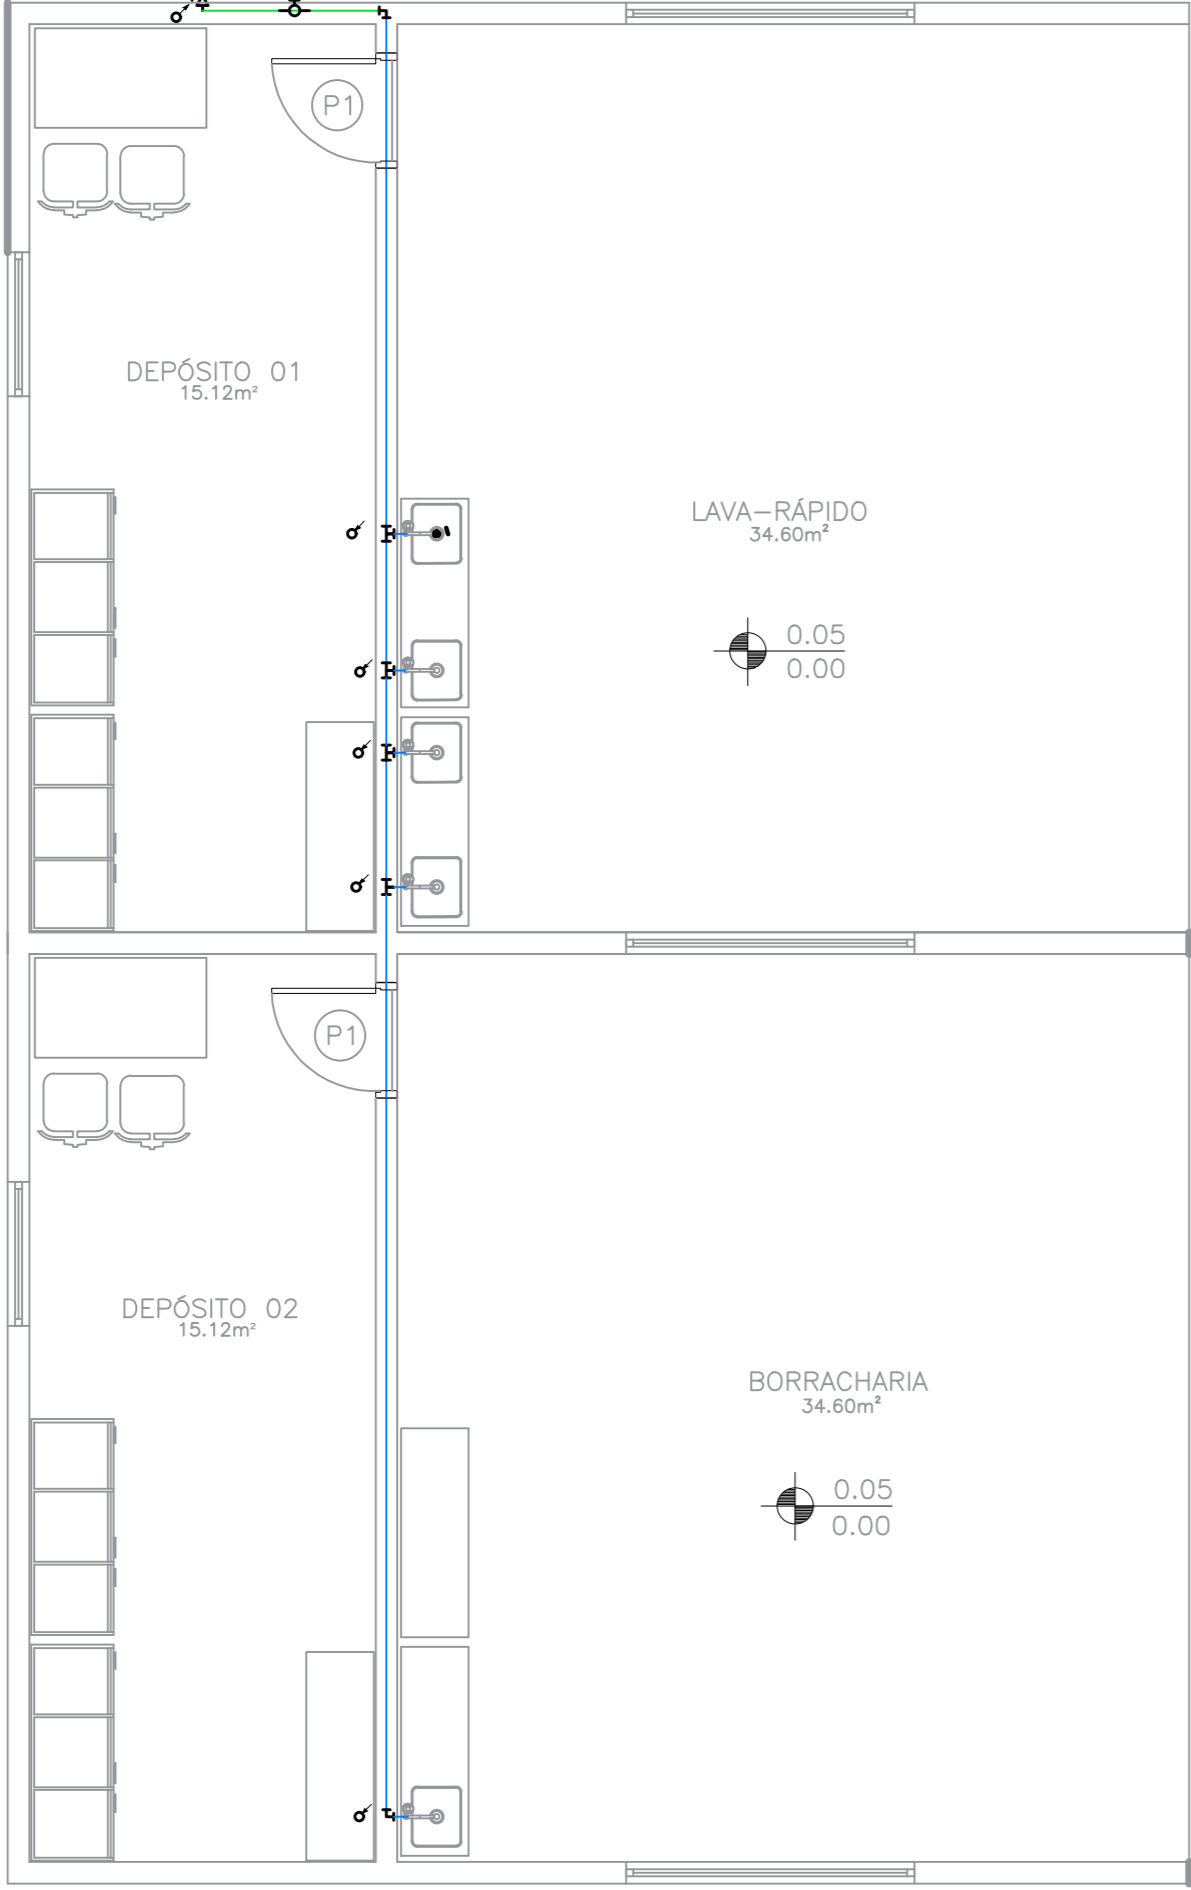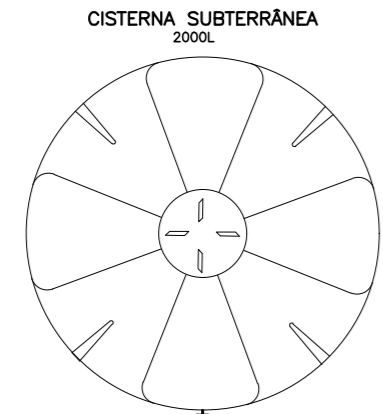


| | | | | | | | |
|------------|-----------|--|------------|-----------------|--------|-------|----------|
| ETEC JM | ASSUNTO: | PLANTA HIDRÁULICA E ESGOTO LAVA RÁPIDO | ESCALA: | 1:50 | FOLHA: | 17/23 | |
| | ALUNO(A): | DAVI, GUILHERME S, JOÃO F, JOÃO M, LOURENÇO E NYCOLLAS | | | | | |
| | CURSO: | EDIFICAÇÕES | SÉRIE: | 3ºB | DATA: | | 03.12.25 |
| | | | PROFESSOR: | ALINE E MARILIA | | | |

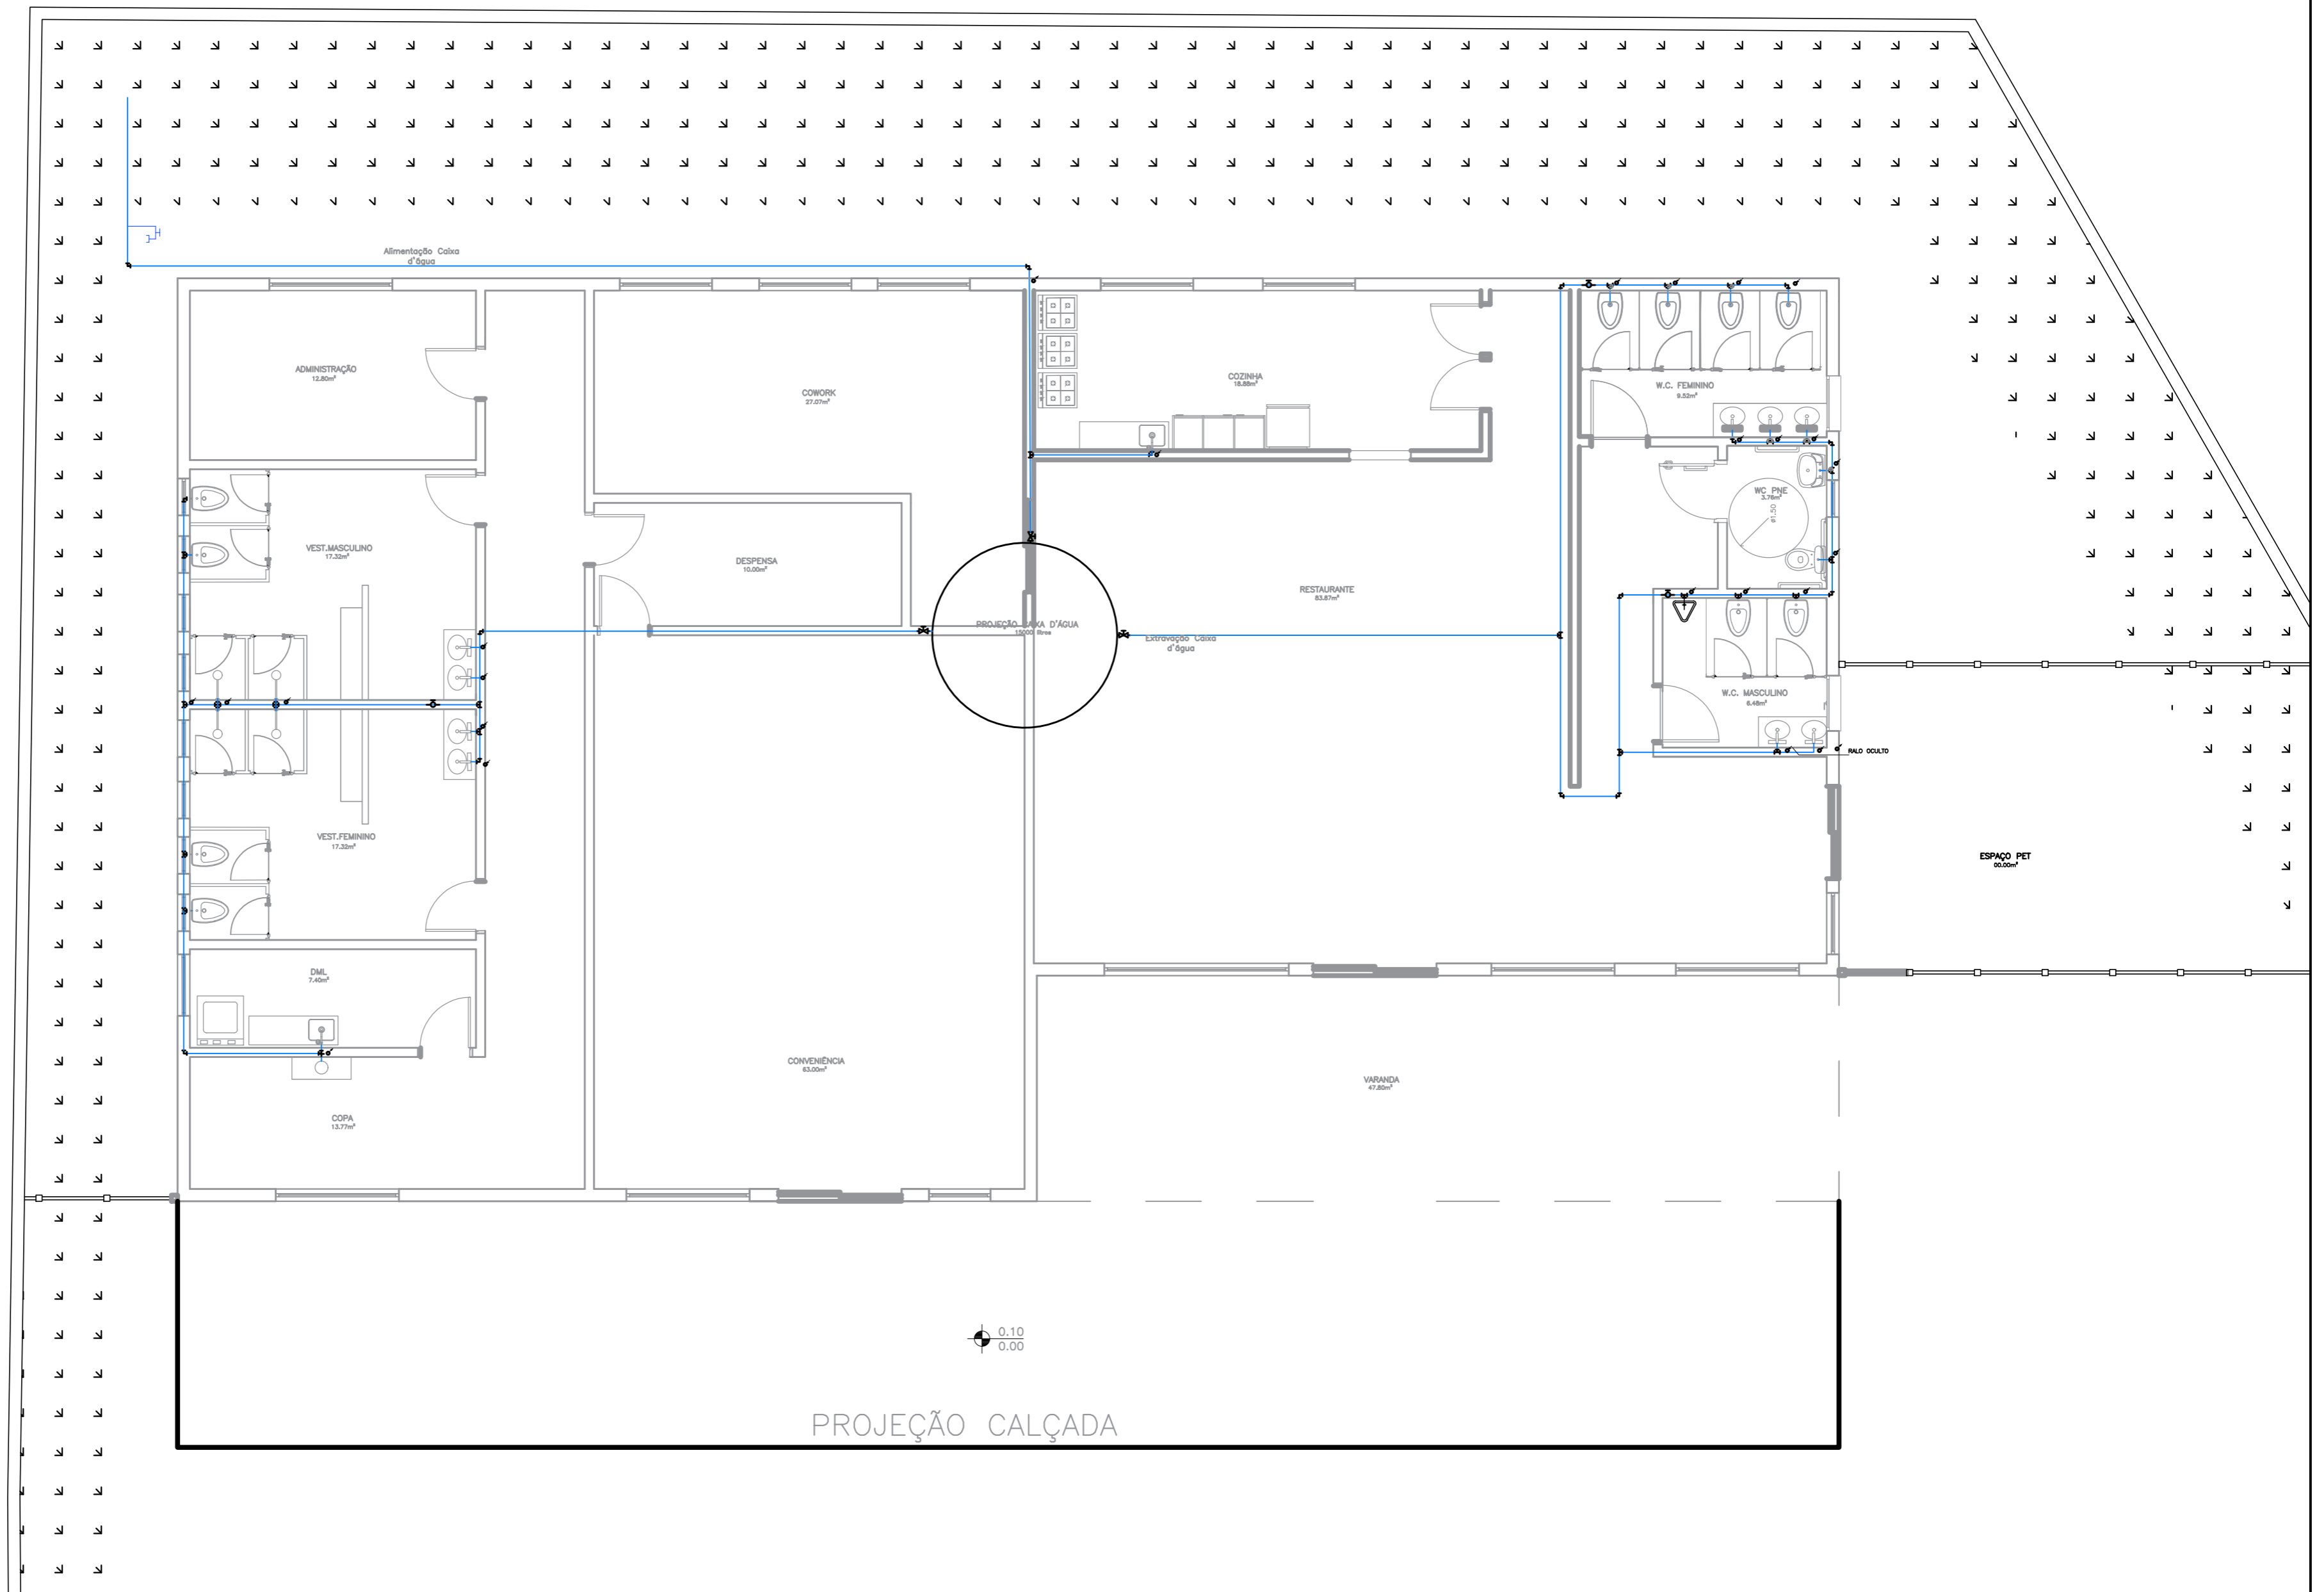


| | | | | | | | |
|----------------|-----------|--|------------|-----------------|--------|--------------|----------|
| Etec JM | ASSUNTO: | PLANTA HIDRÁULICA | ESCALA: | 1:75 | FOLHA: | 18/23 | |
| | ALUNO(A): | DAVI, GUILHERME S, JOÃO F, JOÃO M, LOURENÇO E NYCOLLAS | | | | | |
| | CURSO: | EDIFICAÇÕES | SÉRIE: | 3ºB | DATA: | | 03.12.25 |
| | | | PROFESSOR: | ALINE E MARILIA | | | |

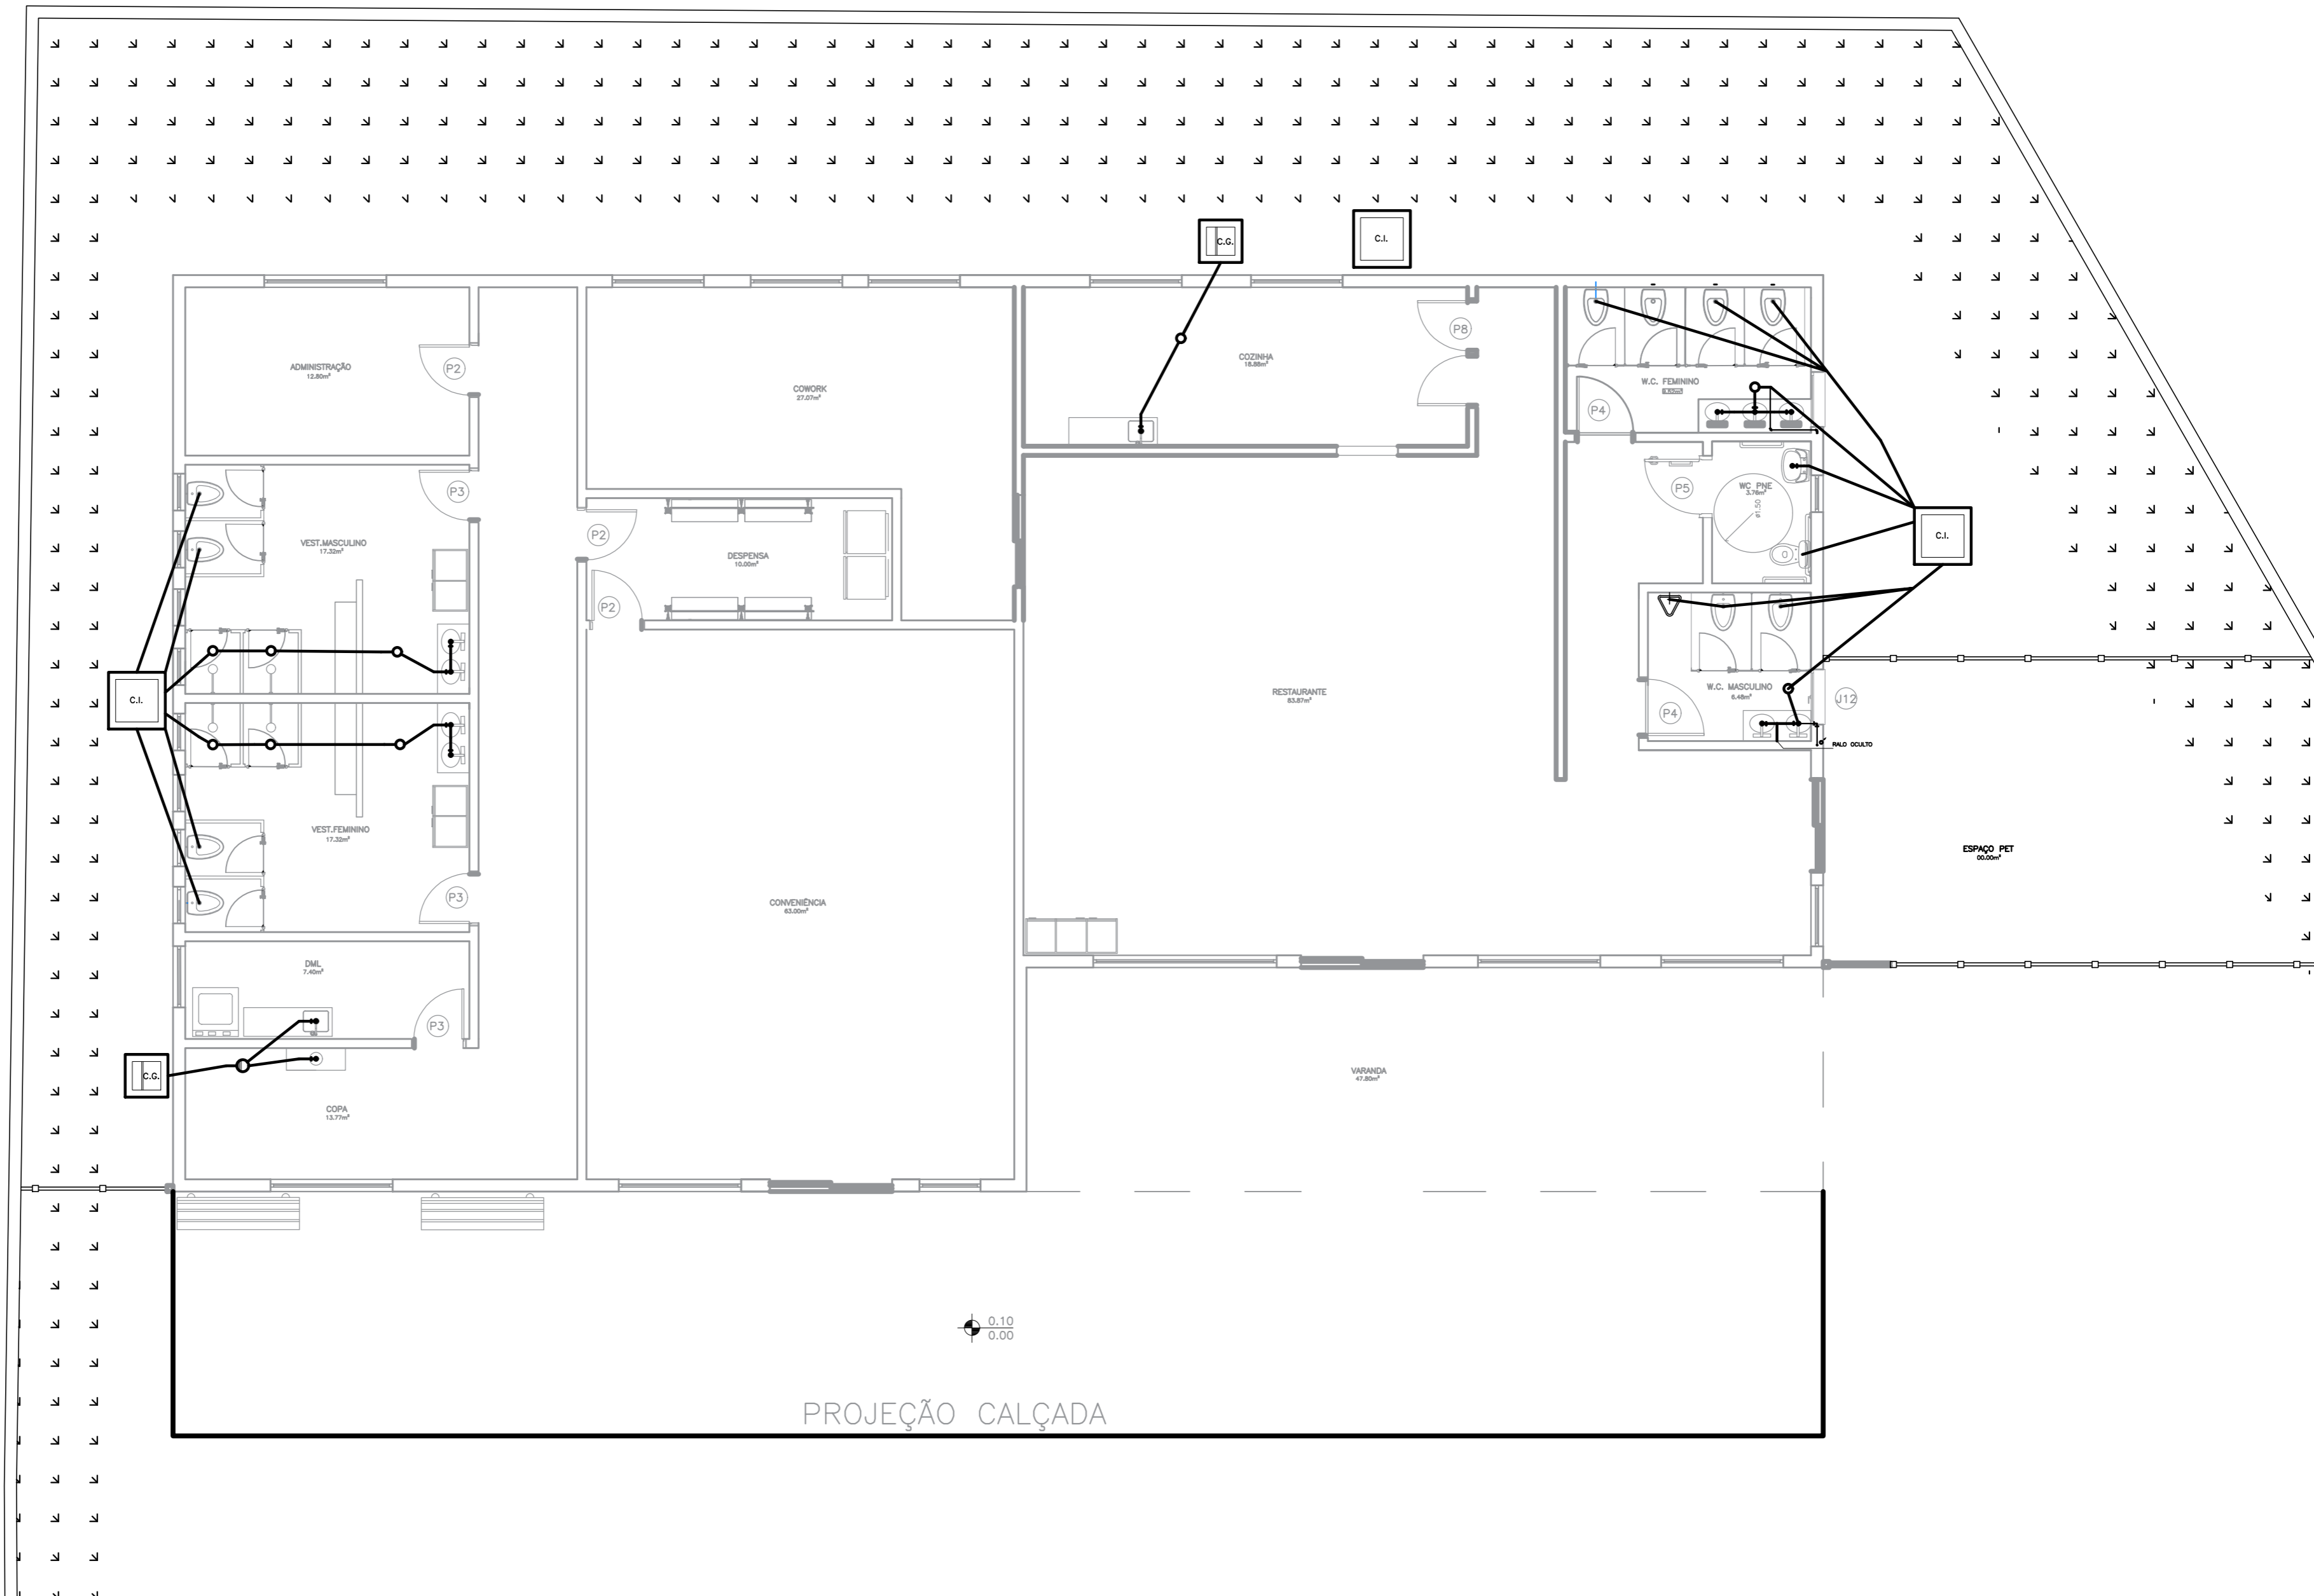


| | | | | | |
|------------|-----------|--|---------|-----|----------|
| ETEC JM | ASSUNTO: | PLANTA HIDRÁULICA | ESCALA: | 1: | FOLHA: |
| | ALUNO(A): | DAVI, GUILHERME S, JOÃO F, JOÃO M, LOURENÇO E NYCOLLAS | | | 19/23 |
| | CURSO: | EDIFICAÇÕES | SÉRIE: | 3ºB | DATA: |
| | | | | | 03.12.25 |

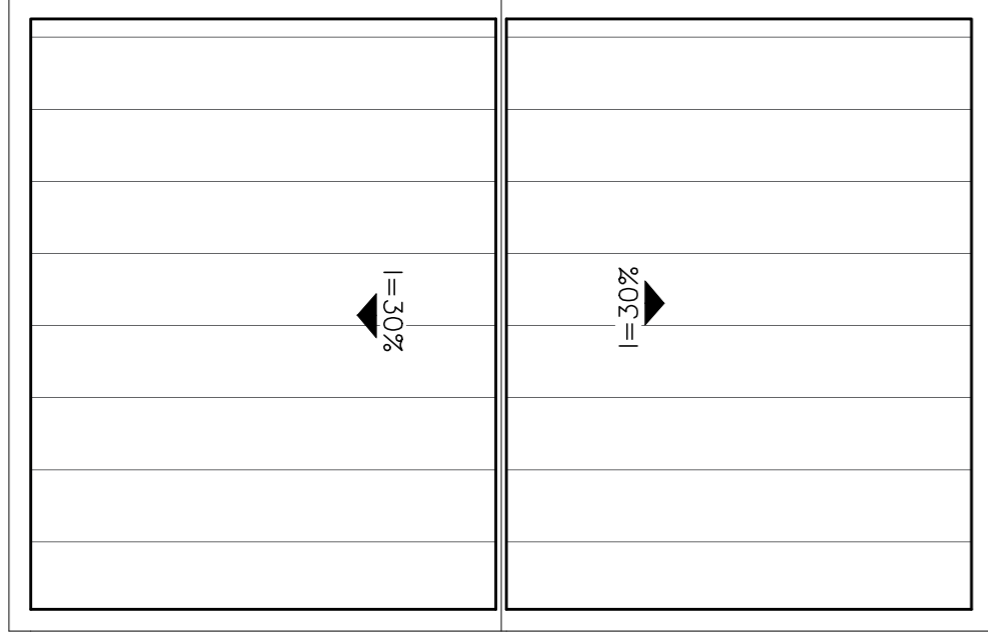


1 PLANTA BAIXA BORRACHARIA E LAVA-RÁPIDO – 2 AGUAS
ESCALA 1:100

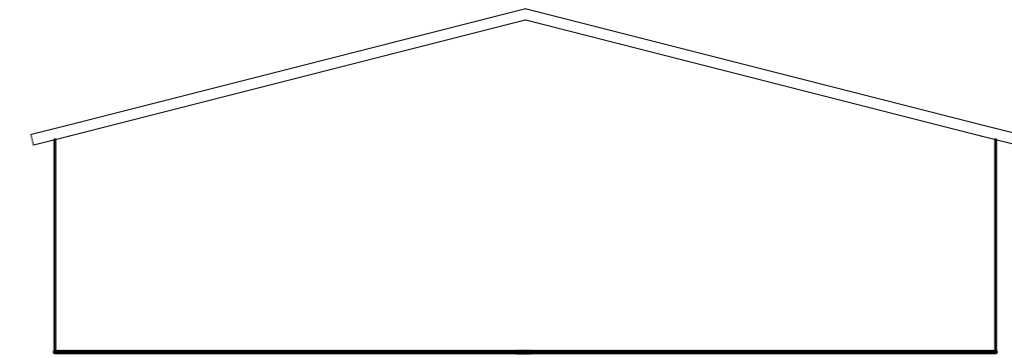


4 VISTA TRASEIRA BORRACHARIA E LAVA-RÁPIDO – 2 AGUAS
ESCALA 1:100

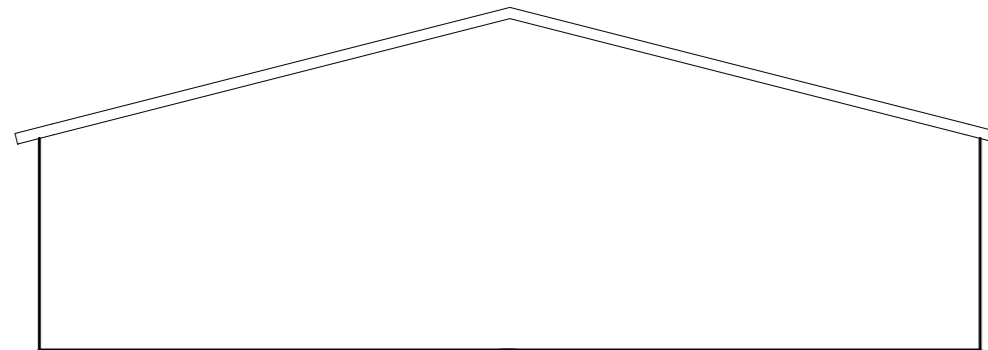


2 VISTA FRONTAL BORRACHARIA E LAVA-RÁPIDO – 2 AGUAS
ESCALA 1:100

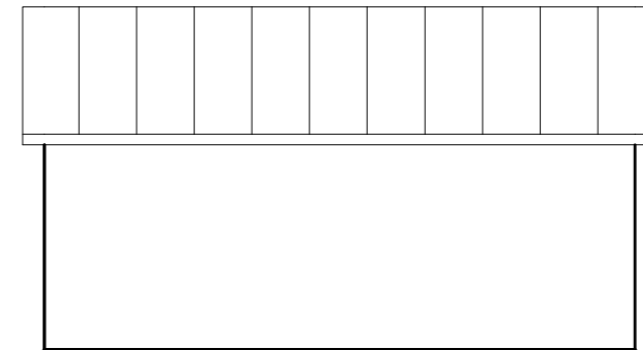


5 VISTA LATERAL BORRACHARIA E LAVA-RÁPIDO – 2 AGUAS
ESCALA 1:100

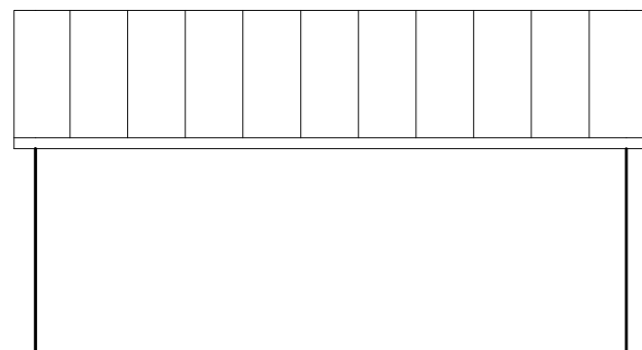


3 VISTA LATERAL BORRACHARIA E LAVA-RÁPIDO – 2 AGUAS
ESCALA 1:100

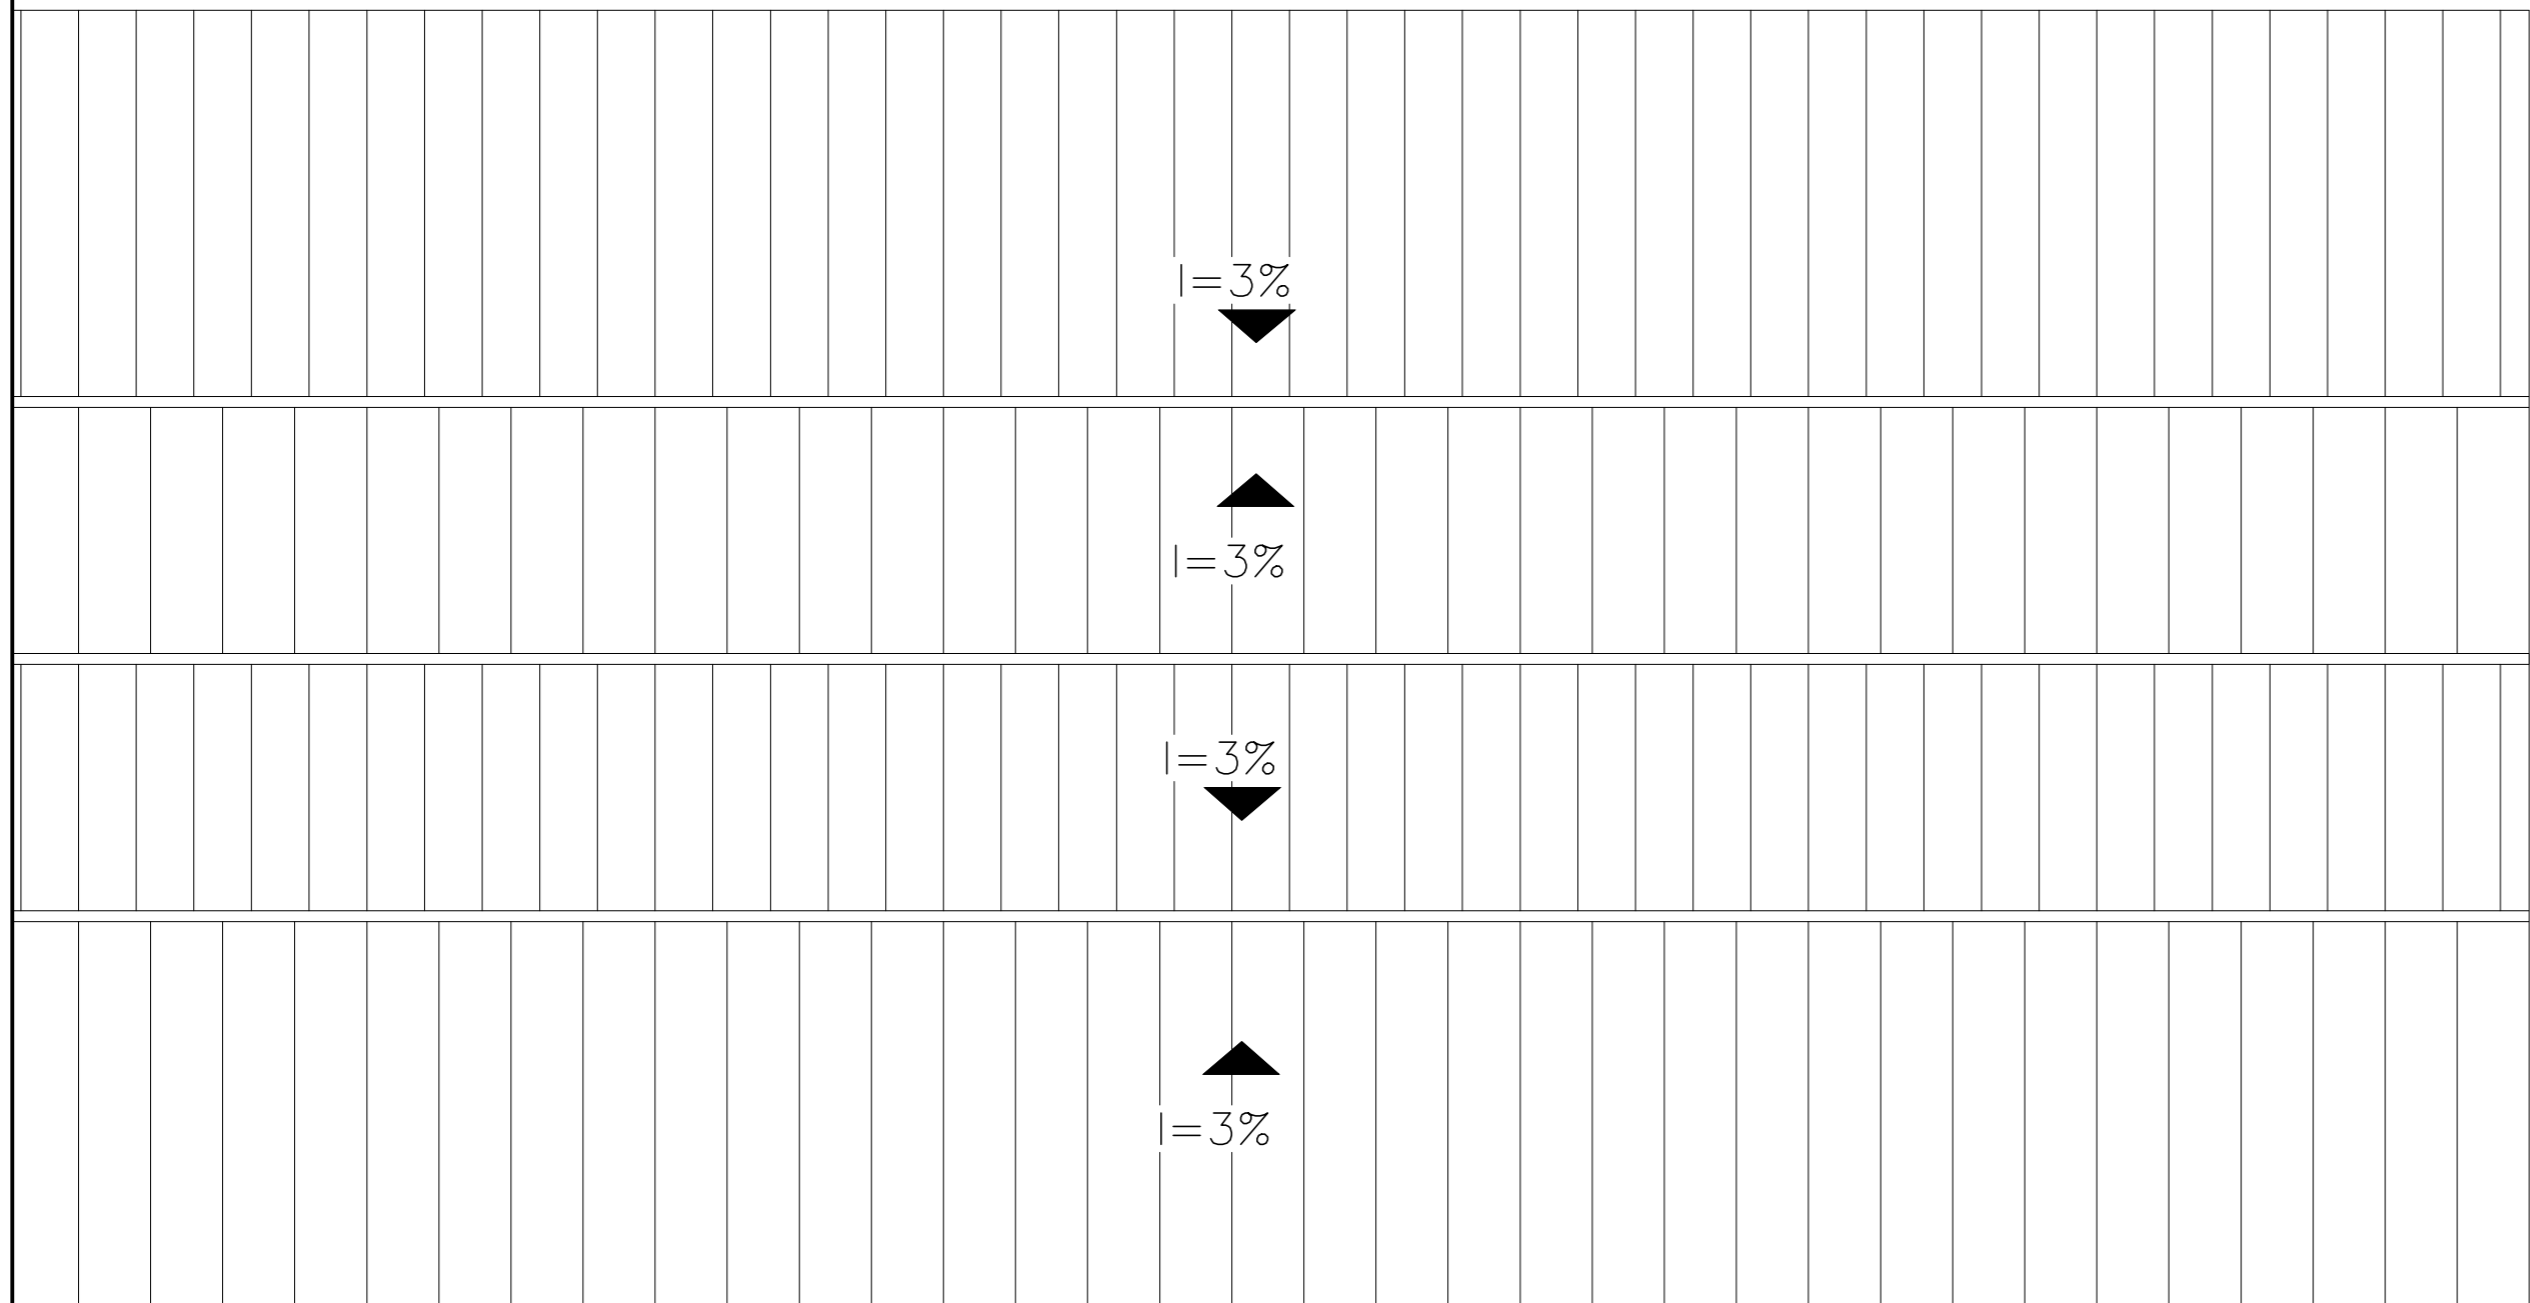

1 PLANTA BAIXA POSTO – 2 AGUAS
 ESCALA 1:100

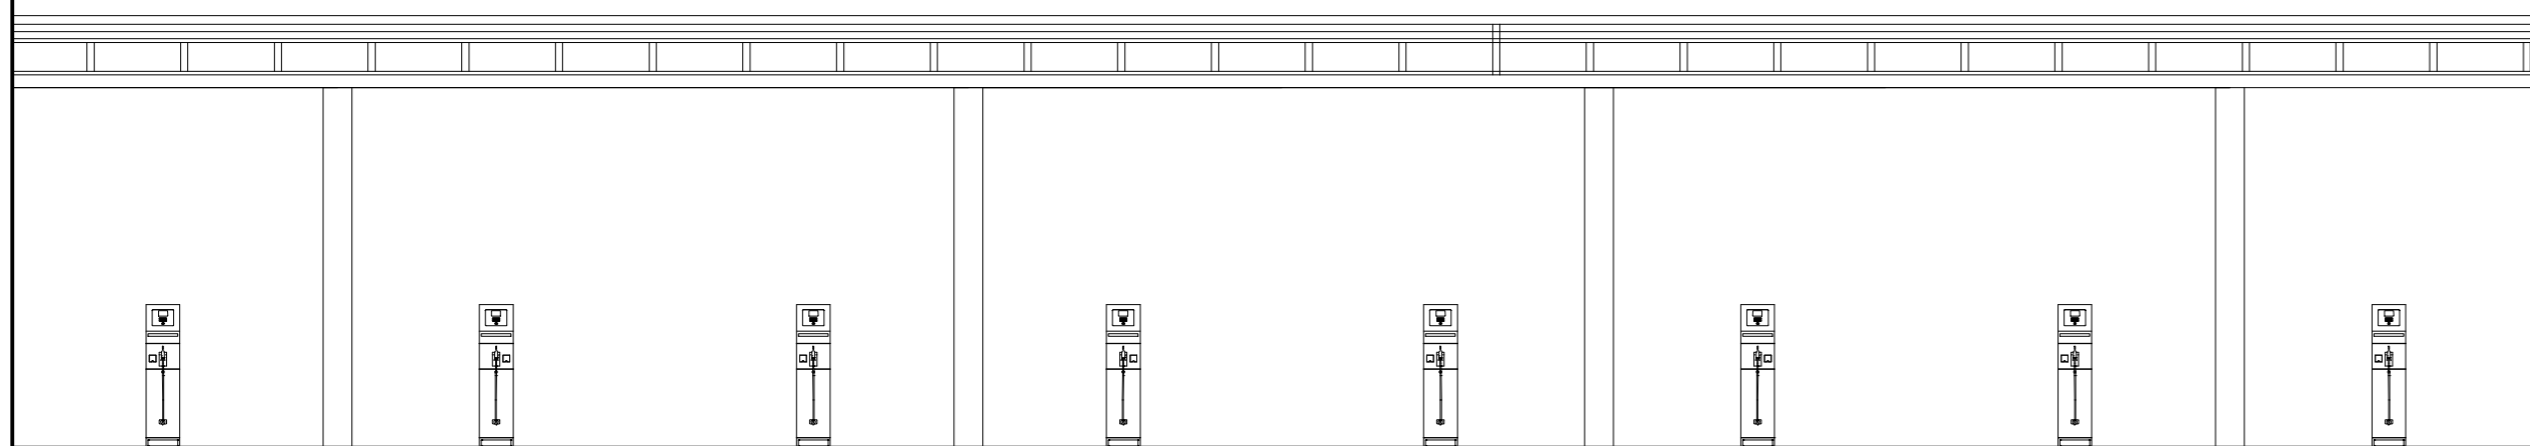


2 VISTA FRONTAL POSTO
 ESCALA 1:100

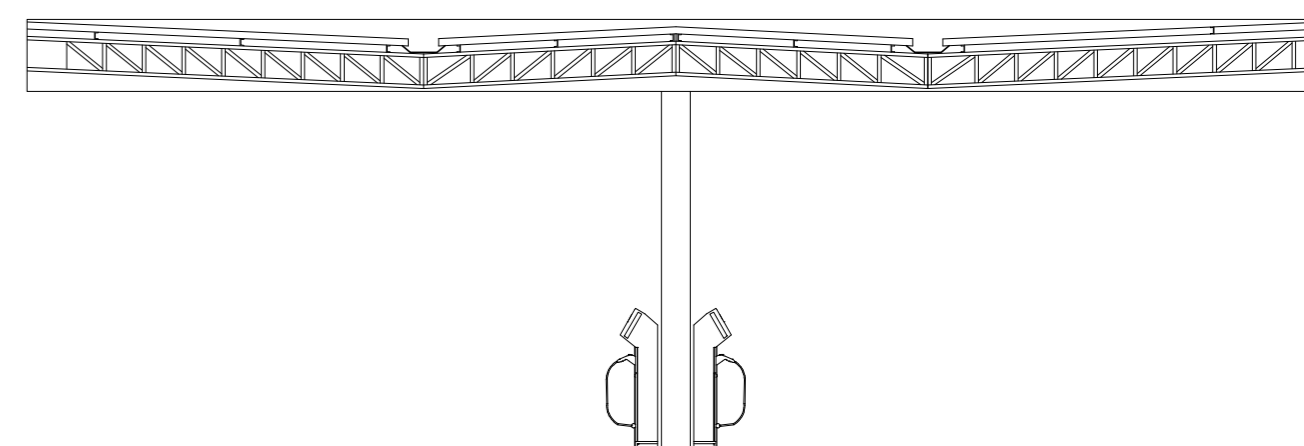


3 VISTA LATERAL POSTO
 ESCALA 1:100


| | | | | | | | |
|------------|-----------|---|------------|-----------------|--------|-------|----------|
| ETEC JM | ASSUNTO: | PLANTA DE COBERTURA POSTO | ESCALA: | 1:100 | FOLHA: | 21/23 | |
| | ALUNO(A): | DAVI, GUILHERME S., JOÃO F., JOÃO M., LOURENÇO E NYCOLLAS | | | | | |
| | CURSO: | EDIFICAÇÕES | SÉRIE: | 3ºB | DATA: | | 03.13.25 |
| | | | PROFESSOR: | ALINE E MARILIA | | | |

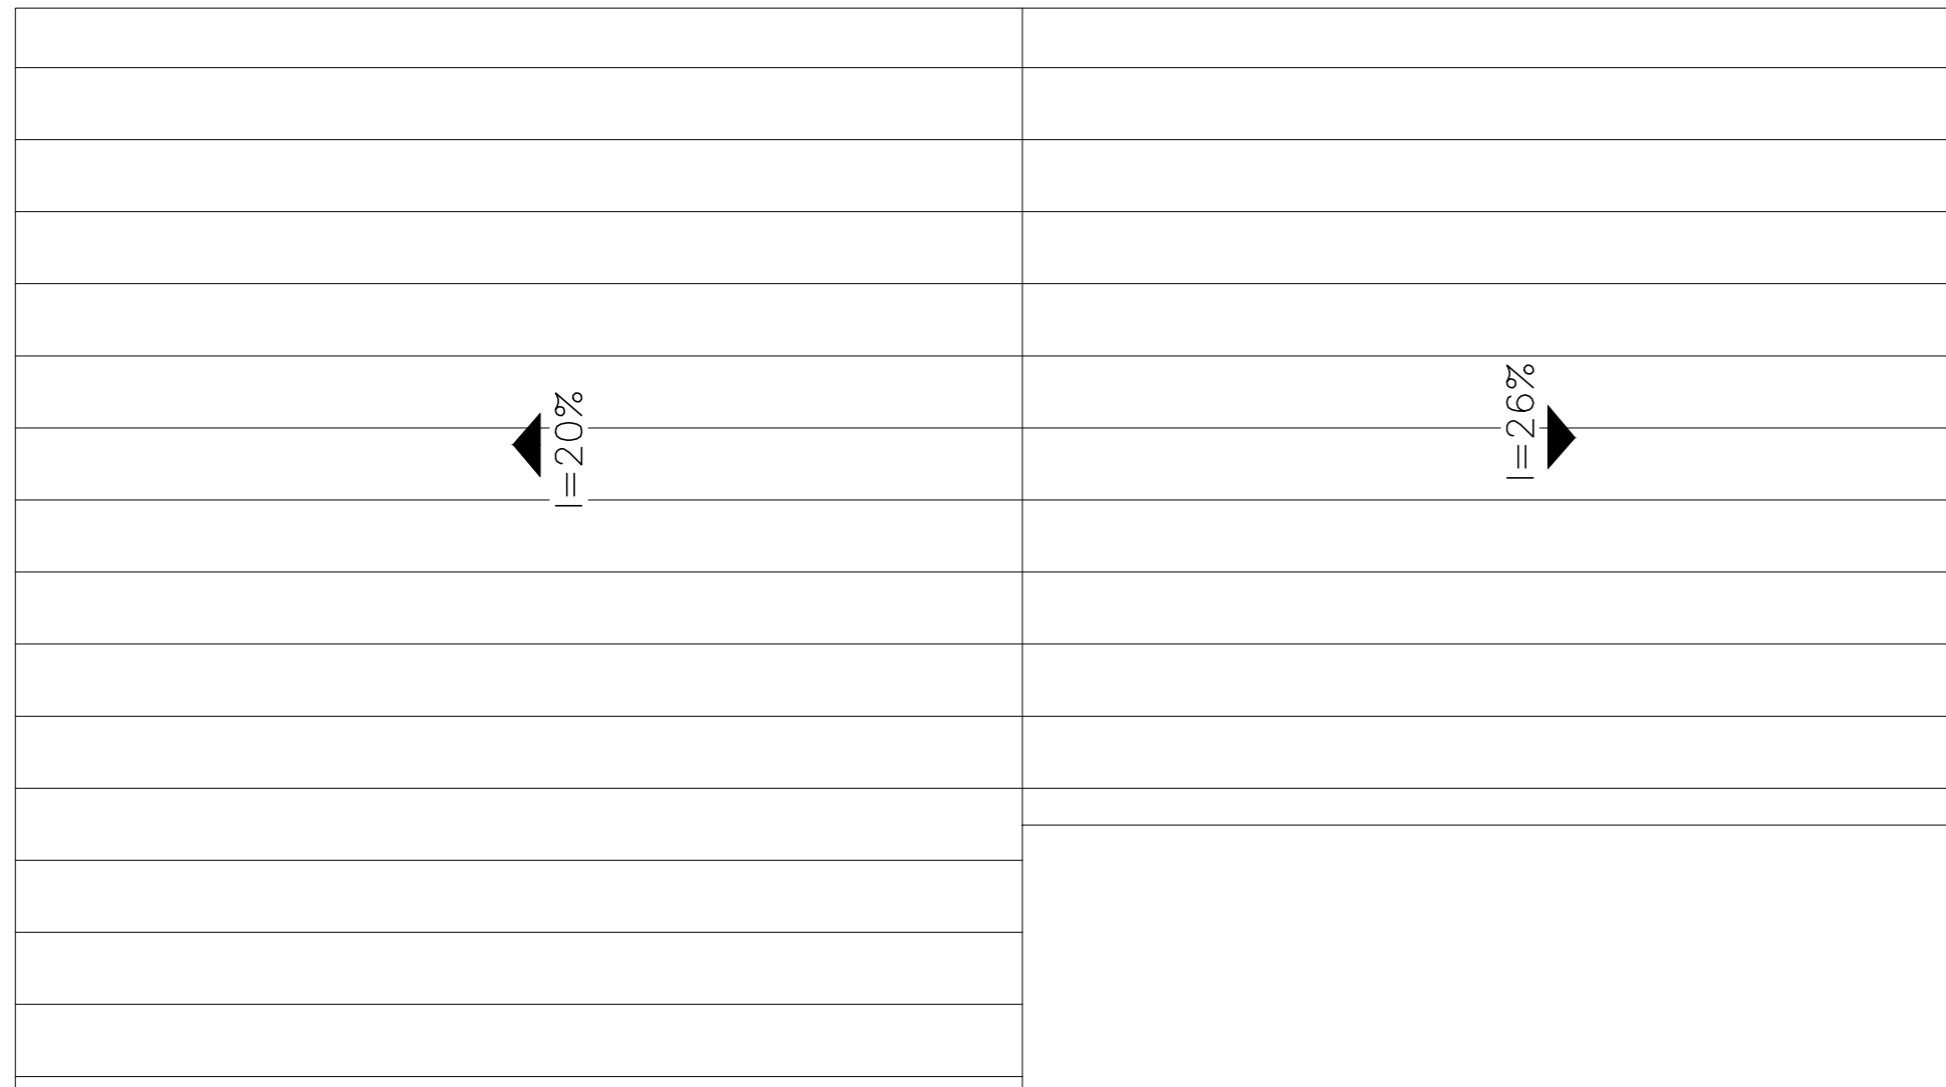


1 PLANTA BAIXA CONVENIENCIA – 2 AGUAS
ESCALA 1:100

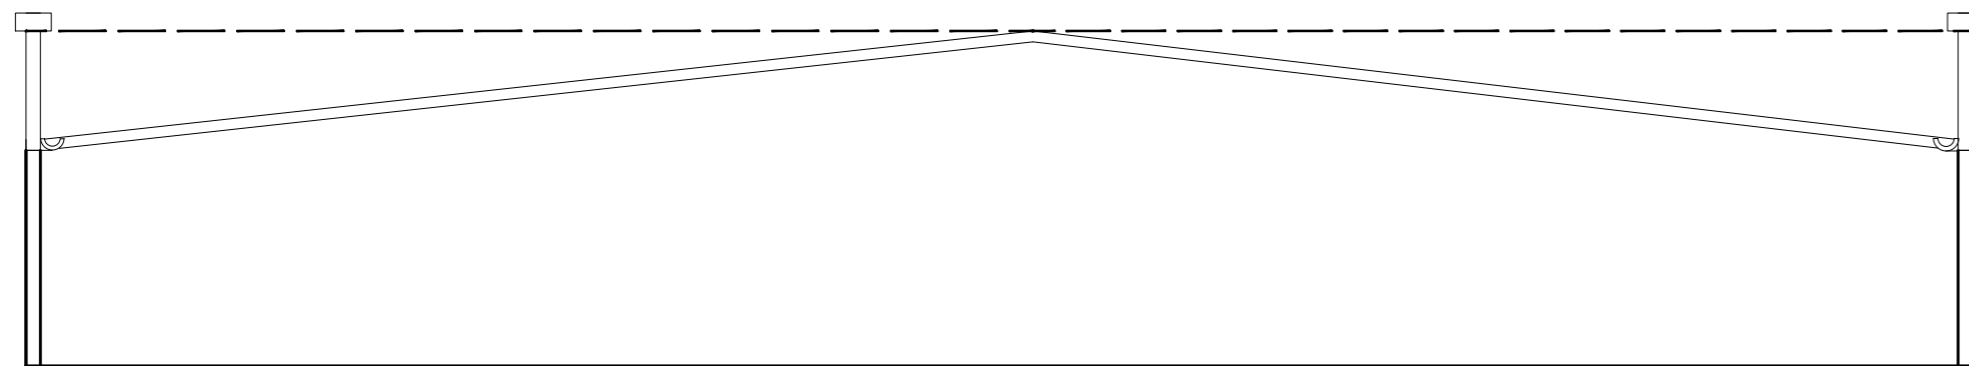


2 VISTA FRONTAL CONVENIENCIA – 2 AGUAS
ESCALA 1:100

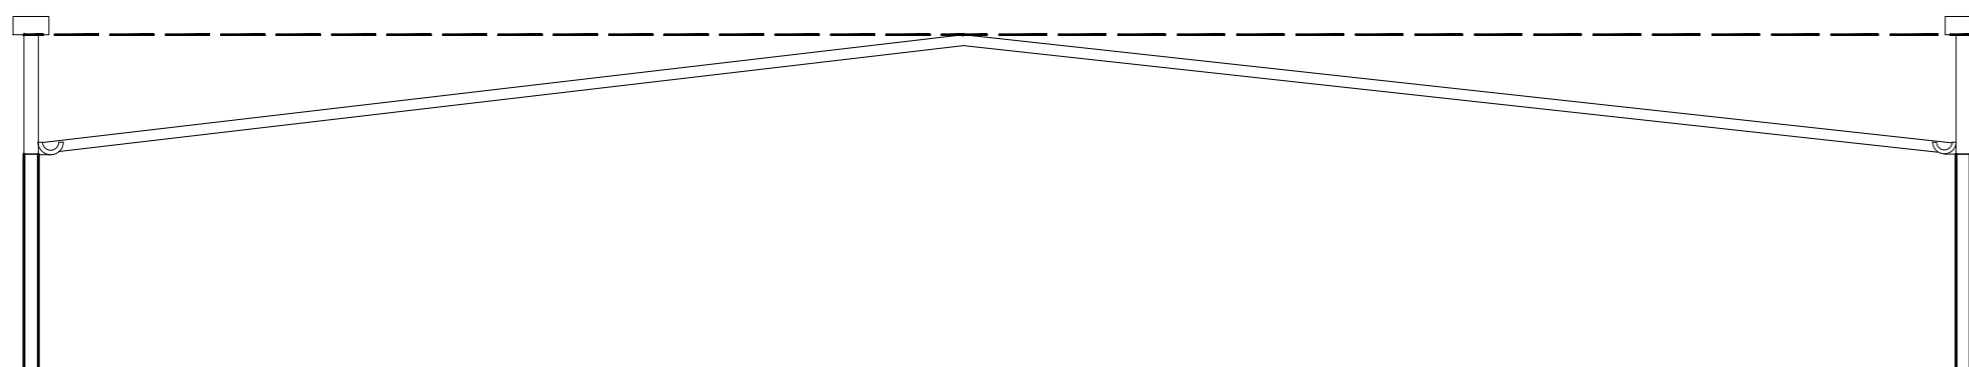


4 VISTA TRASEIRA CONVENIENCIA – 2 AGUAS
ESCALA 1:100

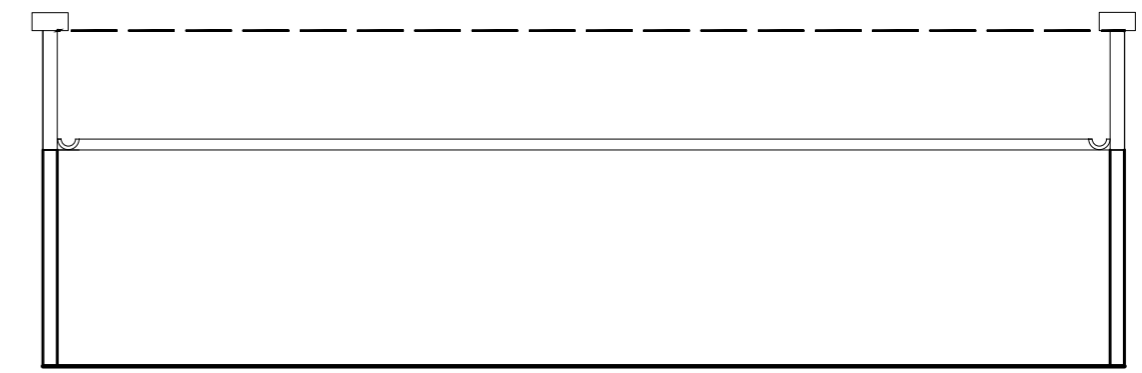

5 VISTA LATERAL CONVENIENCIA – 2 AGUAS
ESCALA 1:100

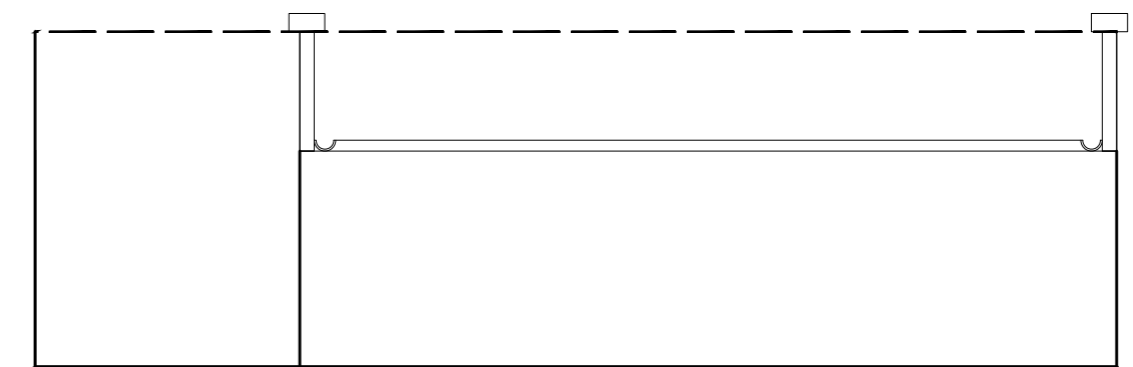

3 VISTA LATERAL CONVENIENCIA – 2 AGUAS
ESCALA 1:100

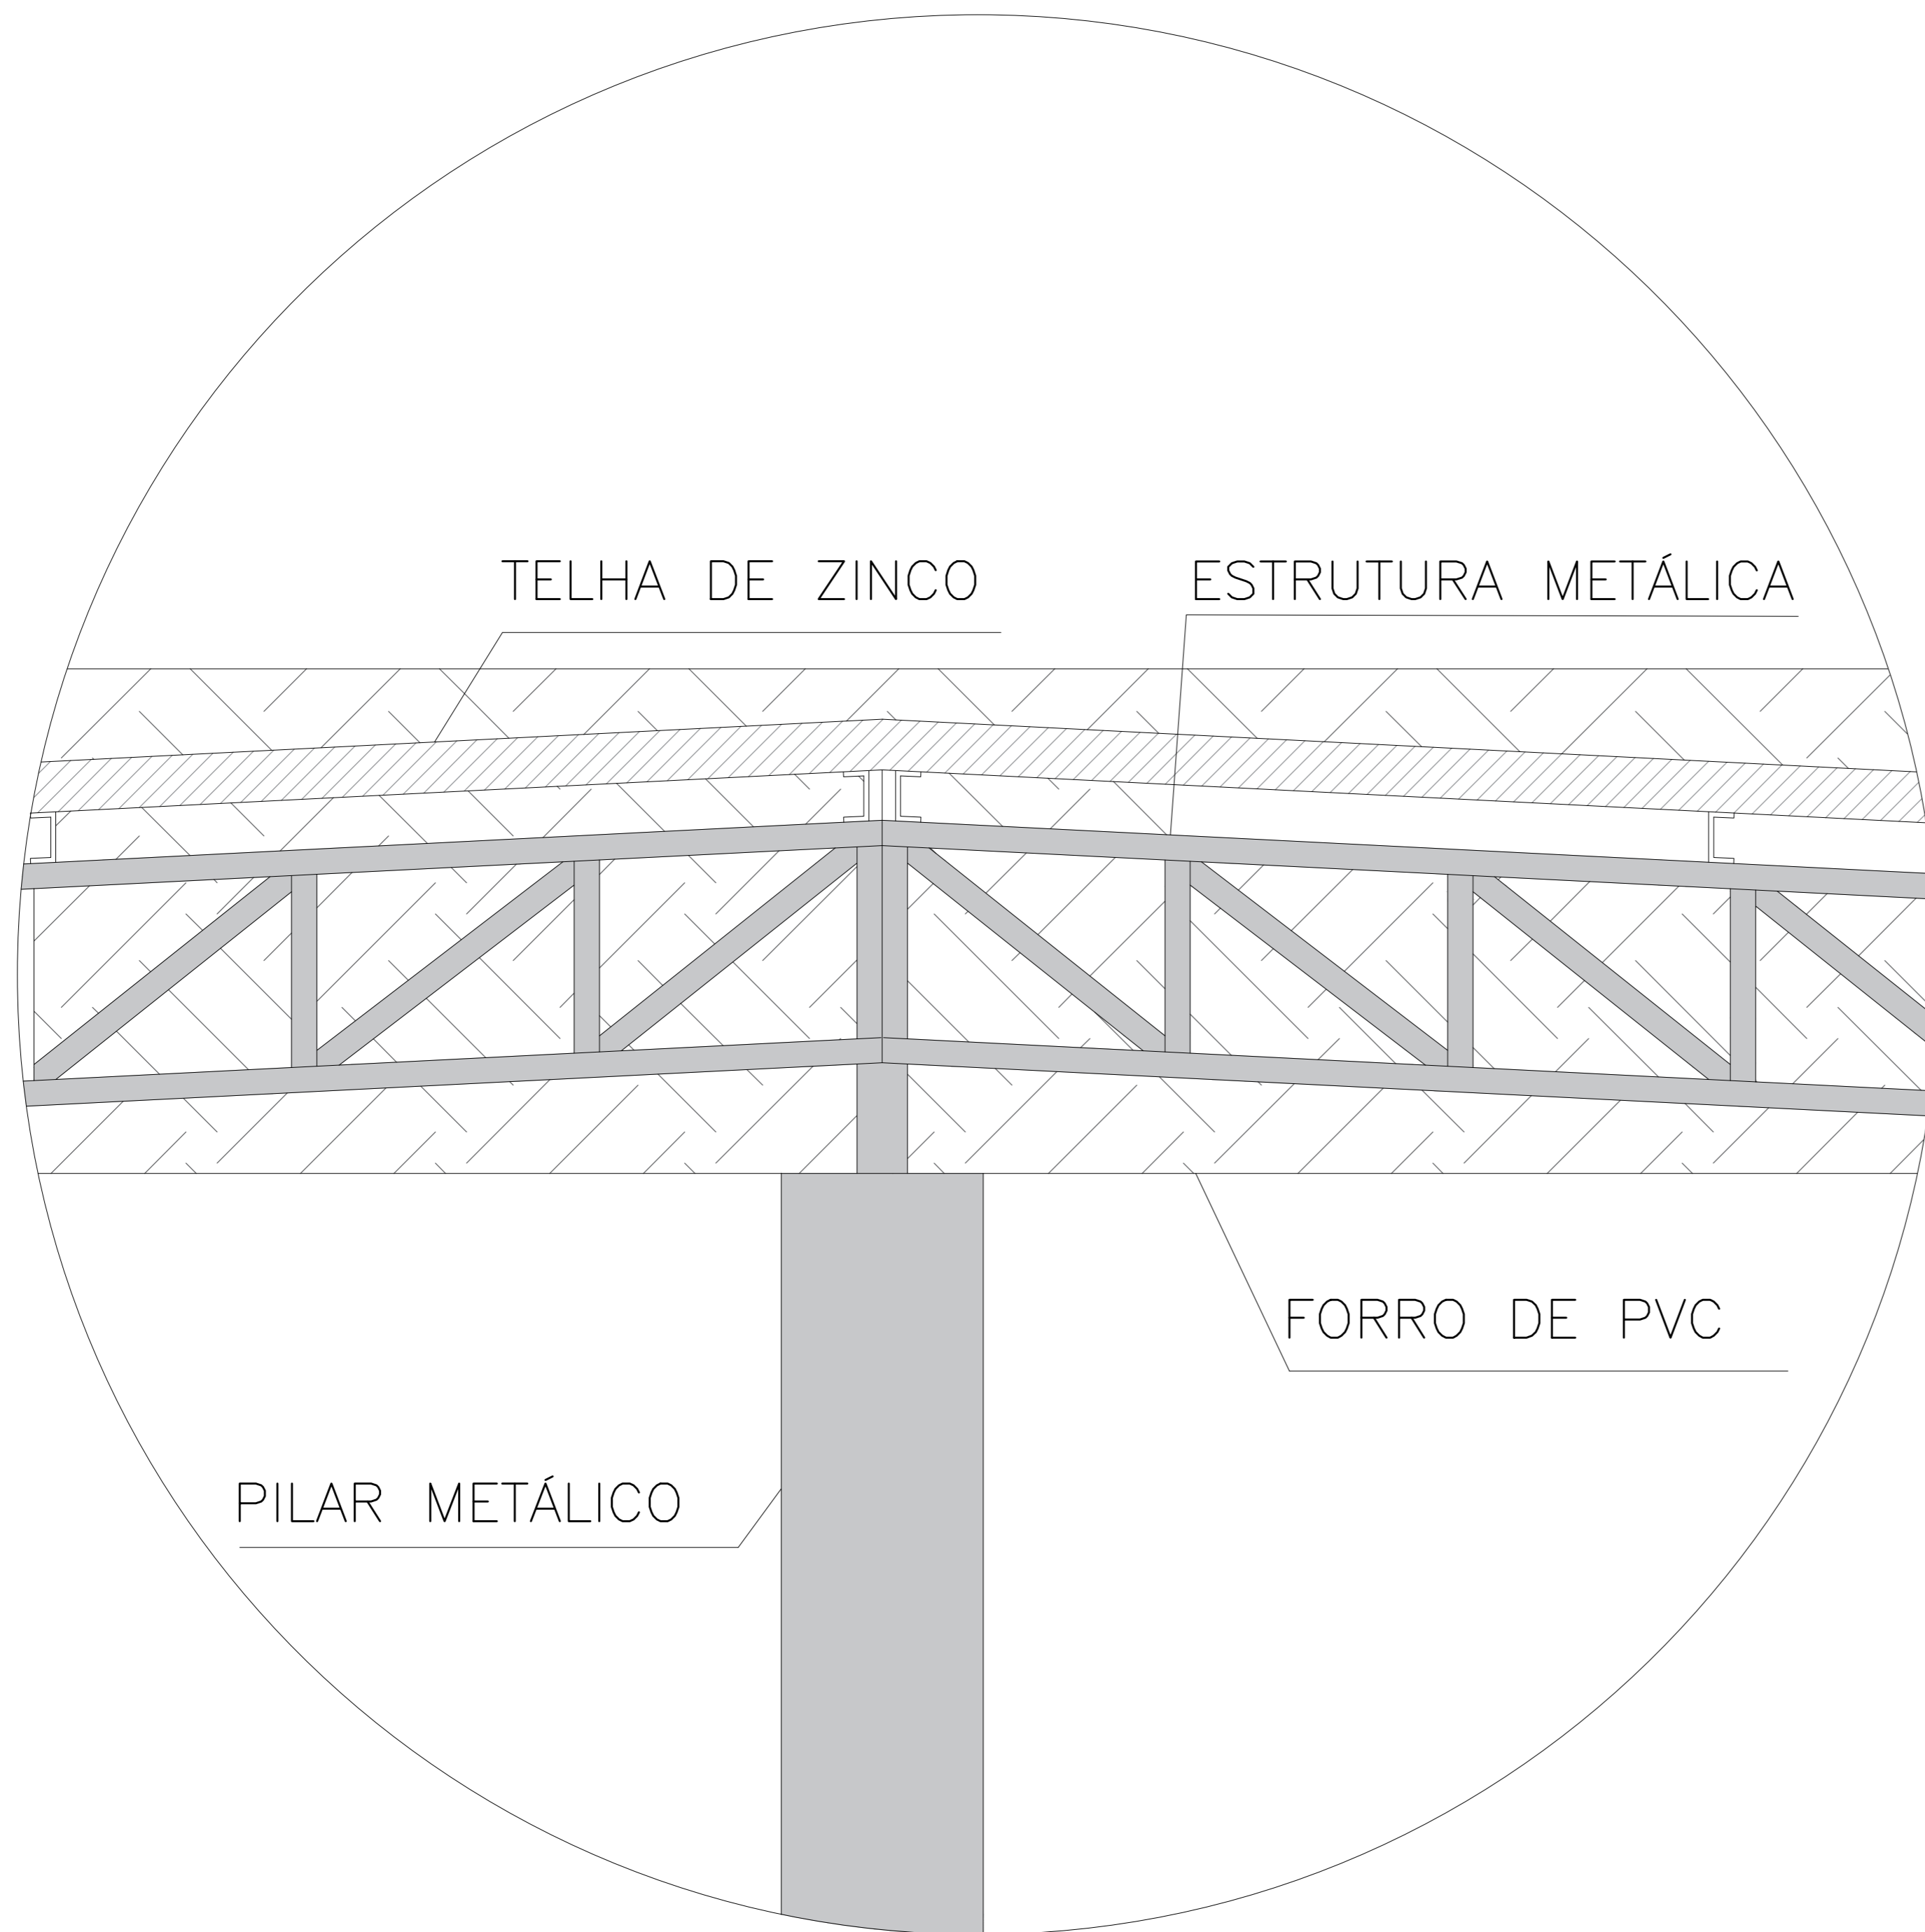

TELHA DE ZINCO

ESTRUTURA METÁLICA

FORRO DE PVC

PILAR METÁLICO

| | | | | | | | |
|------------|------------|--|---------|------|--------|-------|----------|
| ETEC JM | ASSUNTO: | DETALHAMENTO | ESCALA: | 1:10 | FOLHA: | 23/23 | |
| | ALUNO(A): | DAVI, GUILHERME S, JOÃO F, JOÃO M, LOURENÇO E NYCOLLAS | | | | | |
| | CURSO: | EDIFICAÇÕES | SÉRIE: | 3ºB | DATA: | | 03.12.25 |
| | PROFESSOR: | ALINE E MARILIA | | | | | |